


添付参考図面

添付参考図面リスト

[illegible]

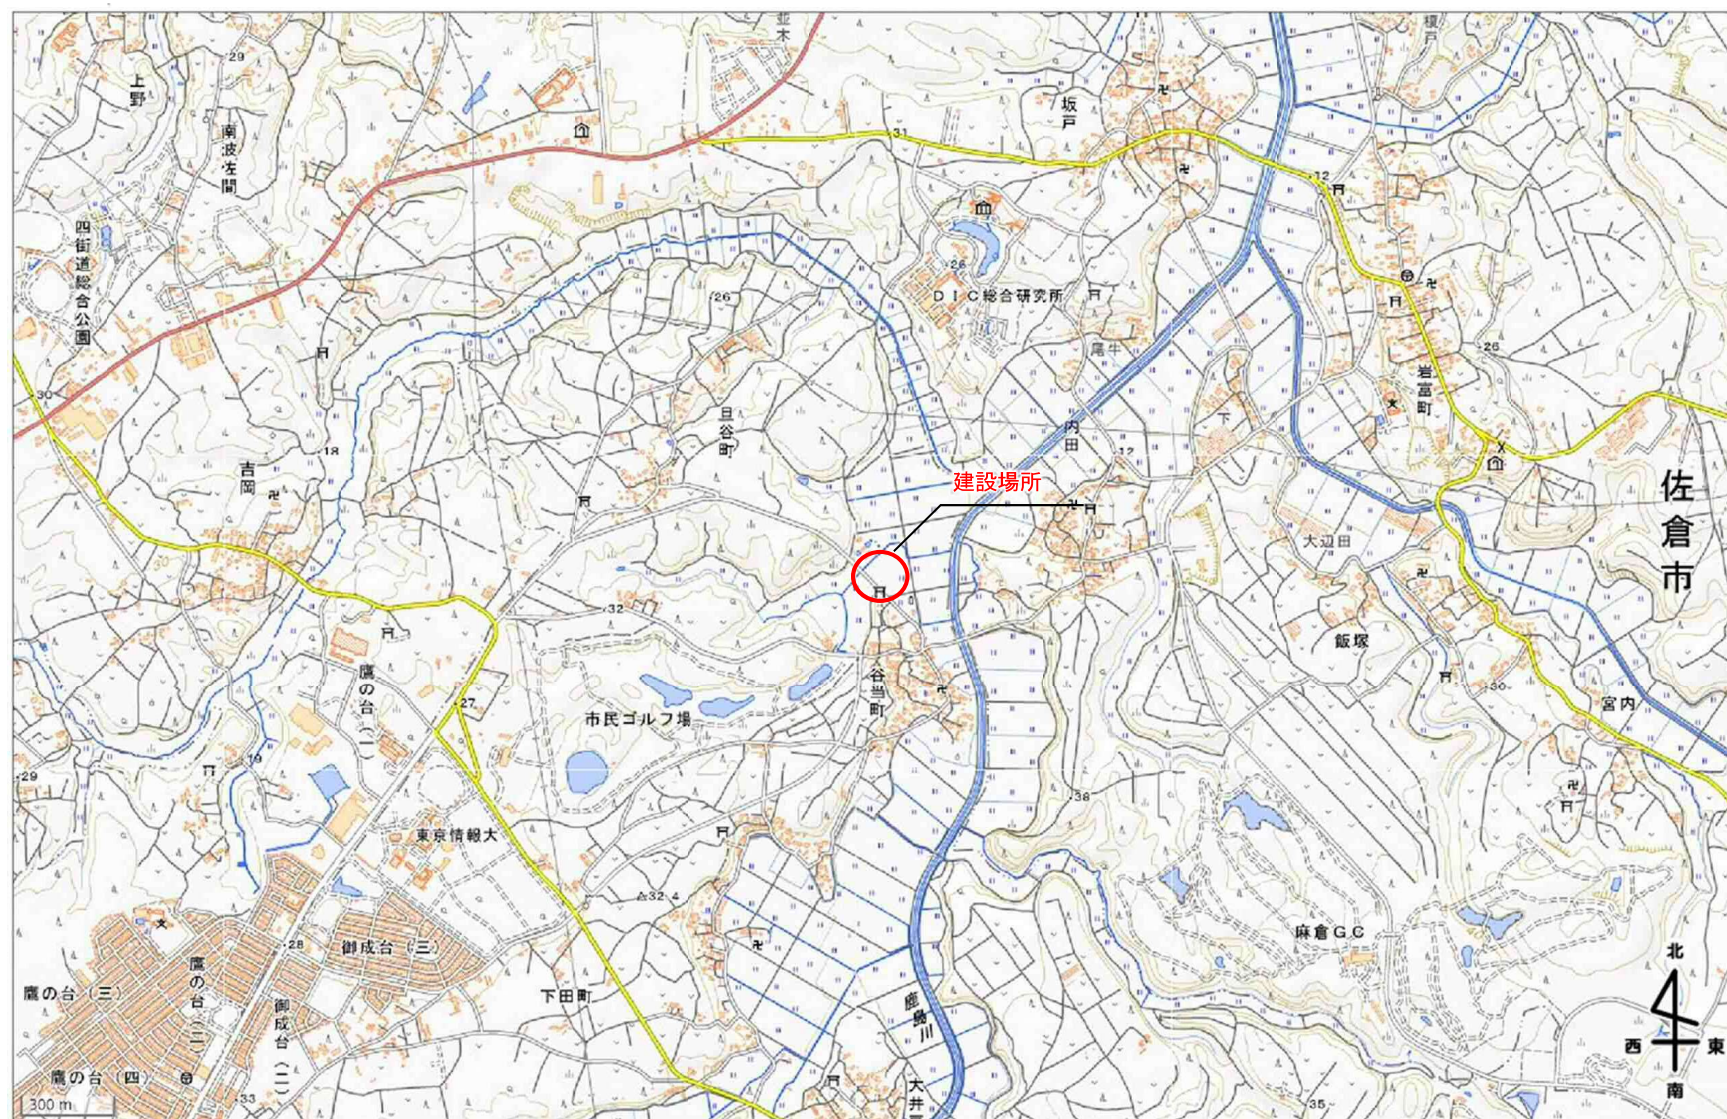


出典：「地理院地図（1:25000 地形図）」（国土地理院 HP）に追記

位置図



出典：「地理院地図（1:25000 写真）」（国土地理院 HP）に追記

航 空 写 真

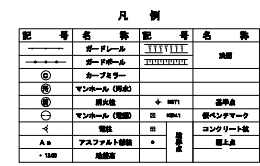


影片 片名	曲線	現況				計画			
		測点	基準距離	透視距離	地盤高	計画高	切土	盛土	勾配
第一区画		100.0	0.00	0.00	15.10				
		100.0	0.00	0.00	14.70				
		100.1	11.00	26.00	14.00				
		100.2	20.00	40.00	14.00				
		100.3	20.00	50.00	13.00				
		100.4	20.00	60.00	13.00				
		100.5	20.00	60.00	13.50				
		100.6	20.00	135.00	13.00				
		100.7	20.00	140.00	13.00				
		100.7	20.00	140.00	13.00				
第二区画		100.0	0.00	0.00	13.70				
		100.1	14.00	50.00	13.70				

No. 3


工事名	千葉市下田最終処分場 浸出水処理施設建設工事	
図面名	造成高検討参考 平面図・縦断面図	
縮 尺	図示 (A3)	

全体配置参考図 S=1:500

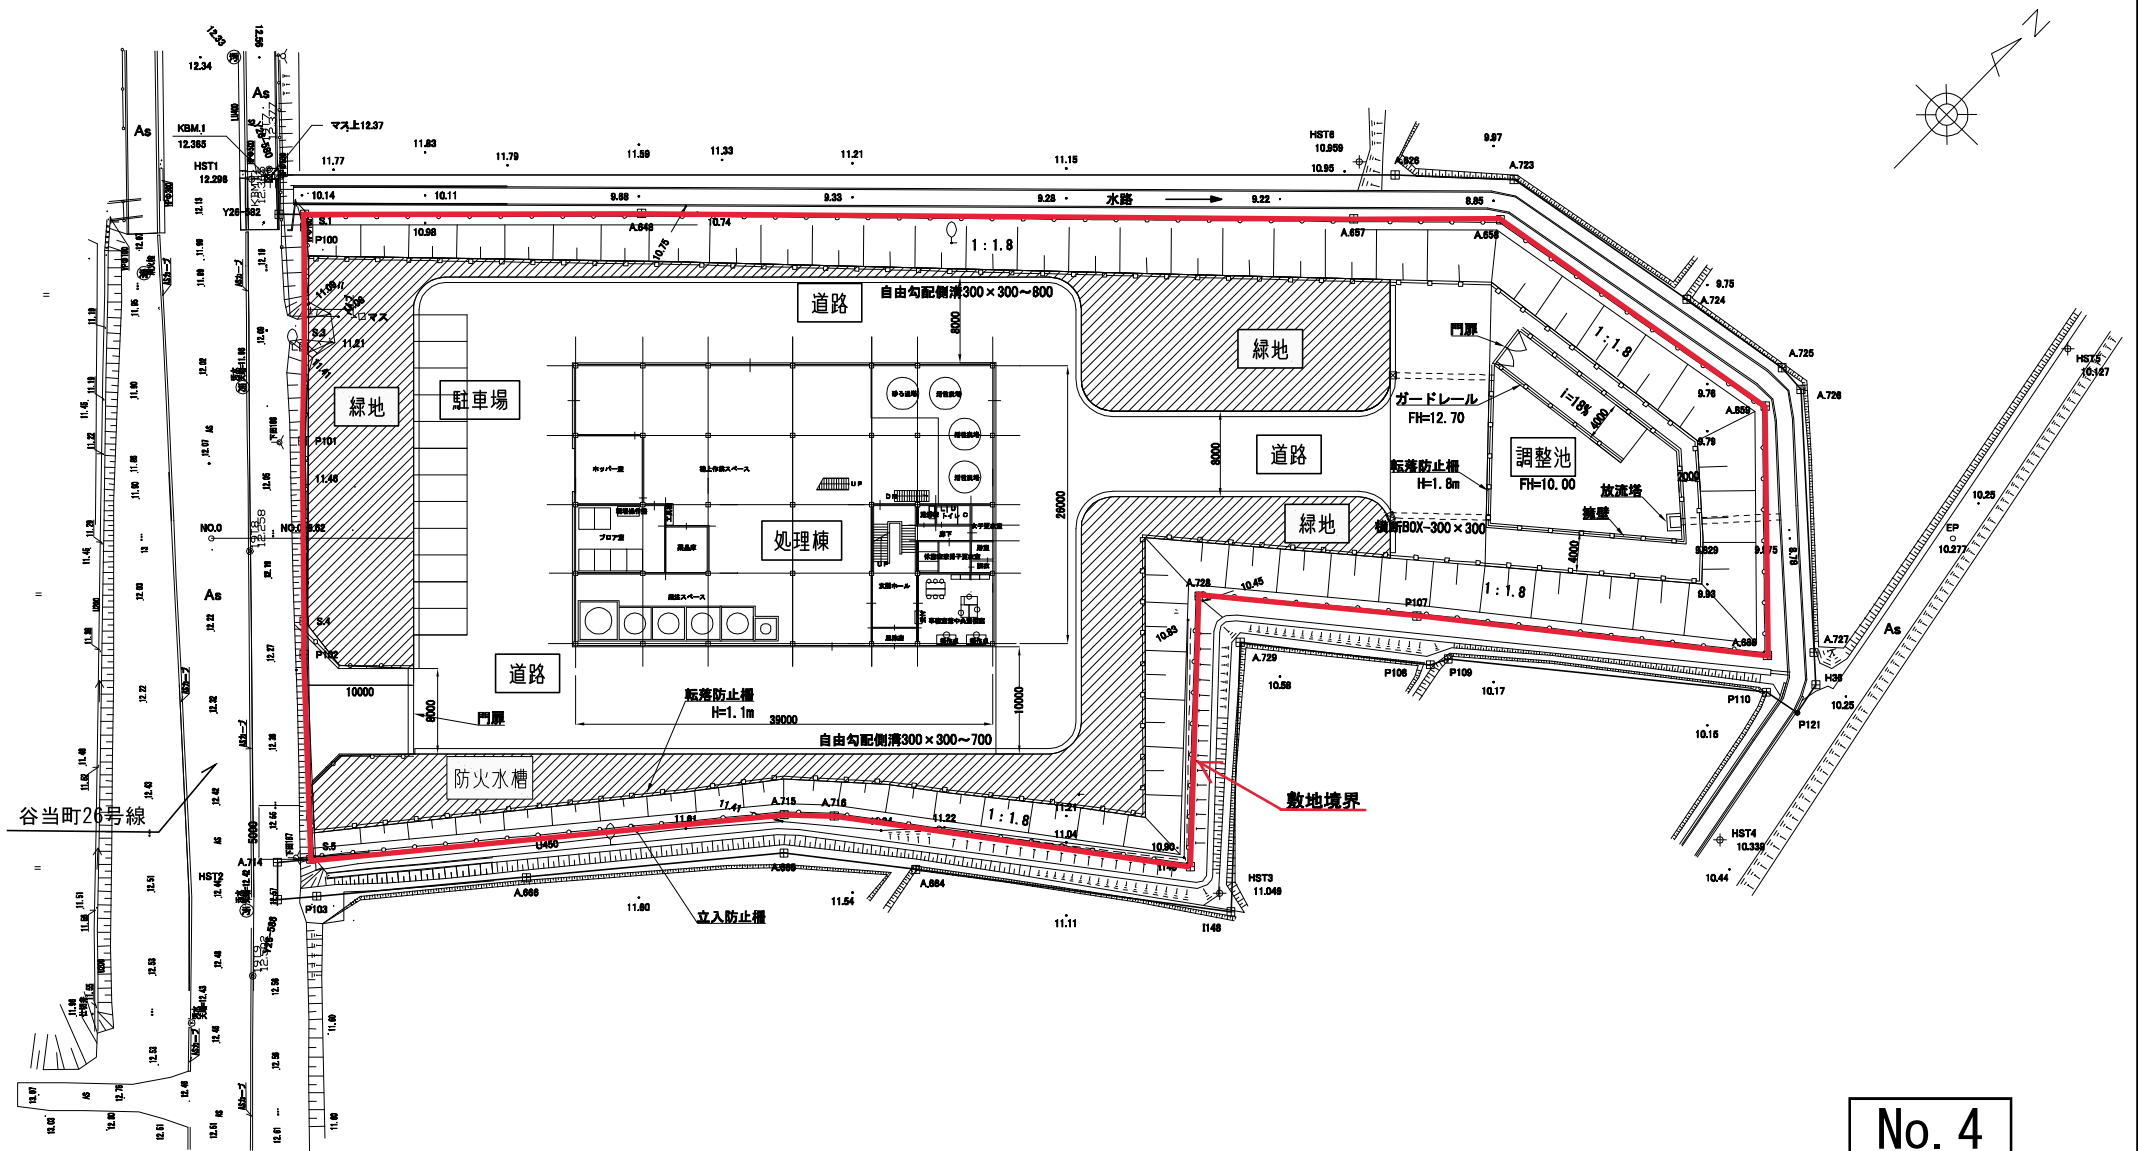

No. 4

工事名	千葉市下田最終処分場 浸出水処理施設建設工事
図面名	全体配置参考図
縮尺	1:500 (A3)

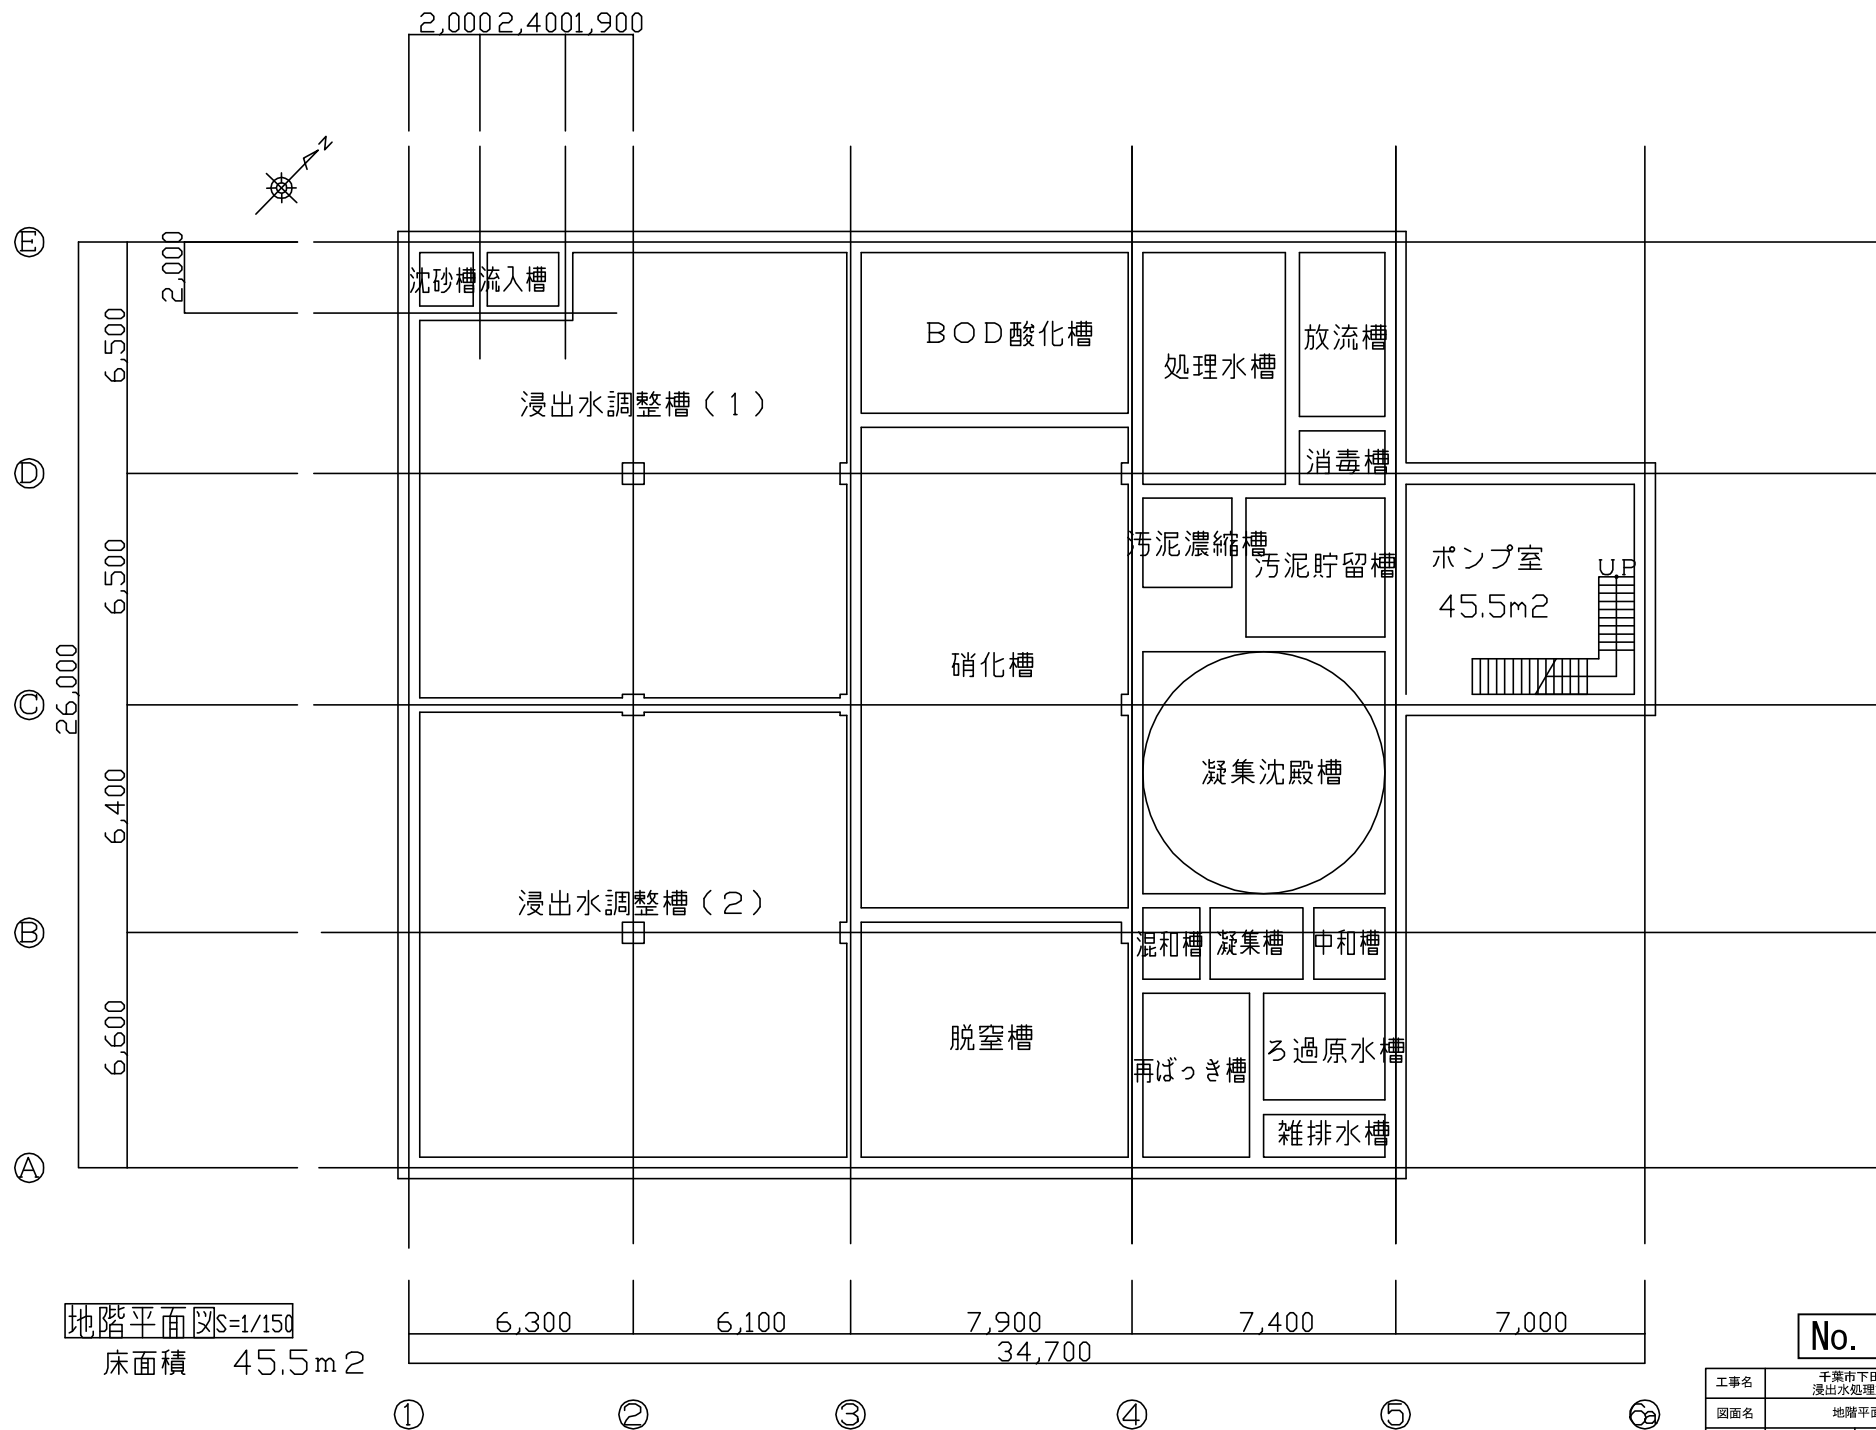


地階平面図 S=1/150

床面積 45.5 m²

No. 5


工事名	千葉市下田最終処分場 浸出水処理施設建設工事	
図面名	地階平面図	
縮尺	1:150 (A3)	

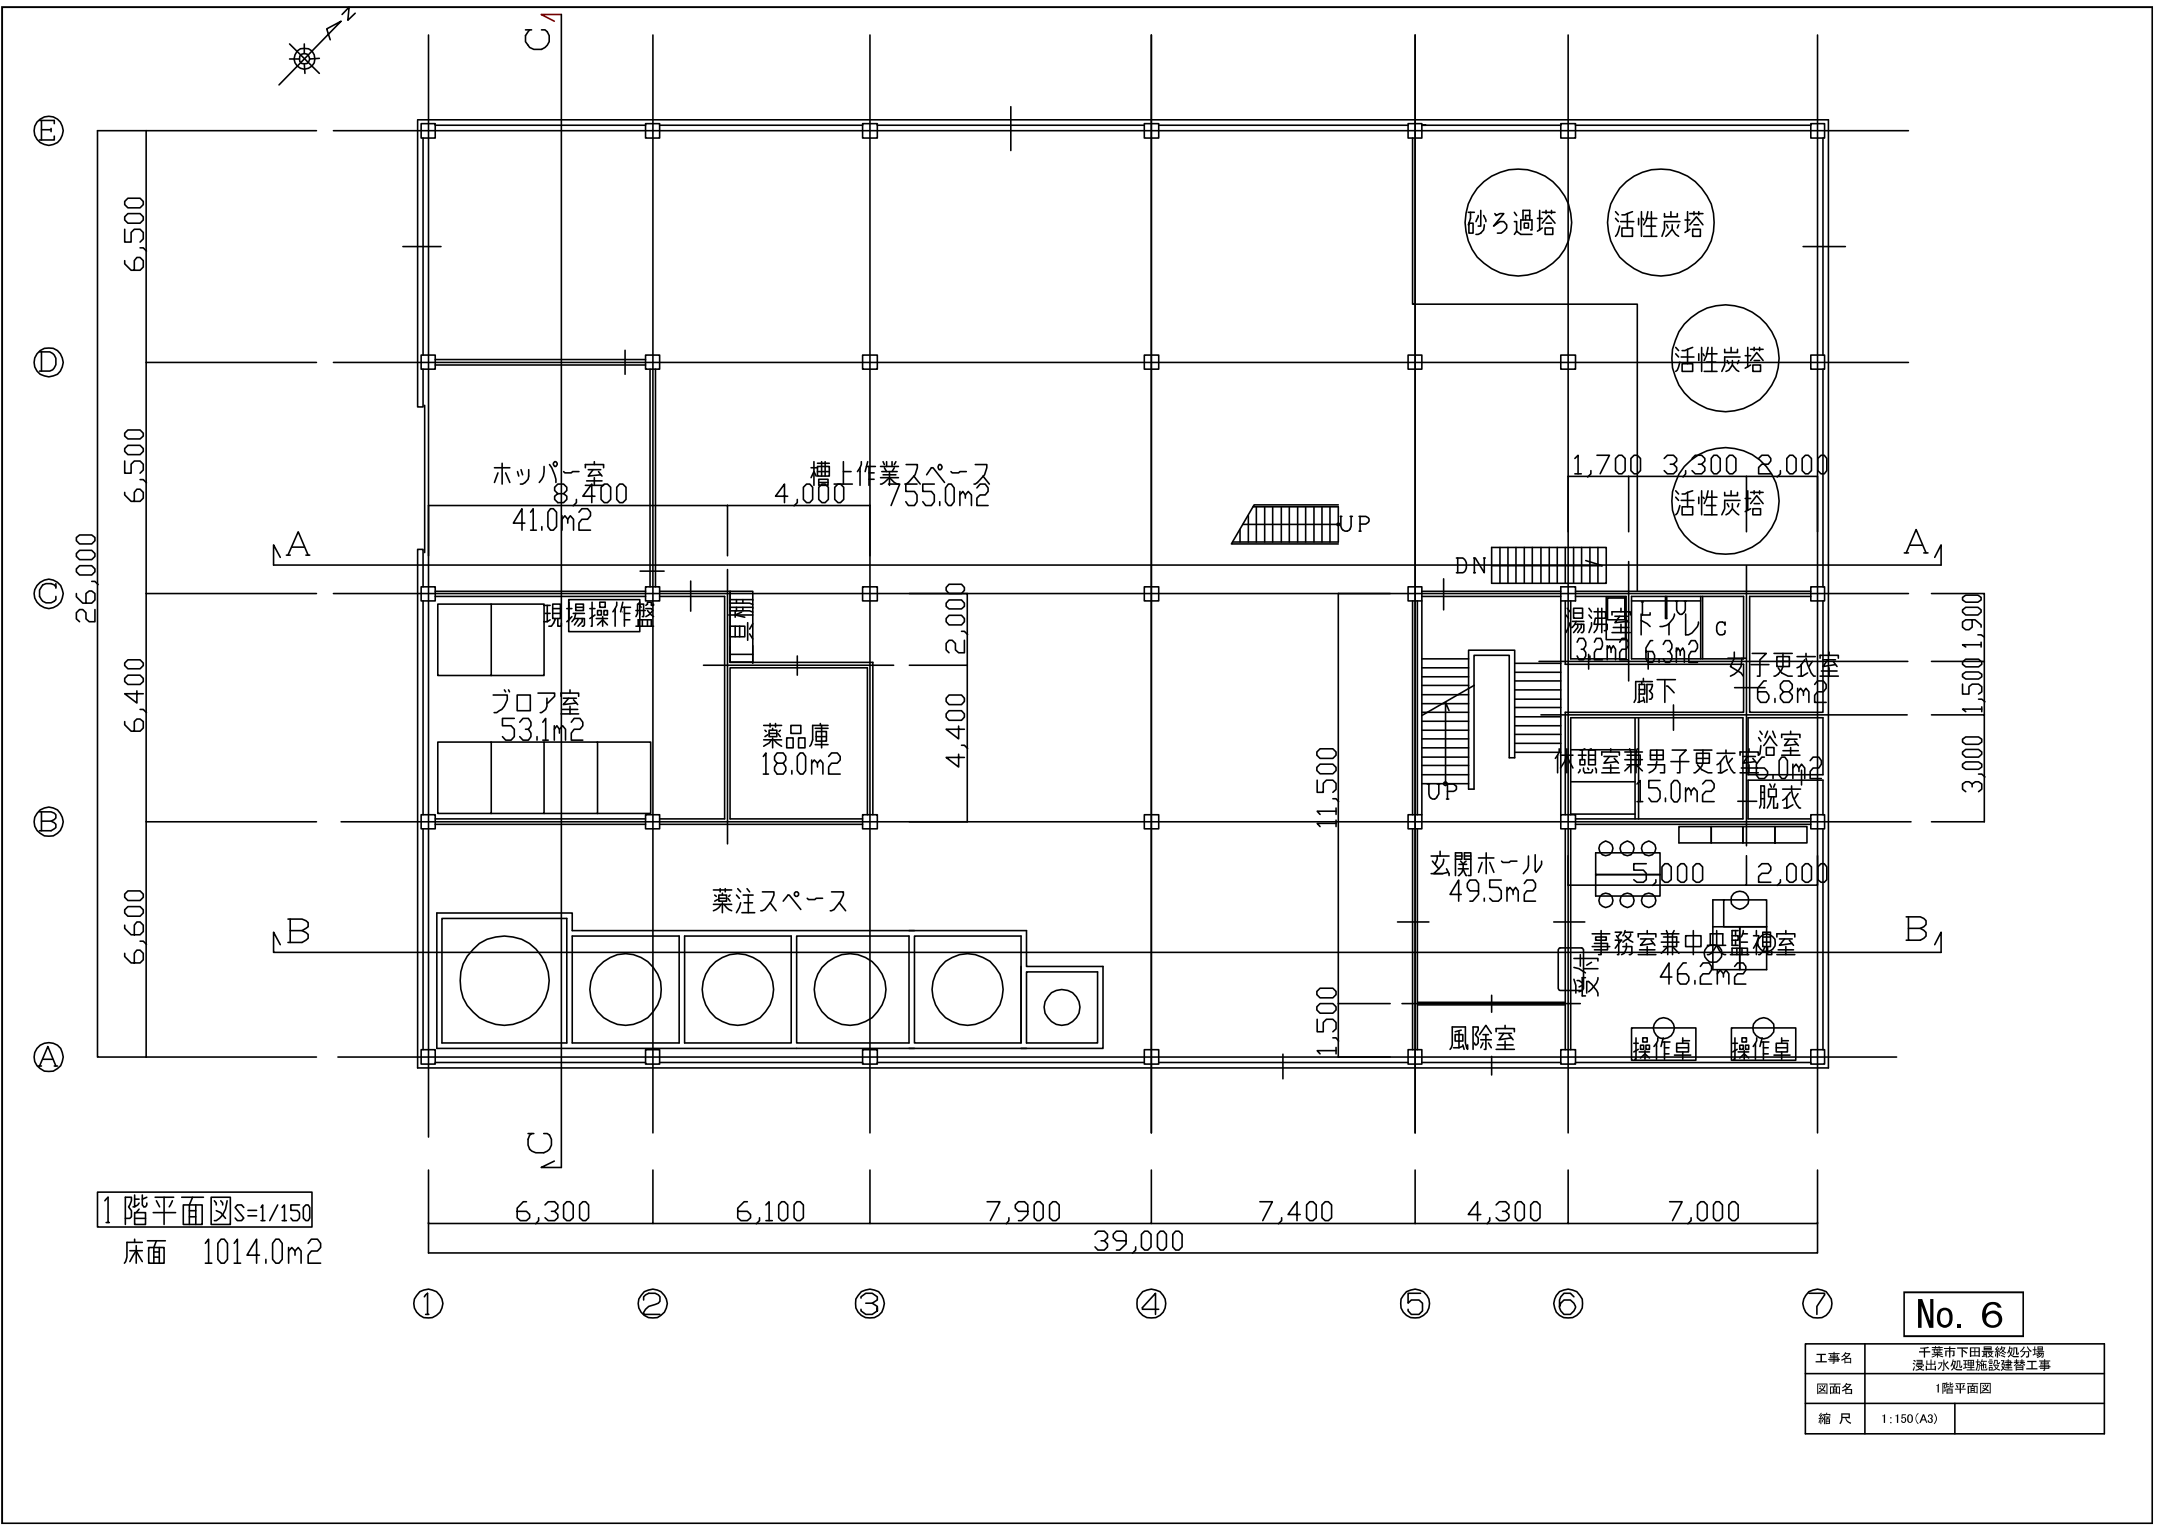

1階平面図S=1/150
床面 1014.0m²

No. 6


工事名	千葉市下田最終処分場 浸出水処理施設建設工事	
図面名	1階平面図	
縮尺	1:150 (A3)	

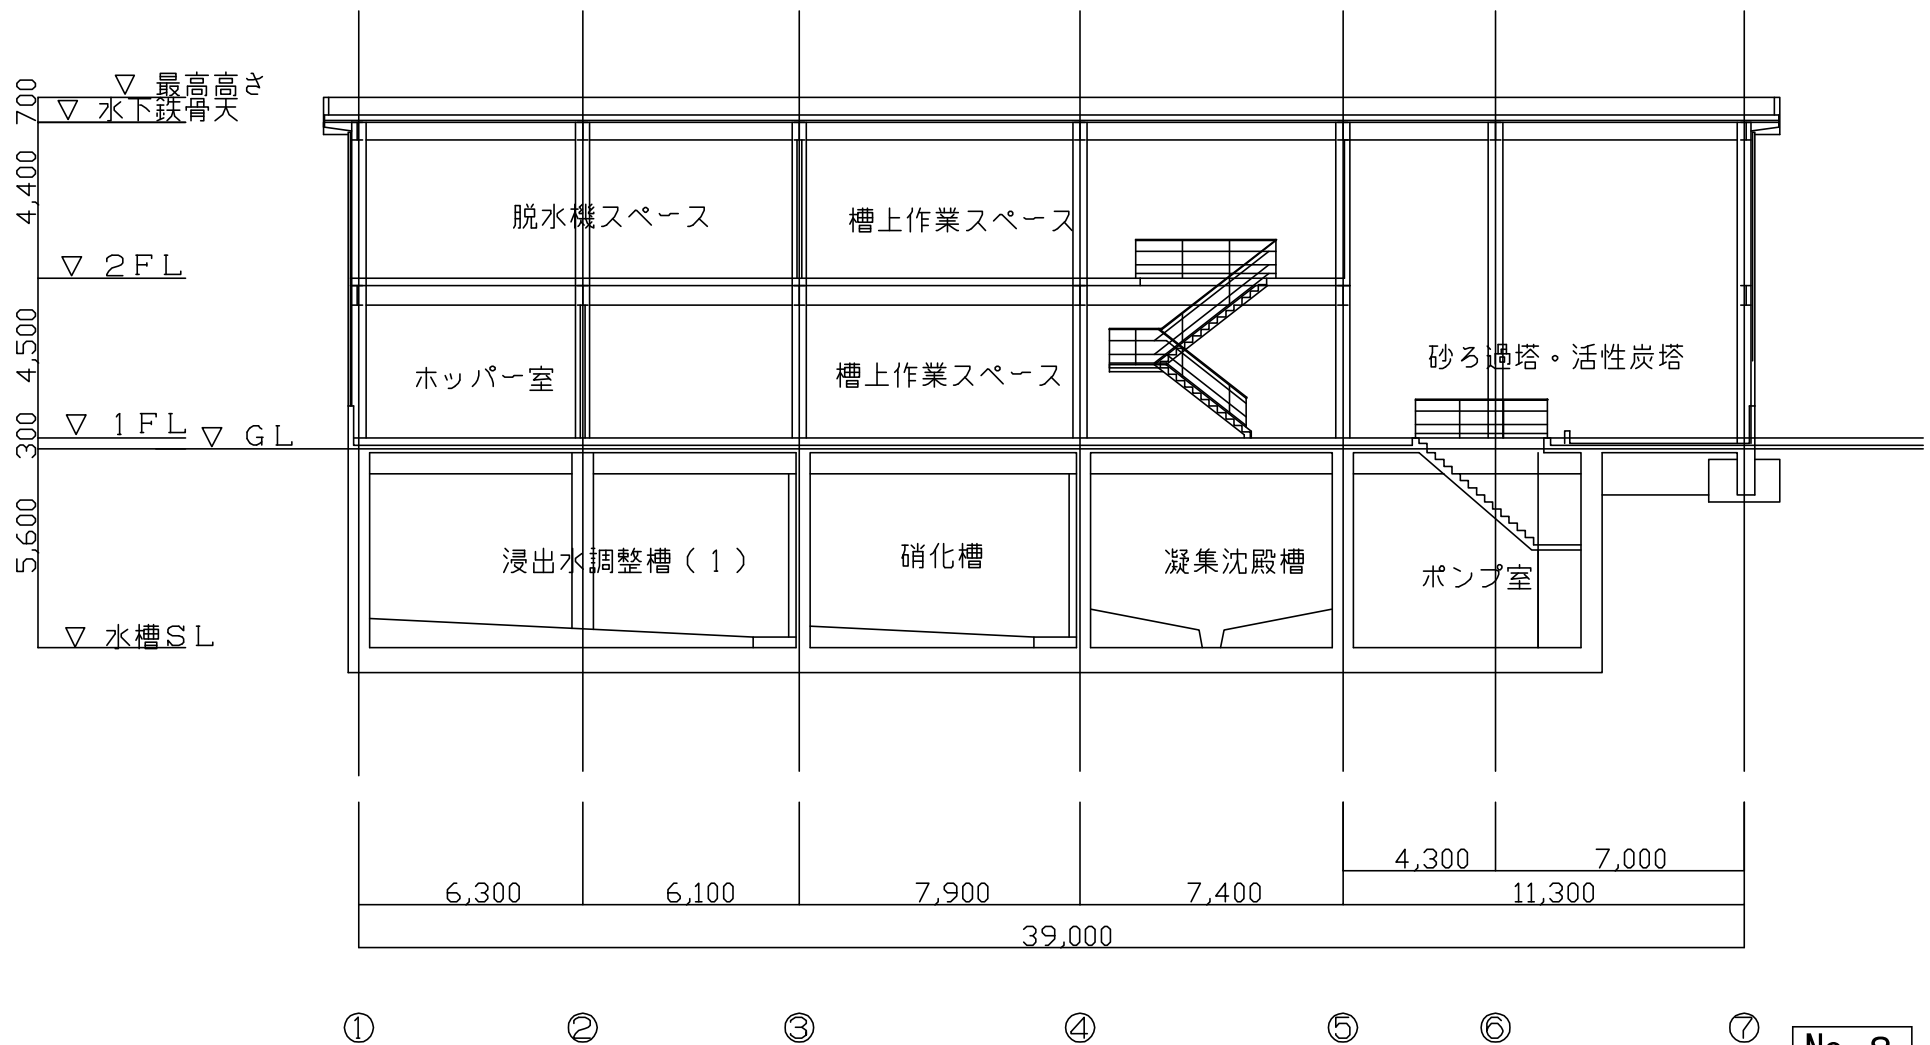

A-A断面図 S=1/150

No. 8


工事名	千葉市下田最終処分場 浸出水処理施設建替工事	
図面名	A-A 断面図	
縮尺	1:150	

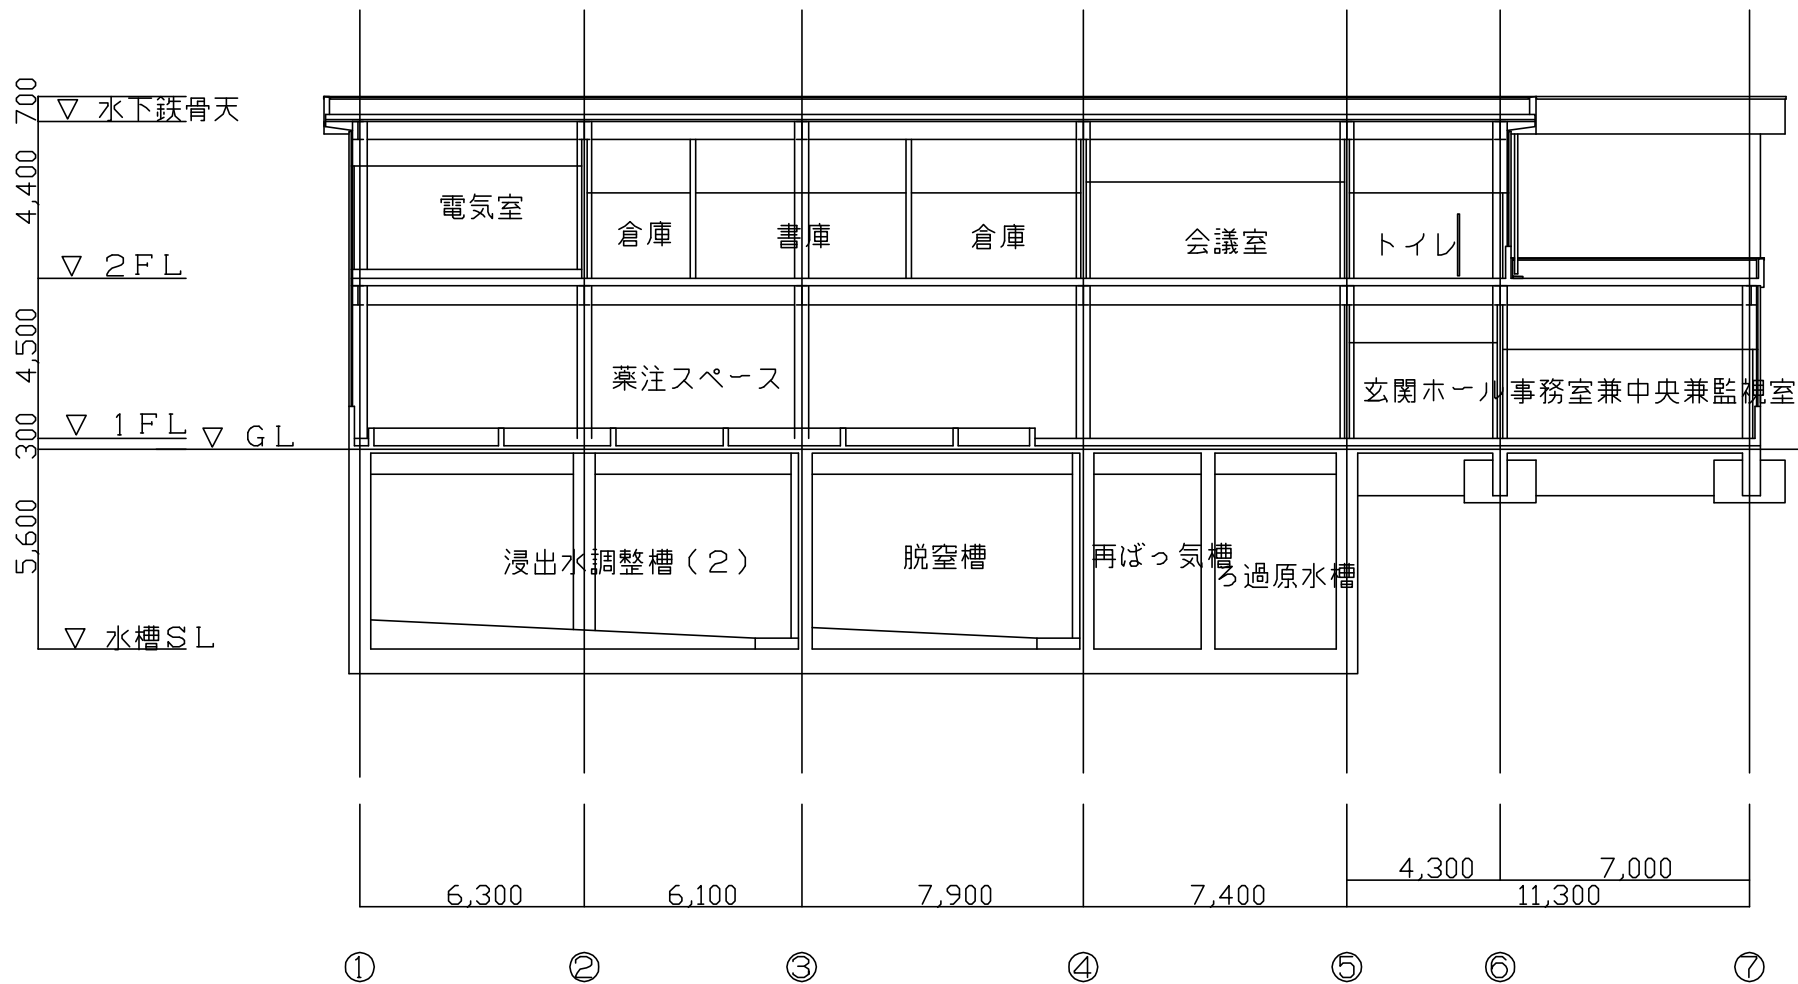

B-B断面図 S=1/150

No. 9


工事名	千葉市下田最終処分場 浸出水処理施設建設工事	
図面名	B-B 断面図	
縮尺	図示 (A3)	

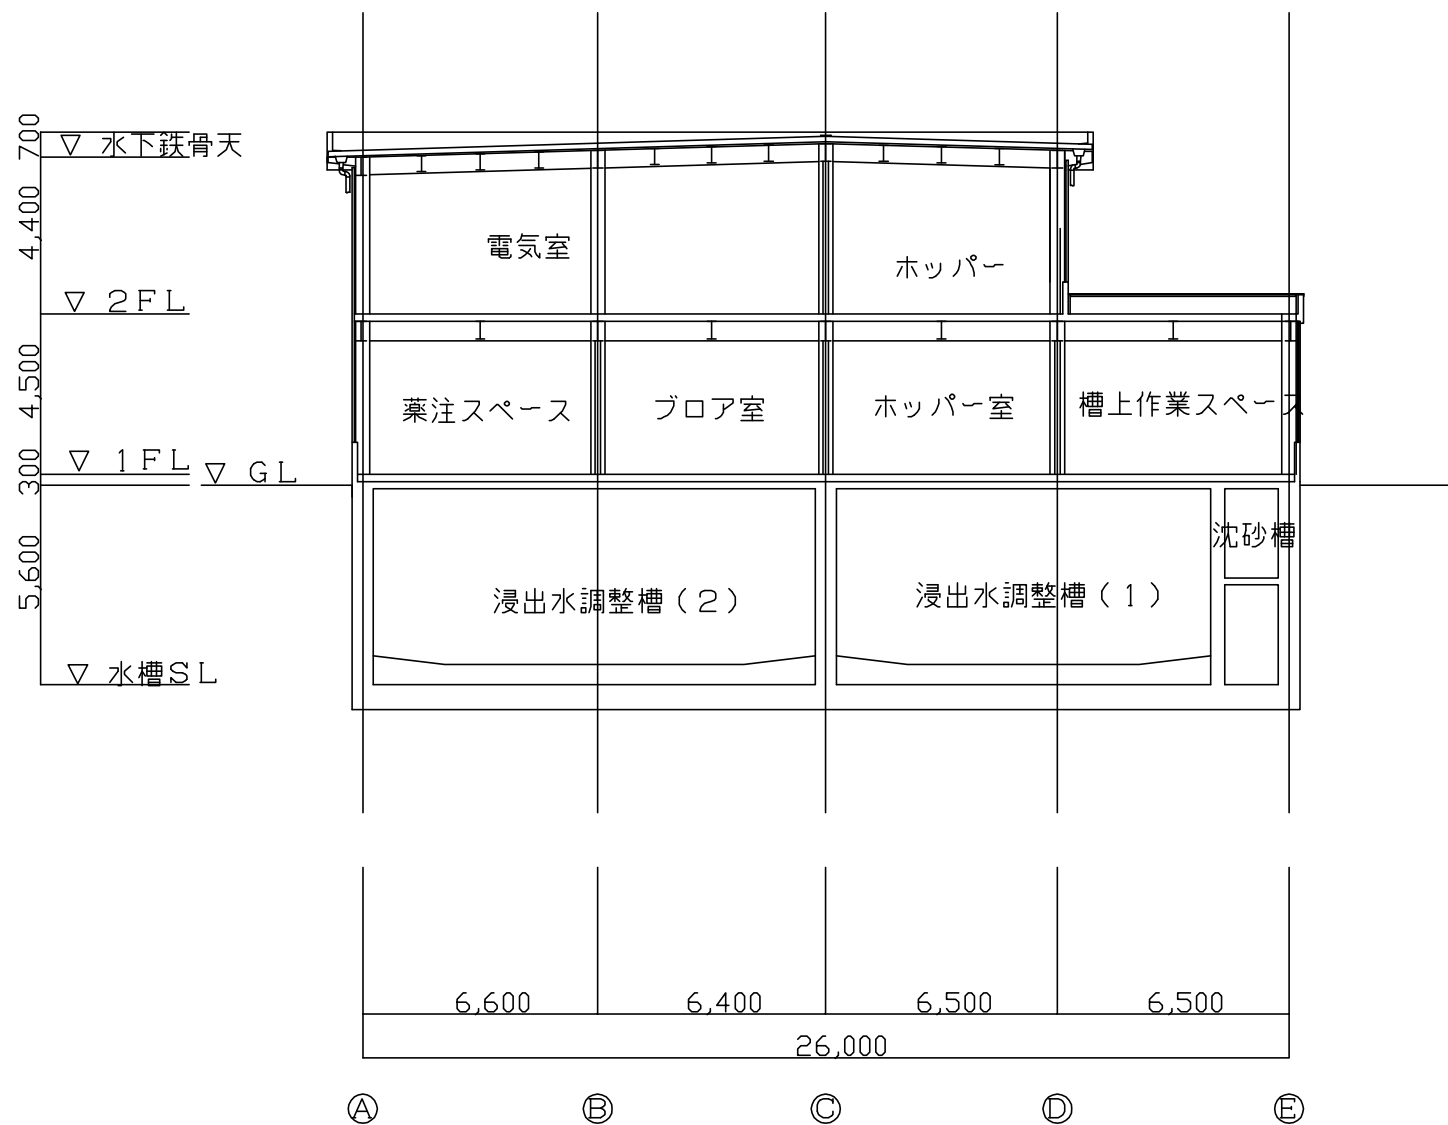


C-C断面図 S=1/150

No. 10

工事名	千葉市下田最終処分場 浸出水処理施設建替工事	
図面名	C-C 断面図	
縮尺	図示 (A3)	

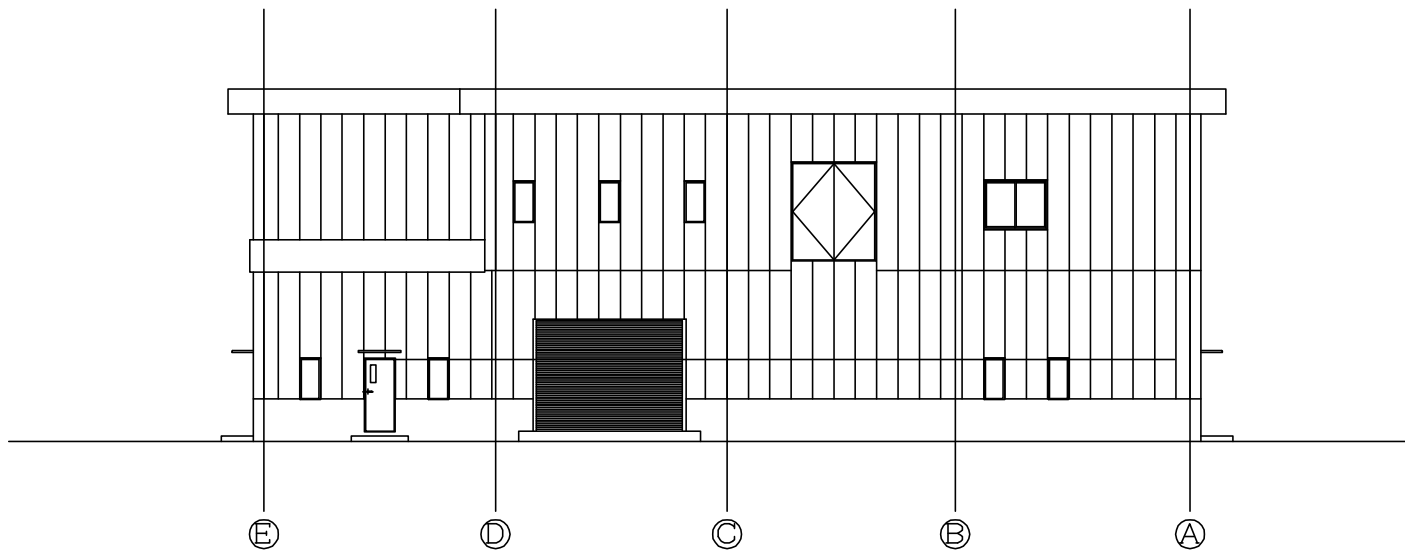


南側立面図 S=1/150

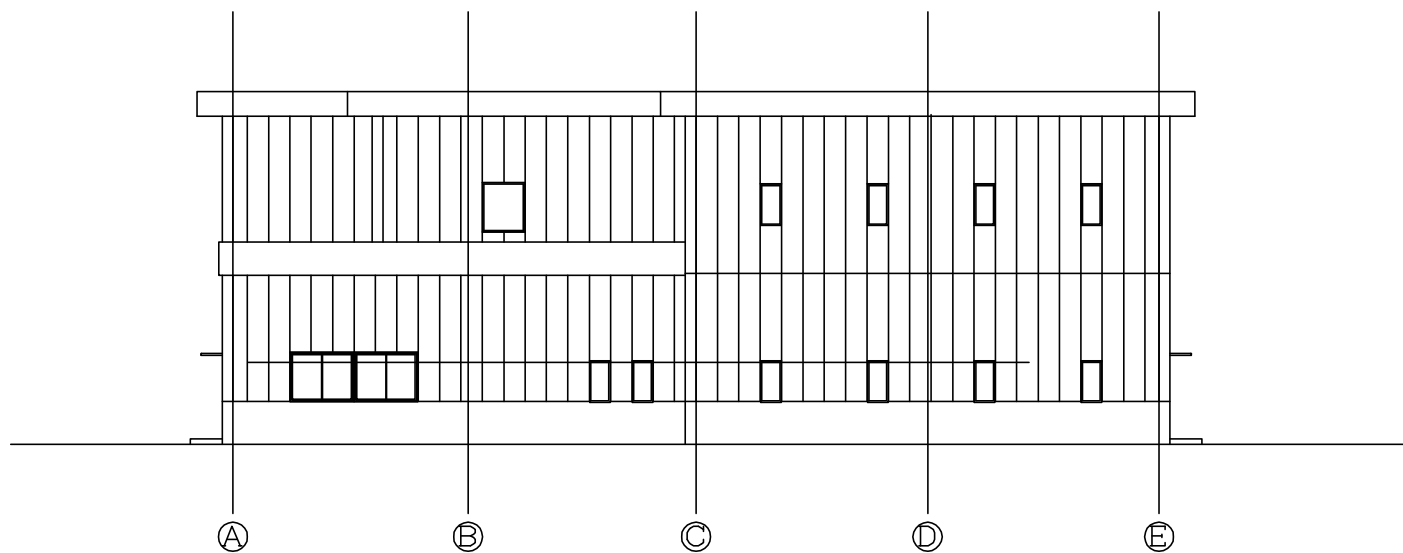


北側立面図 S=1/150

No. 11

工事名	千葉県下田最終処分場 浸出水処理施設建替工事	
図面名	立面図 1	
縮尺	1:150(A3)	

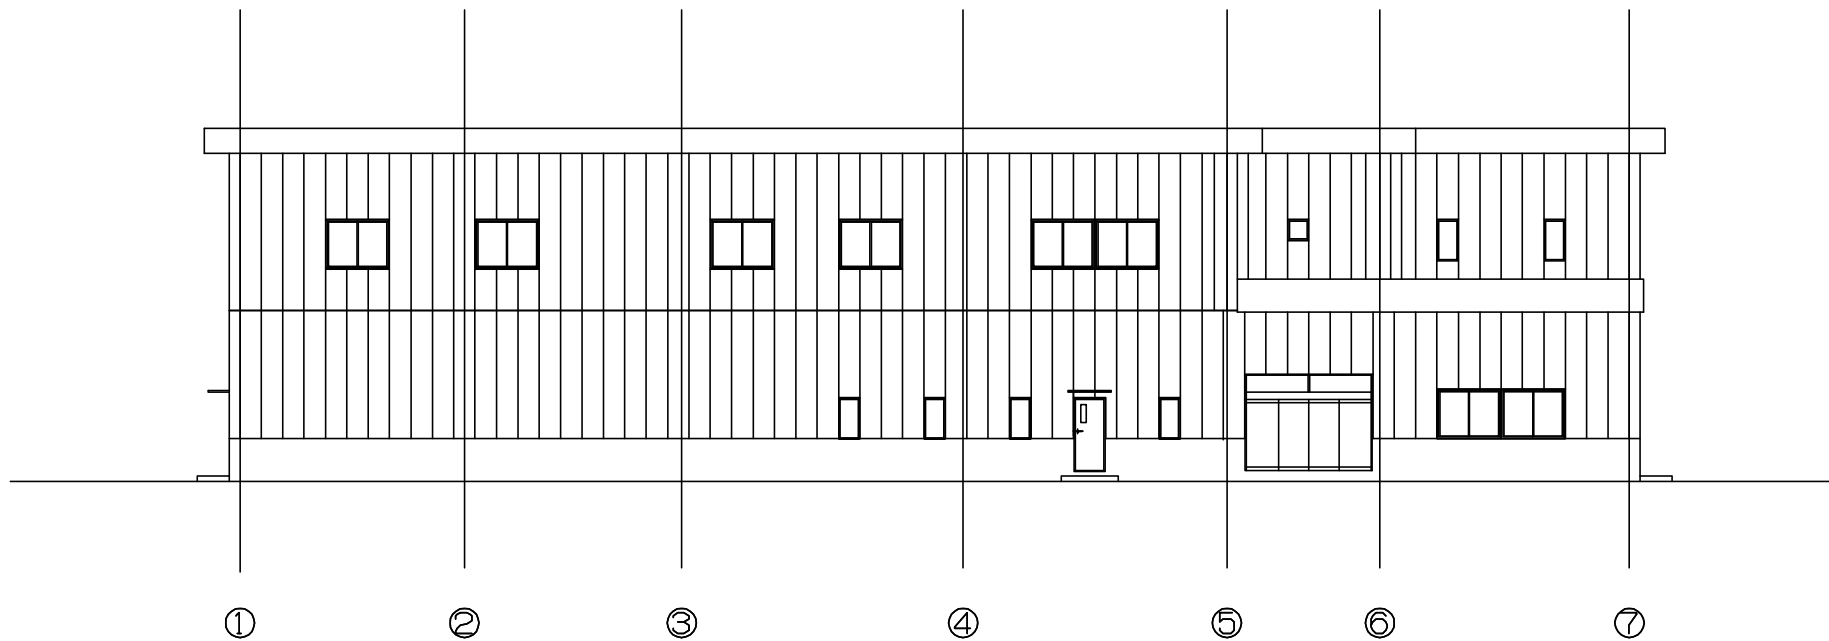


東側立面図 S=1/150

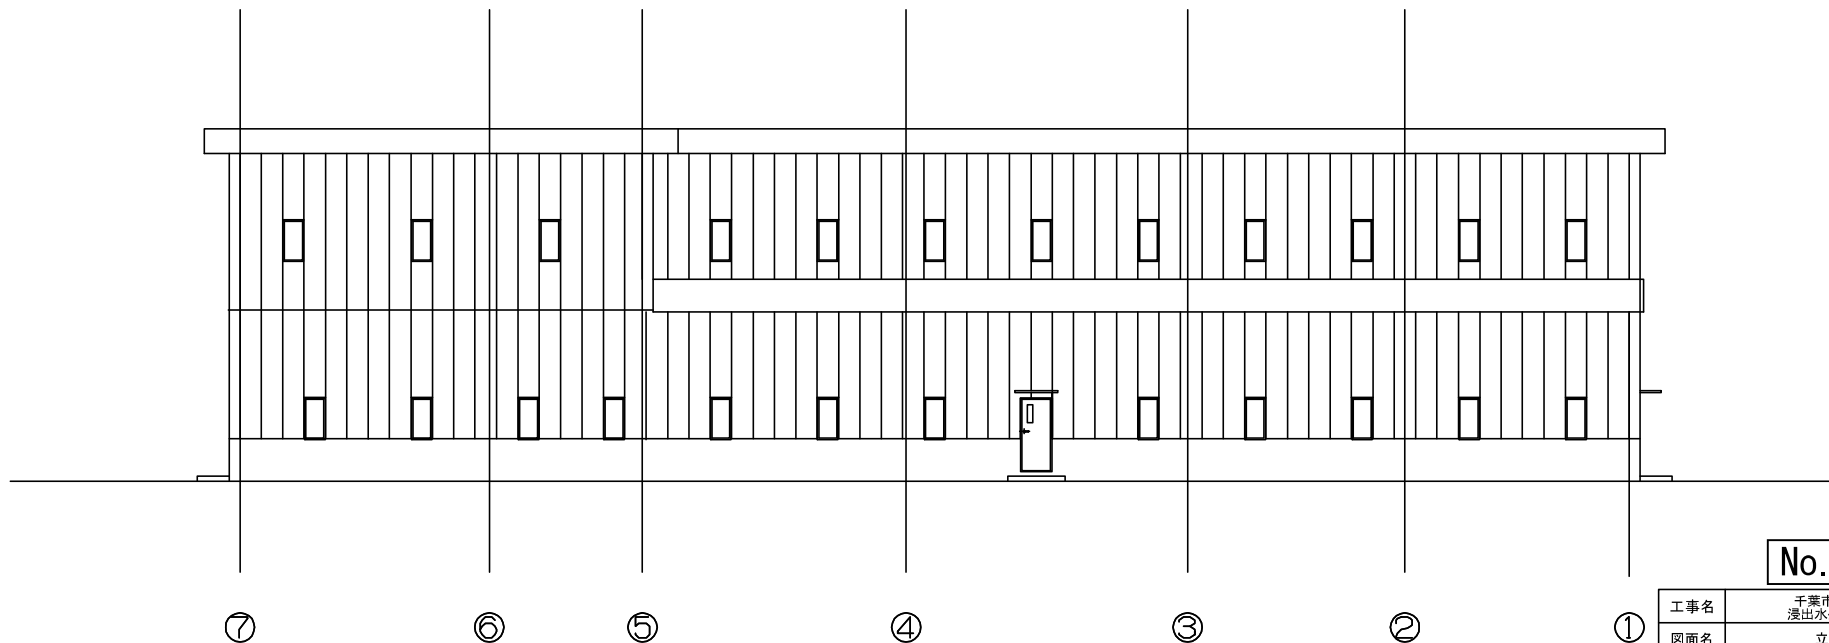

西側立面図 S=1/150


No. 12

工事名	千葉県下田最終処分場 浸出水処理施設建設工事	
図面名	立面図2	
縮尺	1:150	

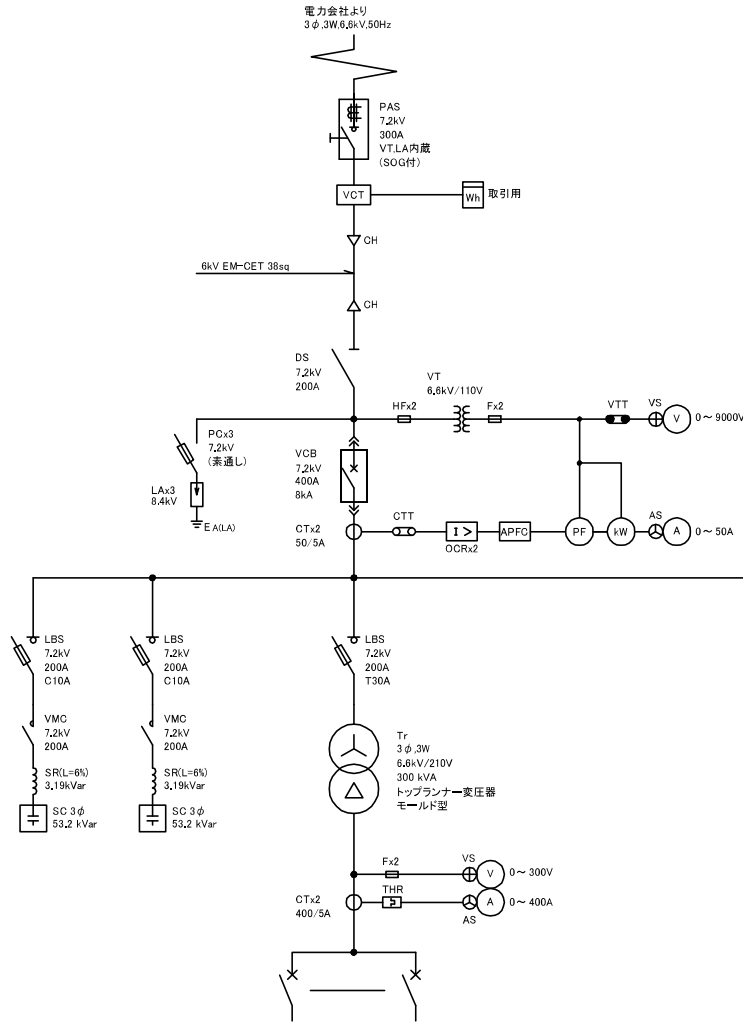

低圧動力盤 3φ,3W,200V

負荷名称	開閉器容量	備考	負荷名称	開閉器容量	備考
地階 動力制御盤	MCCB 3P 225AF		地階 保守用電源箱	MCCB 3P 50AF	
1階 動力制御盤 (1)	MCCB 3P 225AF		1階 保守用電源箱	MCCB 3P 50AF	
1階 動力制御盤 (2)	MCCB 3P 225AF		2階 保守用電源箱	MCCB 3P 50AF	
2階 動力制御盤 (1)	MCCB 3P 225AF		予備	MCCB 3P 100AF	
2階 動力制御盤 (2)	MCCB 3P 225AF		予備	MCCB 3P 100AF	
1階 建築動力分電盤	MCCB 3P 100AF				
2階 建築動力分電盤	MCCB 3P 100AF				

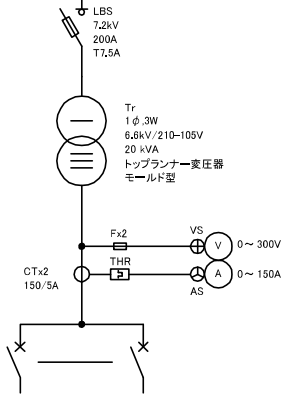


低圧電灯盤 1φ,3W,200-100V

負荷名称	開閉器容量	備考
中央監視盤	MCCB 3P 100AF	
1階 電灯分電盤	MCCB 3P 225AF	
2階 電灯分電盤	MCCB 3P 225AF	
分析室 分電盤	MCCB 3P 100AF	
盤内電源	MCCB 2P 50AF	
予備	MCCB 3P 50AF	
予備	MCCB 3P 50AF	

凡 例					
記 号	名 称	備 考	記 号	名 称	備 考
A	電流計		OCGR	地絡過電流継電器	
APFC	自動力率調整装置		PAS	柱上高圧気中開閉器	
AS	電流計切替スイッチ		PC	高圧カットアウトスイッチ	
C	低圧連相コンデンサ		PF	力率計	
CH	ケーブルヘッド		SC	高圧進相コンデンサ	
CT	変流器		SR	直列リアクトル	
CTT	CT用試験端子		THR	サーマルリレー	
DMA	最大需要電流計		Tr	変圧器	
DS	断路器		V	電圧計	
E	接地	傍記記号は種別を示す	VCB	真空遮断器	
F	電力ヒューズ		VCT	電力需給用計器用変成器	
HF	高圧ヒューズ		VS	電圧計切替スイッチ	
kW	電力計		VT	計器用変圧器	
LA	避雷器		VTT	VT用試験端子	
LBS	高圧交流負荷開閉器		Wh	電力量計	
MCCB	記録用遮断器		ZCT	零相変流器	
OCB	油入遮断器				
OCR	過電流継電器				

平面図

縮尺 1:500

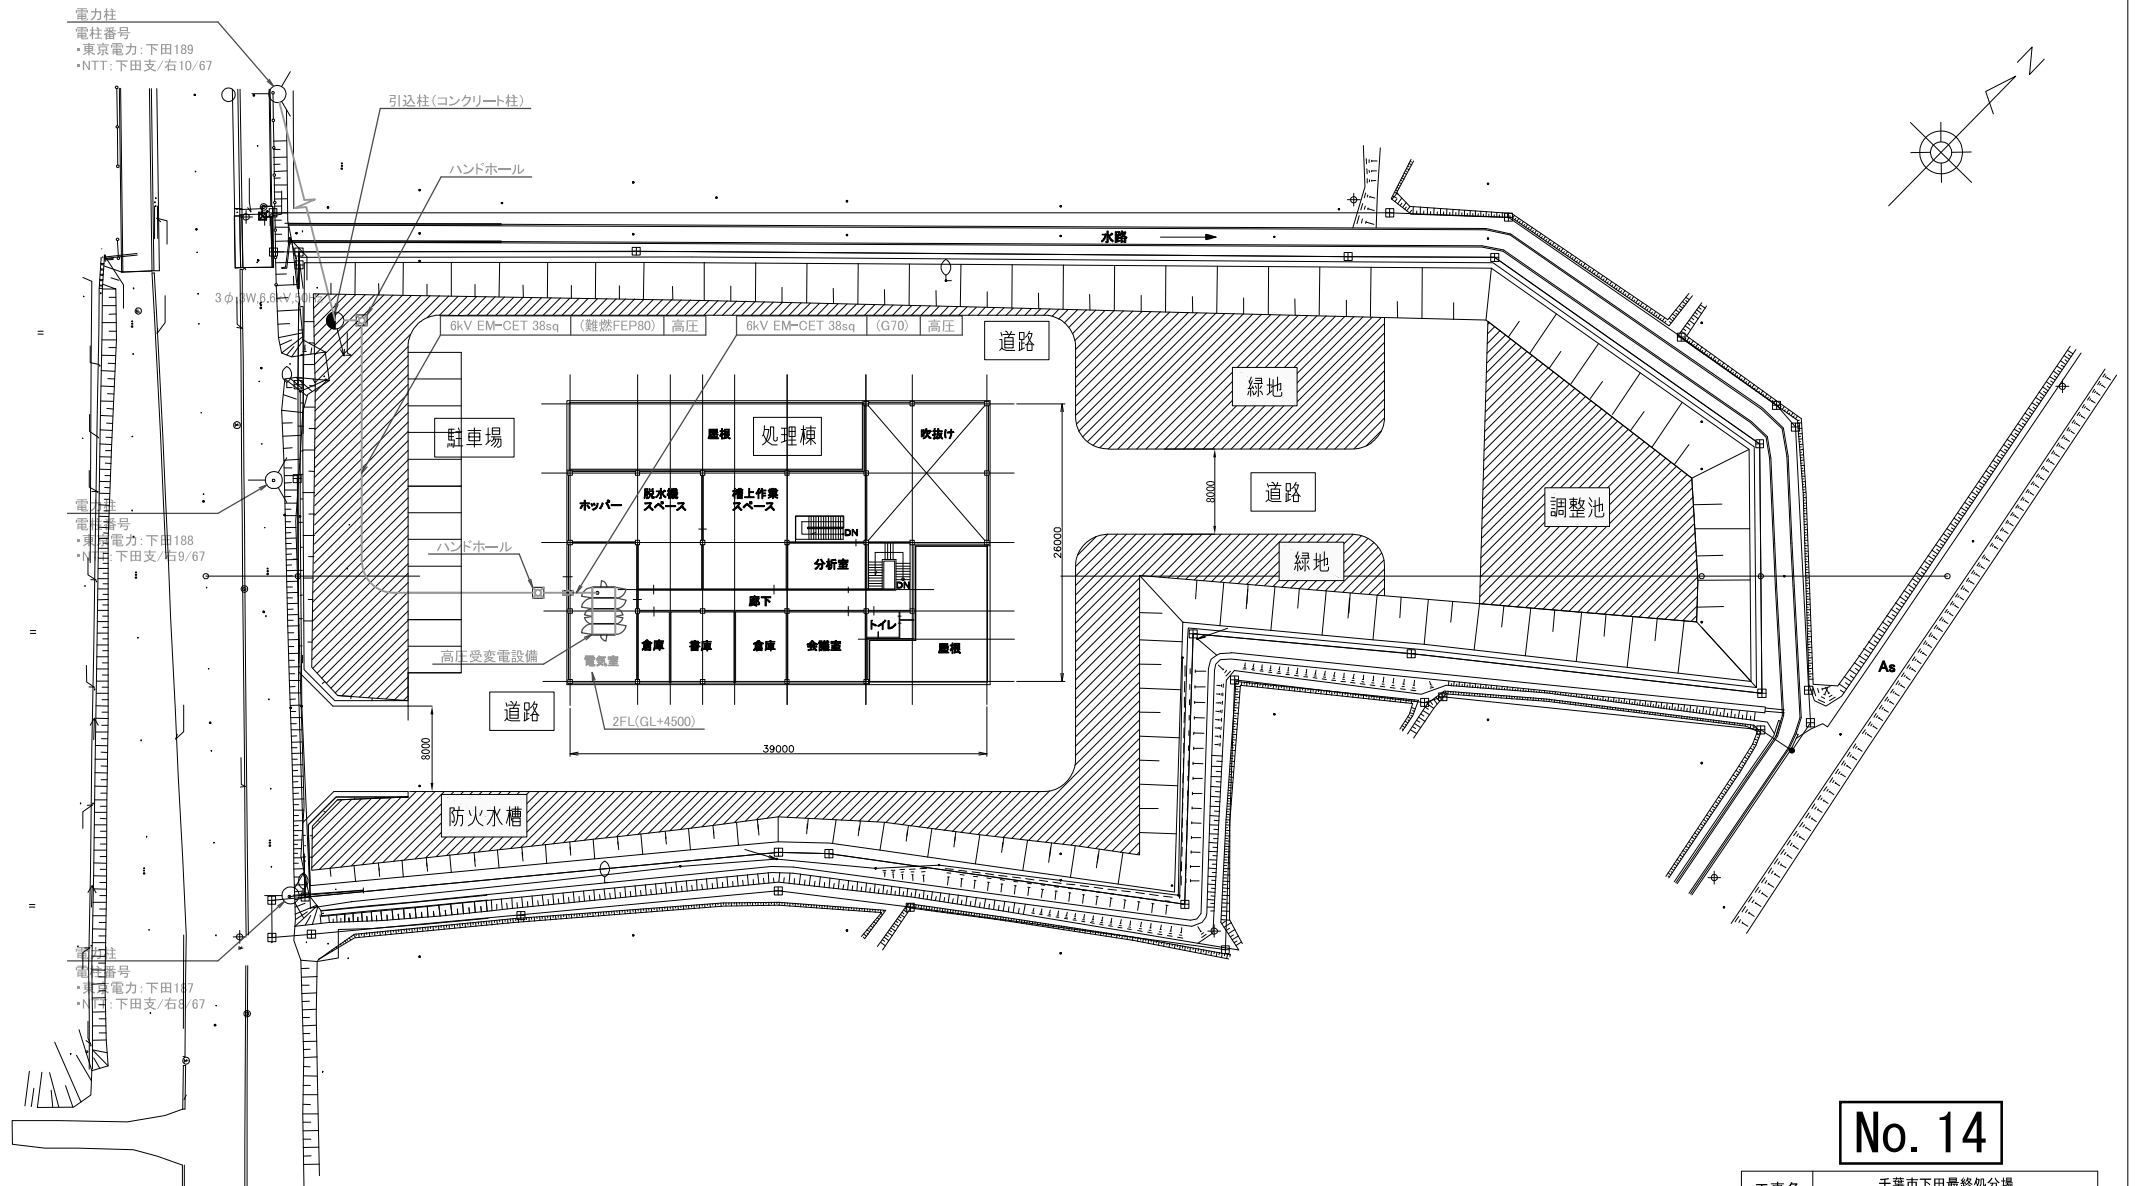


No. 14


工事名	千葉市下田最終処分場 浸出水処理施設建設替工事	
図面名	高圧引込みルート図	
縮尺	1:500 (A3)	

導水管切替・水道管布設参考図

水道管布設 A-A断面図

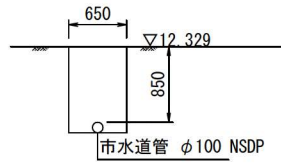



※市水道管断面図の地盤高は改修後のため、現況と異なる。

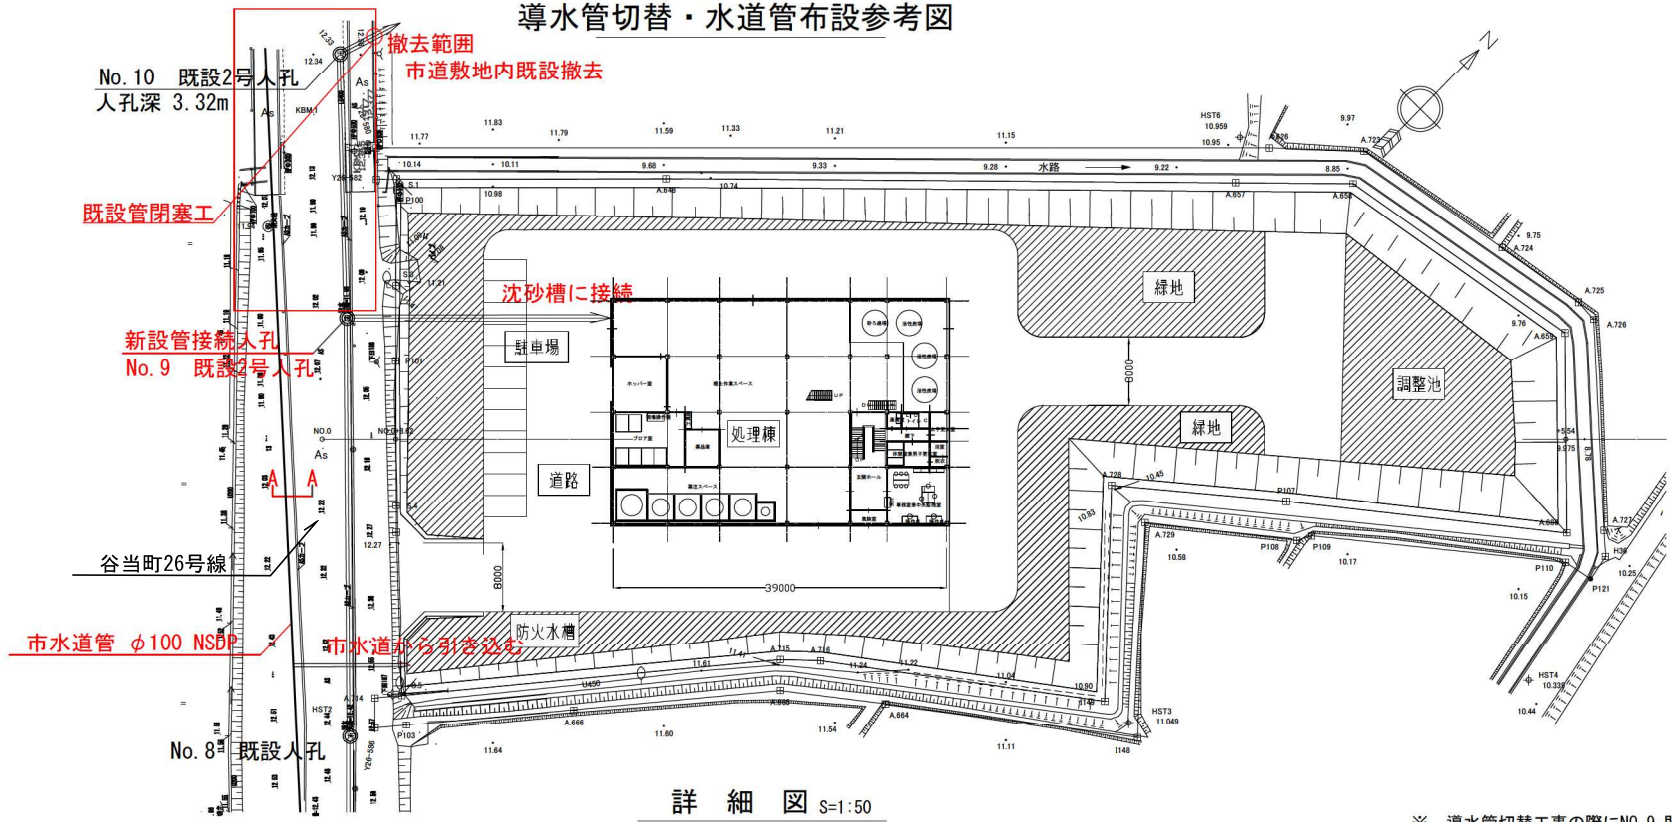

導水管切替詳細 平面図

導水管切替詳細断面図

※ 導水管切替工事の際にNo. 9 既設2号人孔の削孔に伴い必要な補強工事を実施すること。

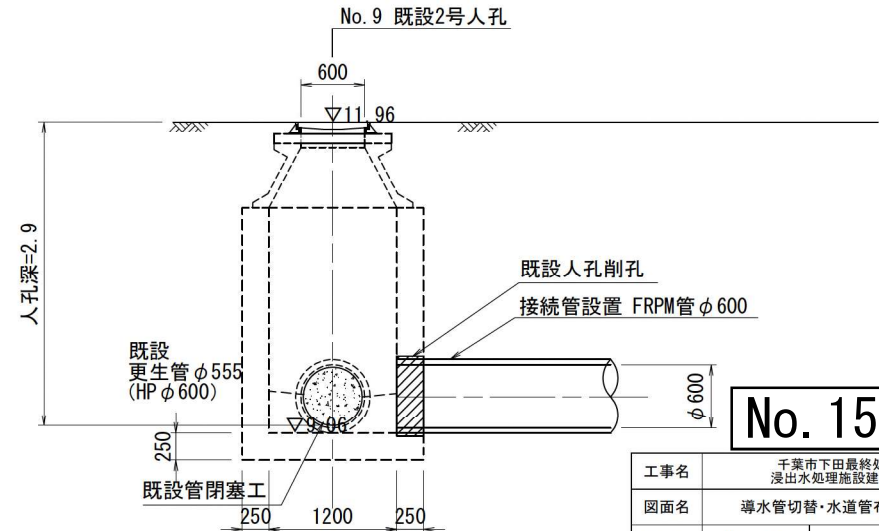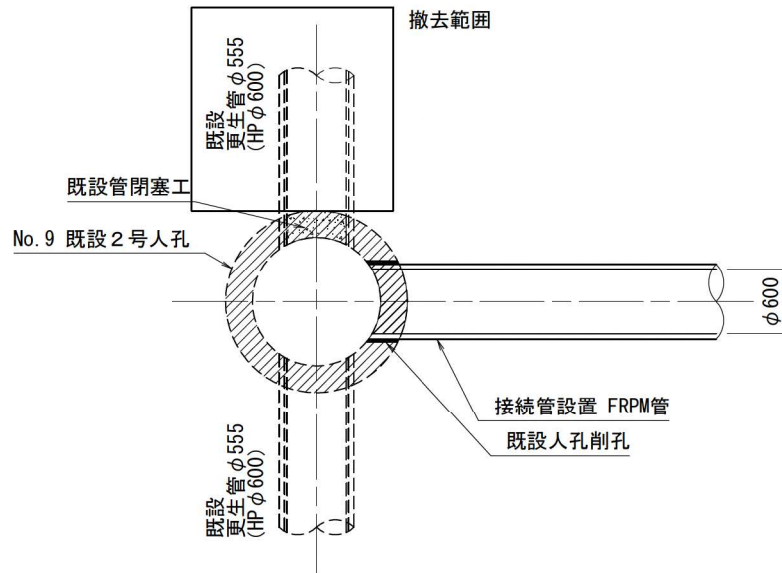


No. 15

工事名	千葉市下田最終処分場 浸出水処理施設建替工事
図面名	導水管切替・水道管布設参考図
縮尺	図示 (A3)


放流管ルート参考図

平面図 S=1:500

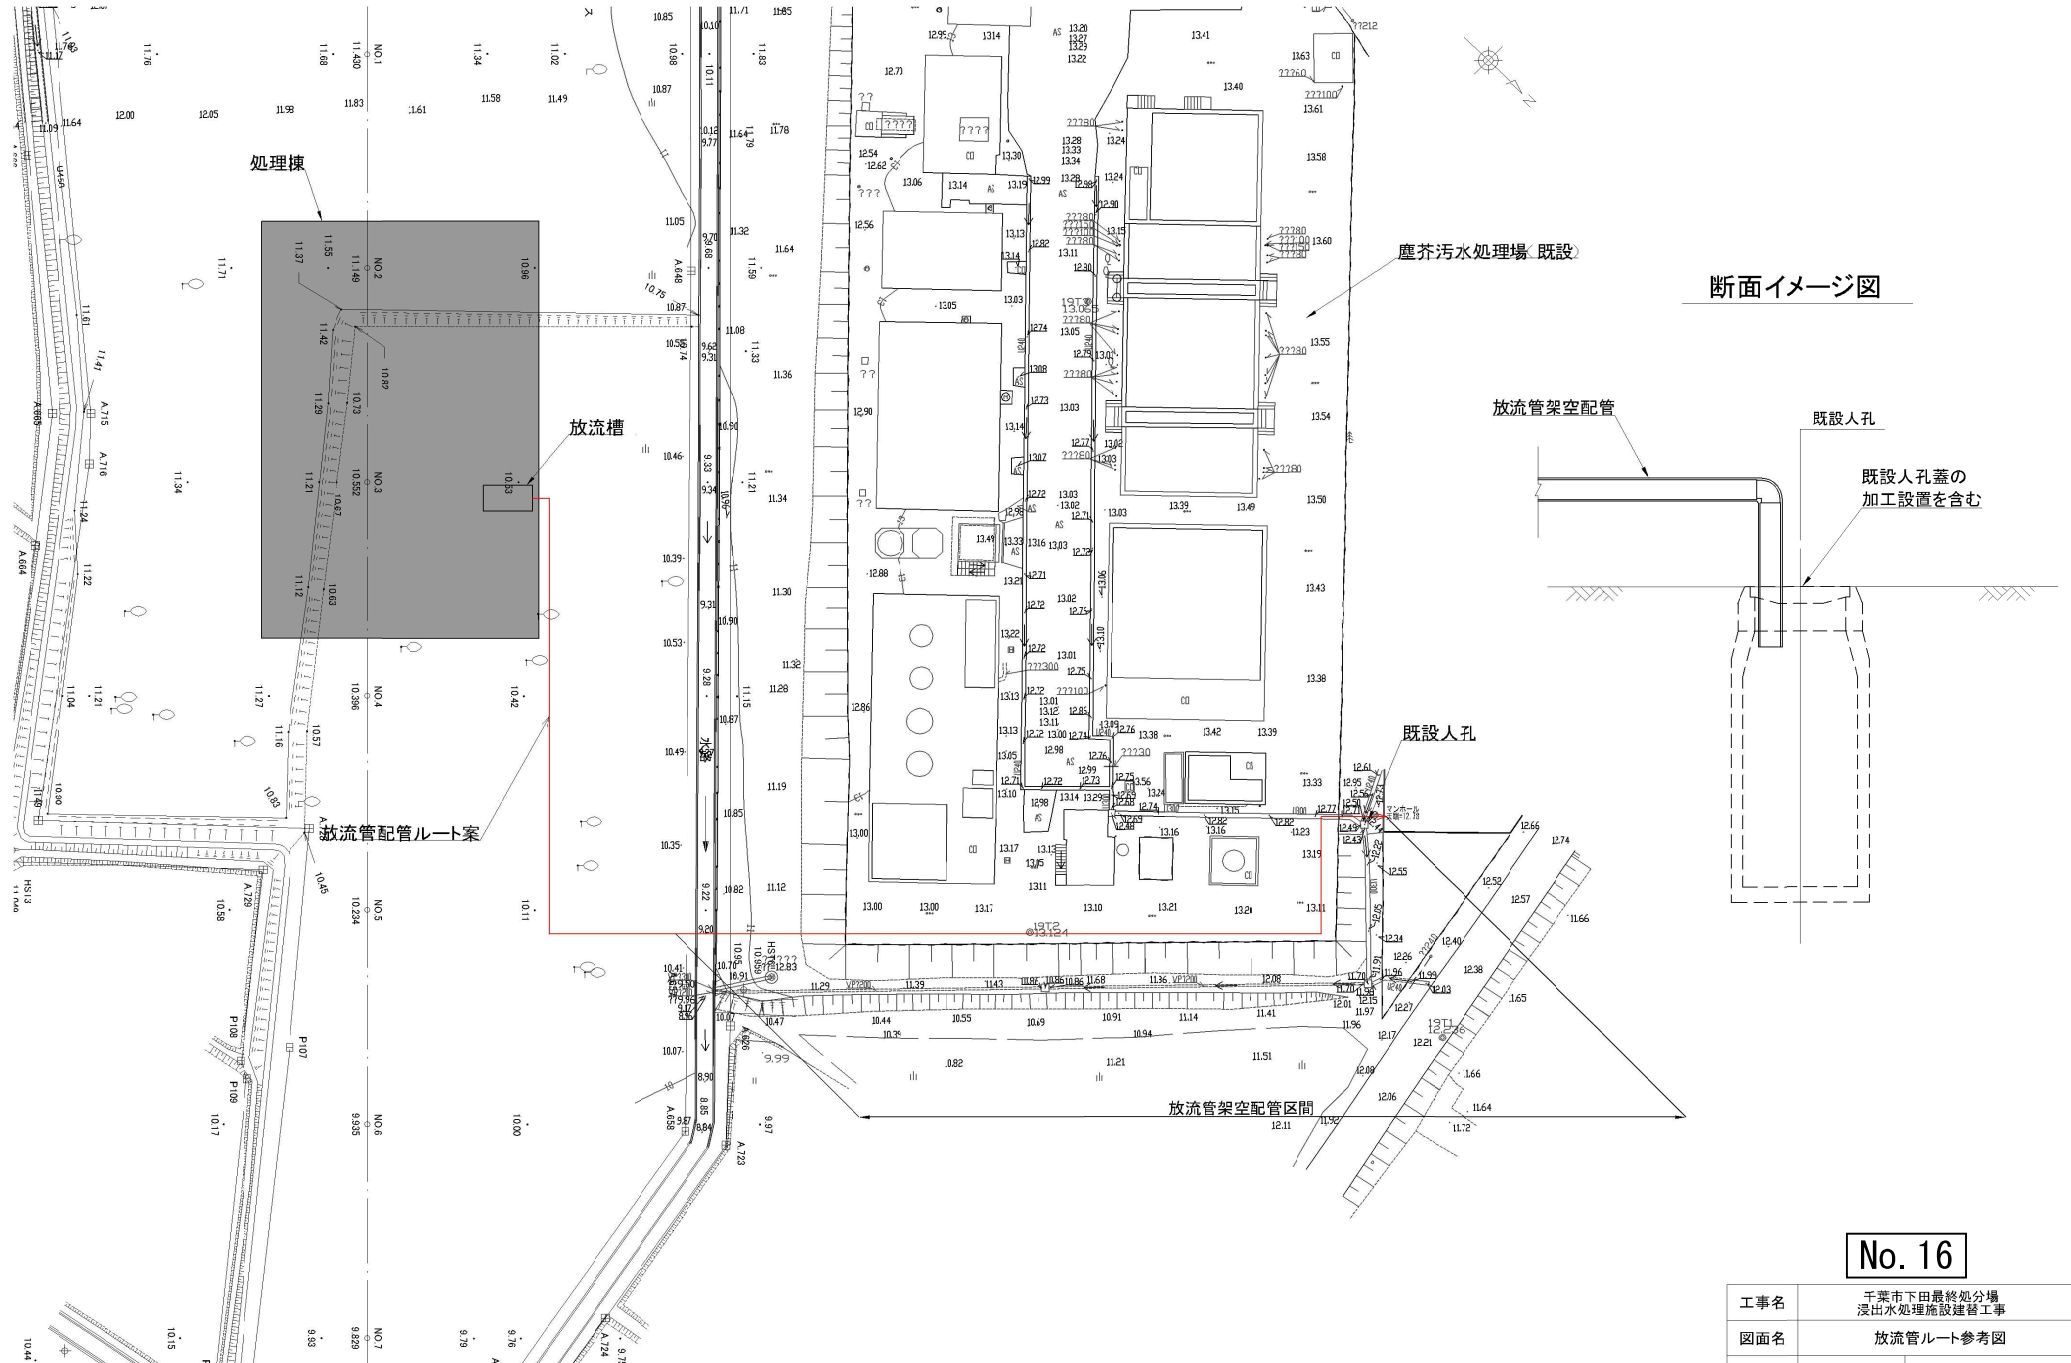


農業用水管撤去参考去図

平面図 S=1:400

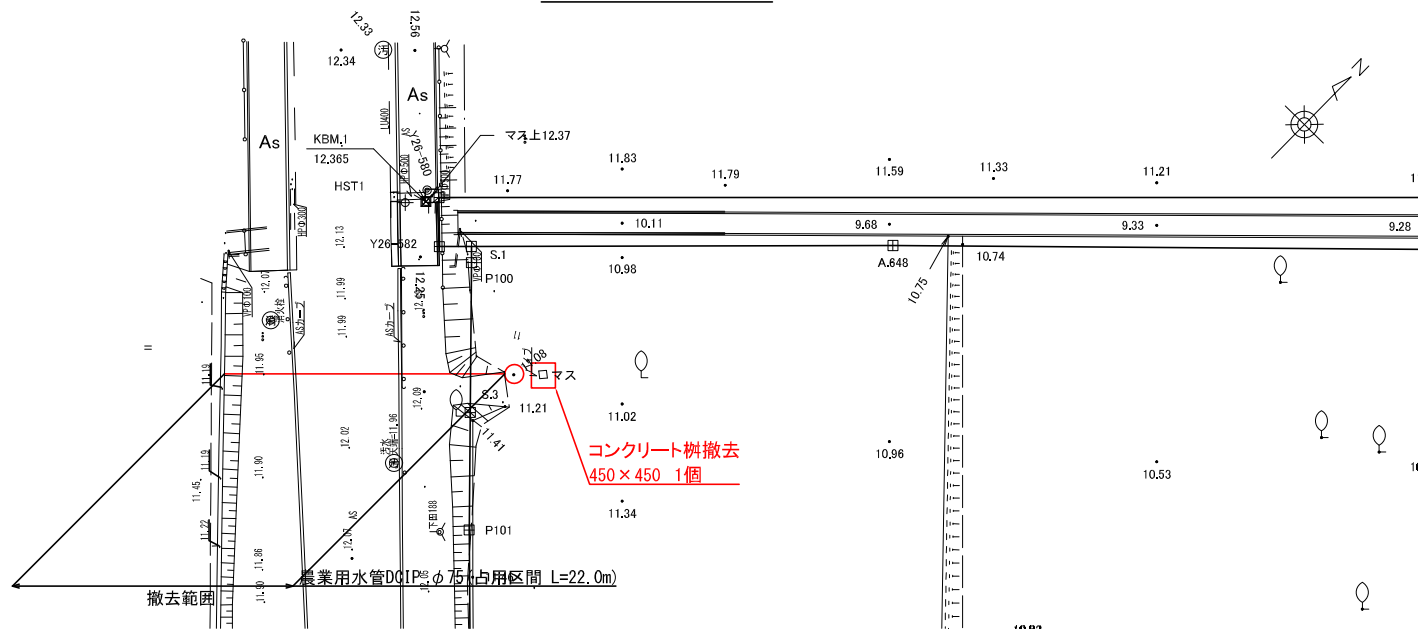

断面図 S=1:100

No.2+7.50

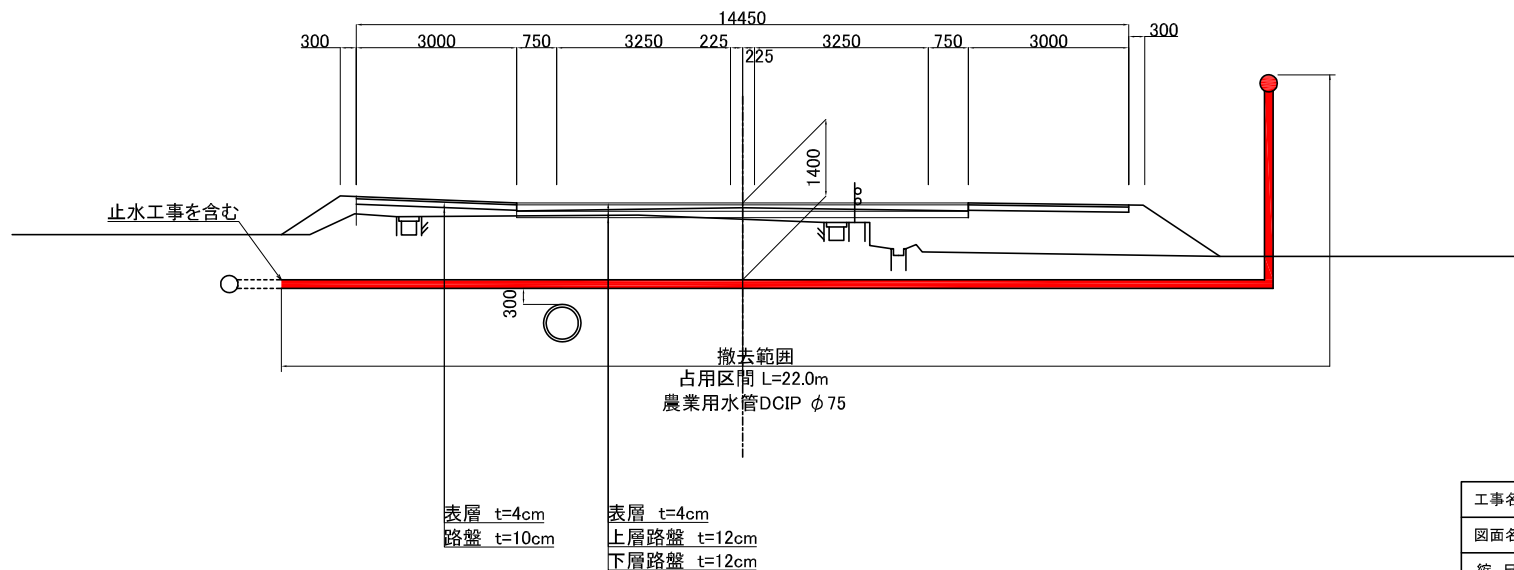

No. 17

工事名	千葉市下田最終処分場 浸出水処理施設建替工事	
図面名	農業用水管撤去参考図	
縮尺	図示 (A3)	