
 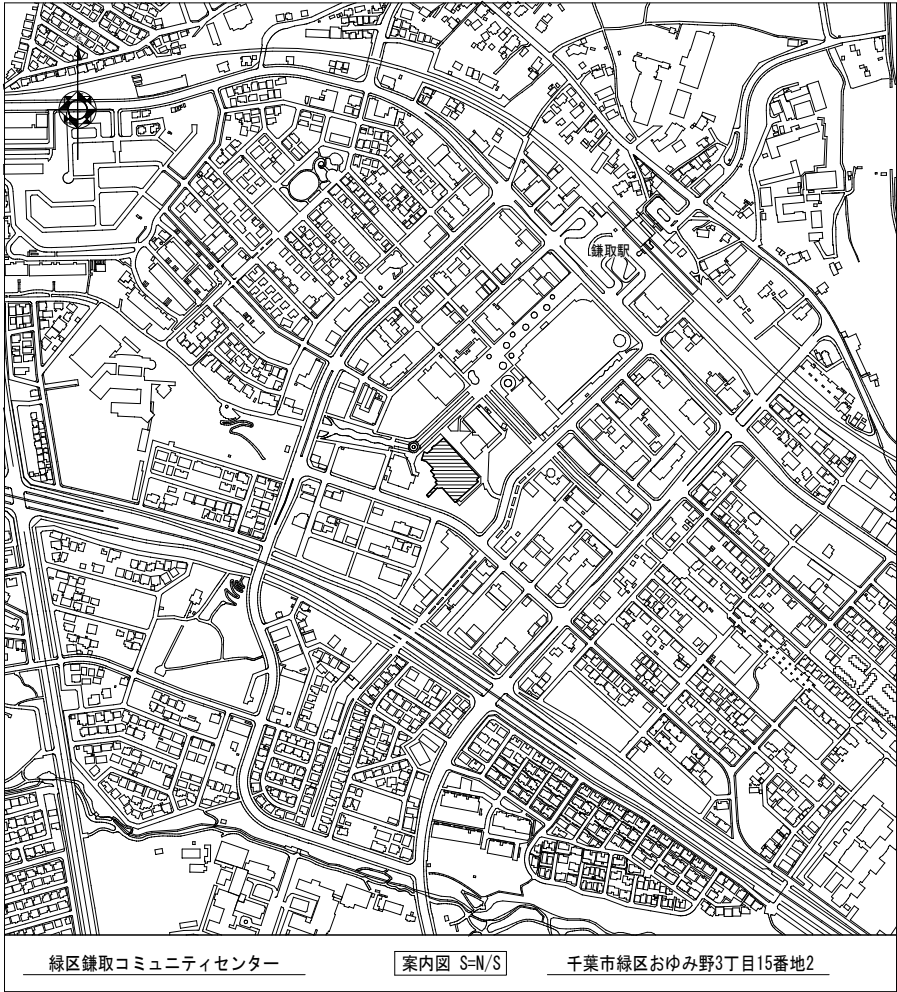


千葉市緑区鎌取コミュニティセンターLED照明灯交換修繕

図番	図面名称	縮尺
E-00	表紙・図面リスト	NONSCALE
E-01	案内図・配置図	A1:1/500 A3:1/1000
E-02	電灯盤リスト・体育館電灯設備平面図	NONSCALE




●特記事項

- 1) 施工にあたっては、十分な安全対策をとり、作業工程等を施設管理者と調整のうえ、施工を行う事。
- 2) 関係諸官庁へ届出の提出及び作成が必要な場合は、受注者にて代行し、それに係る費用も全て受注者の負担とする。
- 3) 本修繕で発生する廃棄物は適切に処理を行う事。
- 4) 本修繕に係る費用は全て受注者の負担とする。
- 5) 照明器具の安定器はP C B混入がないことの確認を行い、報告書を提出する事。P C Bの混入が認められた際は、施設管理者と協議し適正に保管、引き渡しを行う事。

 : 今回修繕範囲を示す。

電灯盤リスト（参考）


盤名称	主開閉器	回路番号	分岐回路				負荷容量 (VA)			付属機器	負荷名称
			1P	2P	2P (+A)	ELB	照明	コンセント	その他		
【L-6】 (自立形) 銅板製 指定色 (1) 1φ3W AC 100/200V CVT150sq 【至 CB 電灯盤No. 2 201 225AF/175AT】	N20B 3P 100AF/100AT	①		○			36				誘導灯
		A					30A				オートリフター
		B					30A				体育館
		C					30A				体育館
		D					30A				体育館
		E					30A				体育館
		F					30A				体育館
		G					30A				体育館
		H					30A				体育館
		I					30A				体育館
		J					30A				体育館
		K					30A				体育館
		L				○				TS※1、MC※1	外灯
		M				○				TS※1、MC※1	外灯
		N		○							機械室・倉庫
		O		○							予備
		P		○							予備
		①		○							予備
		②				○		600		TS※1、MC※1	屋外階段 (3)
		③		○				50			リモコントランス
		④		○				-			ソーラータイマー回路
(2) 1φ2W DC 100V FP22sq-2C 【至 CB 非常動力電灯盤 702 100AF/100AT】	N20B 2P 50AF/20AT	A		○							予備
		B				○					予備
		1	○					400			体育館・機械室・カトリレー
		2	○					300			体育館
		3	○								受水槽室・倉庫 (11) 換気扇
		4	○					-			受水槽電磁弁
		5	○					-			体育館北側排煙窓駆動部
		6	○					-			体育館南側排煙窓駆動部
		7	○					-			体育館北側排煙窓制御盤
		8	○					-			体育館南側排煙窓制御盤
		9	○					-			予備
		10	○					-			予備
								22890	900		
									計 23790		
		◇		○				1500			非常照明
									計 1500		

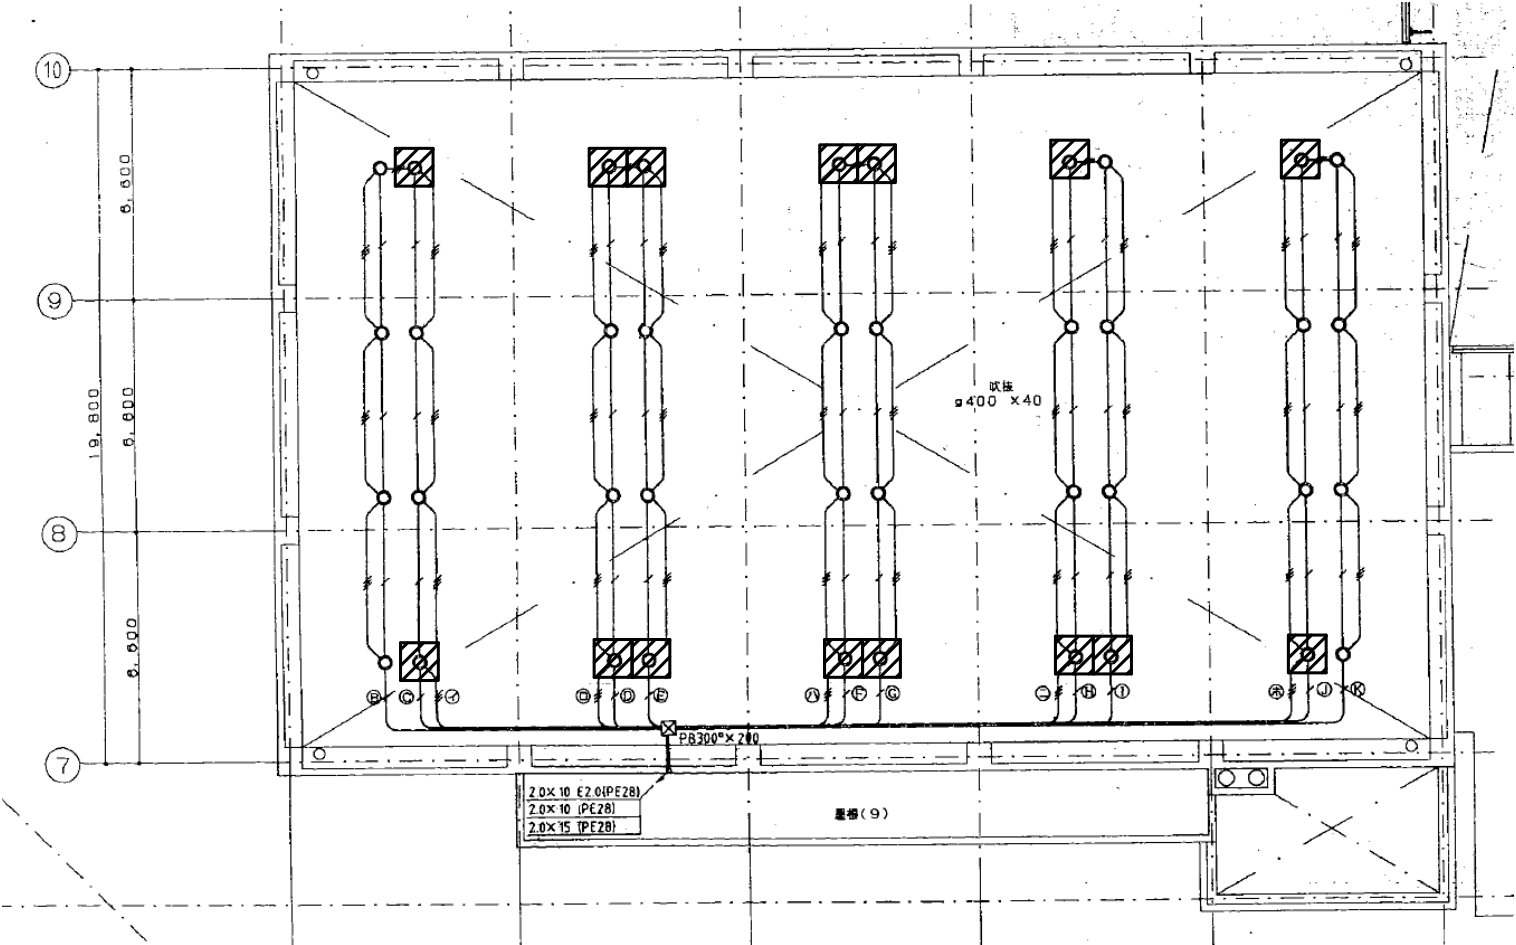


体育館 3 階平面図

更新対象 (既設照明用昇降機及びLED照明器具撤去後、LED照明器具新設)

照明器具姿図（参考）

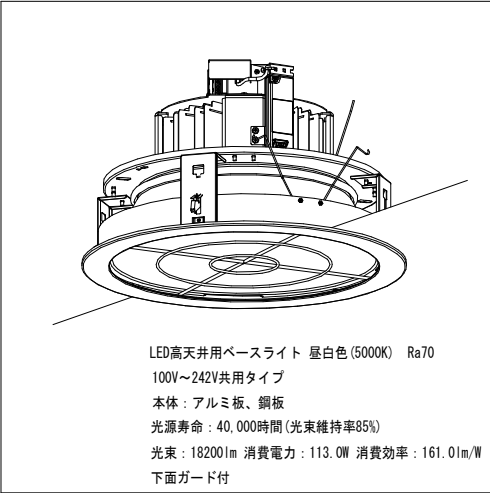


- ・既設照明用昇降機及びLED照明器具の撤去箇所、LED照明器具の新設箇所については、施設管理者と協議のうえ決定すること。
- ・照明器具には落下防止ワイヤーを取り付けること。
- ・照明器具の配線は既設再使用とする。

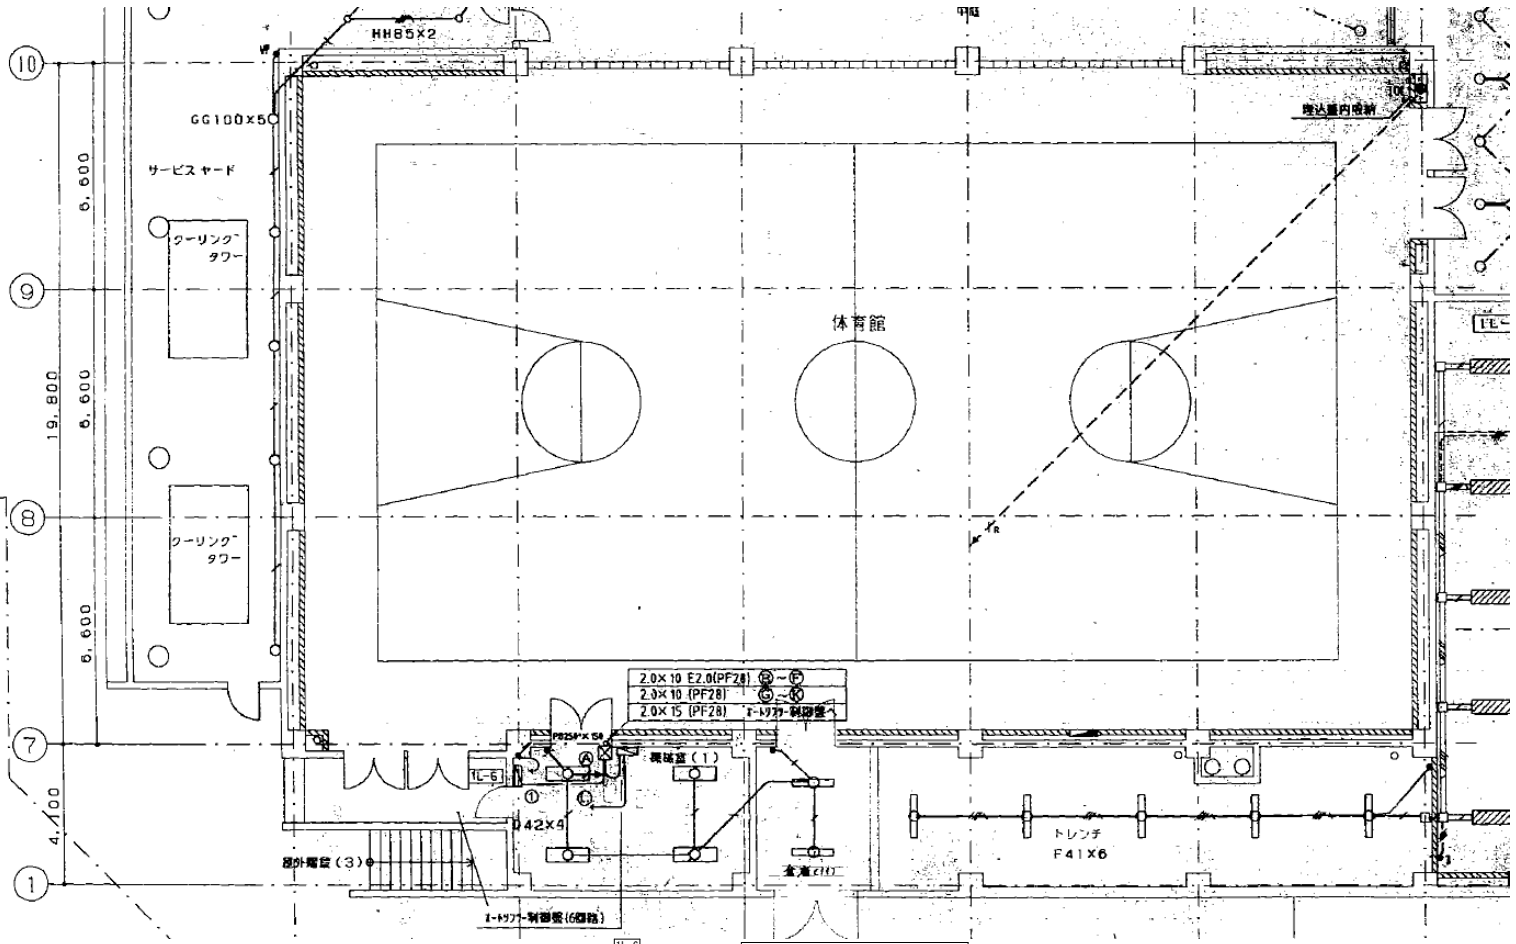

体育館 1 階平面図

移動式足場姿図（参考）

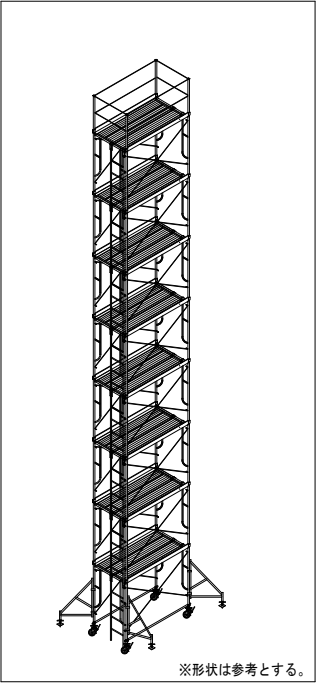

- ・仮設足場の設置・使用計画については事前に所管課と協議の上決定すること。
- ・仮設足場使用時に体育館を傷つけないよう養生をすること。