


動力 = 次側電氣平面圖 $S = 1:500$

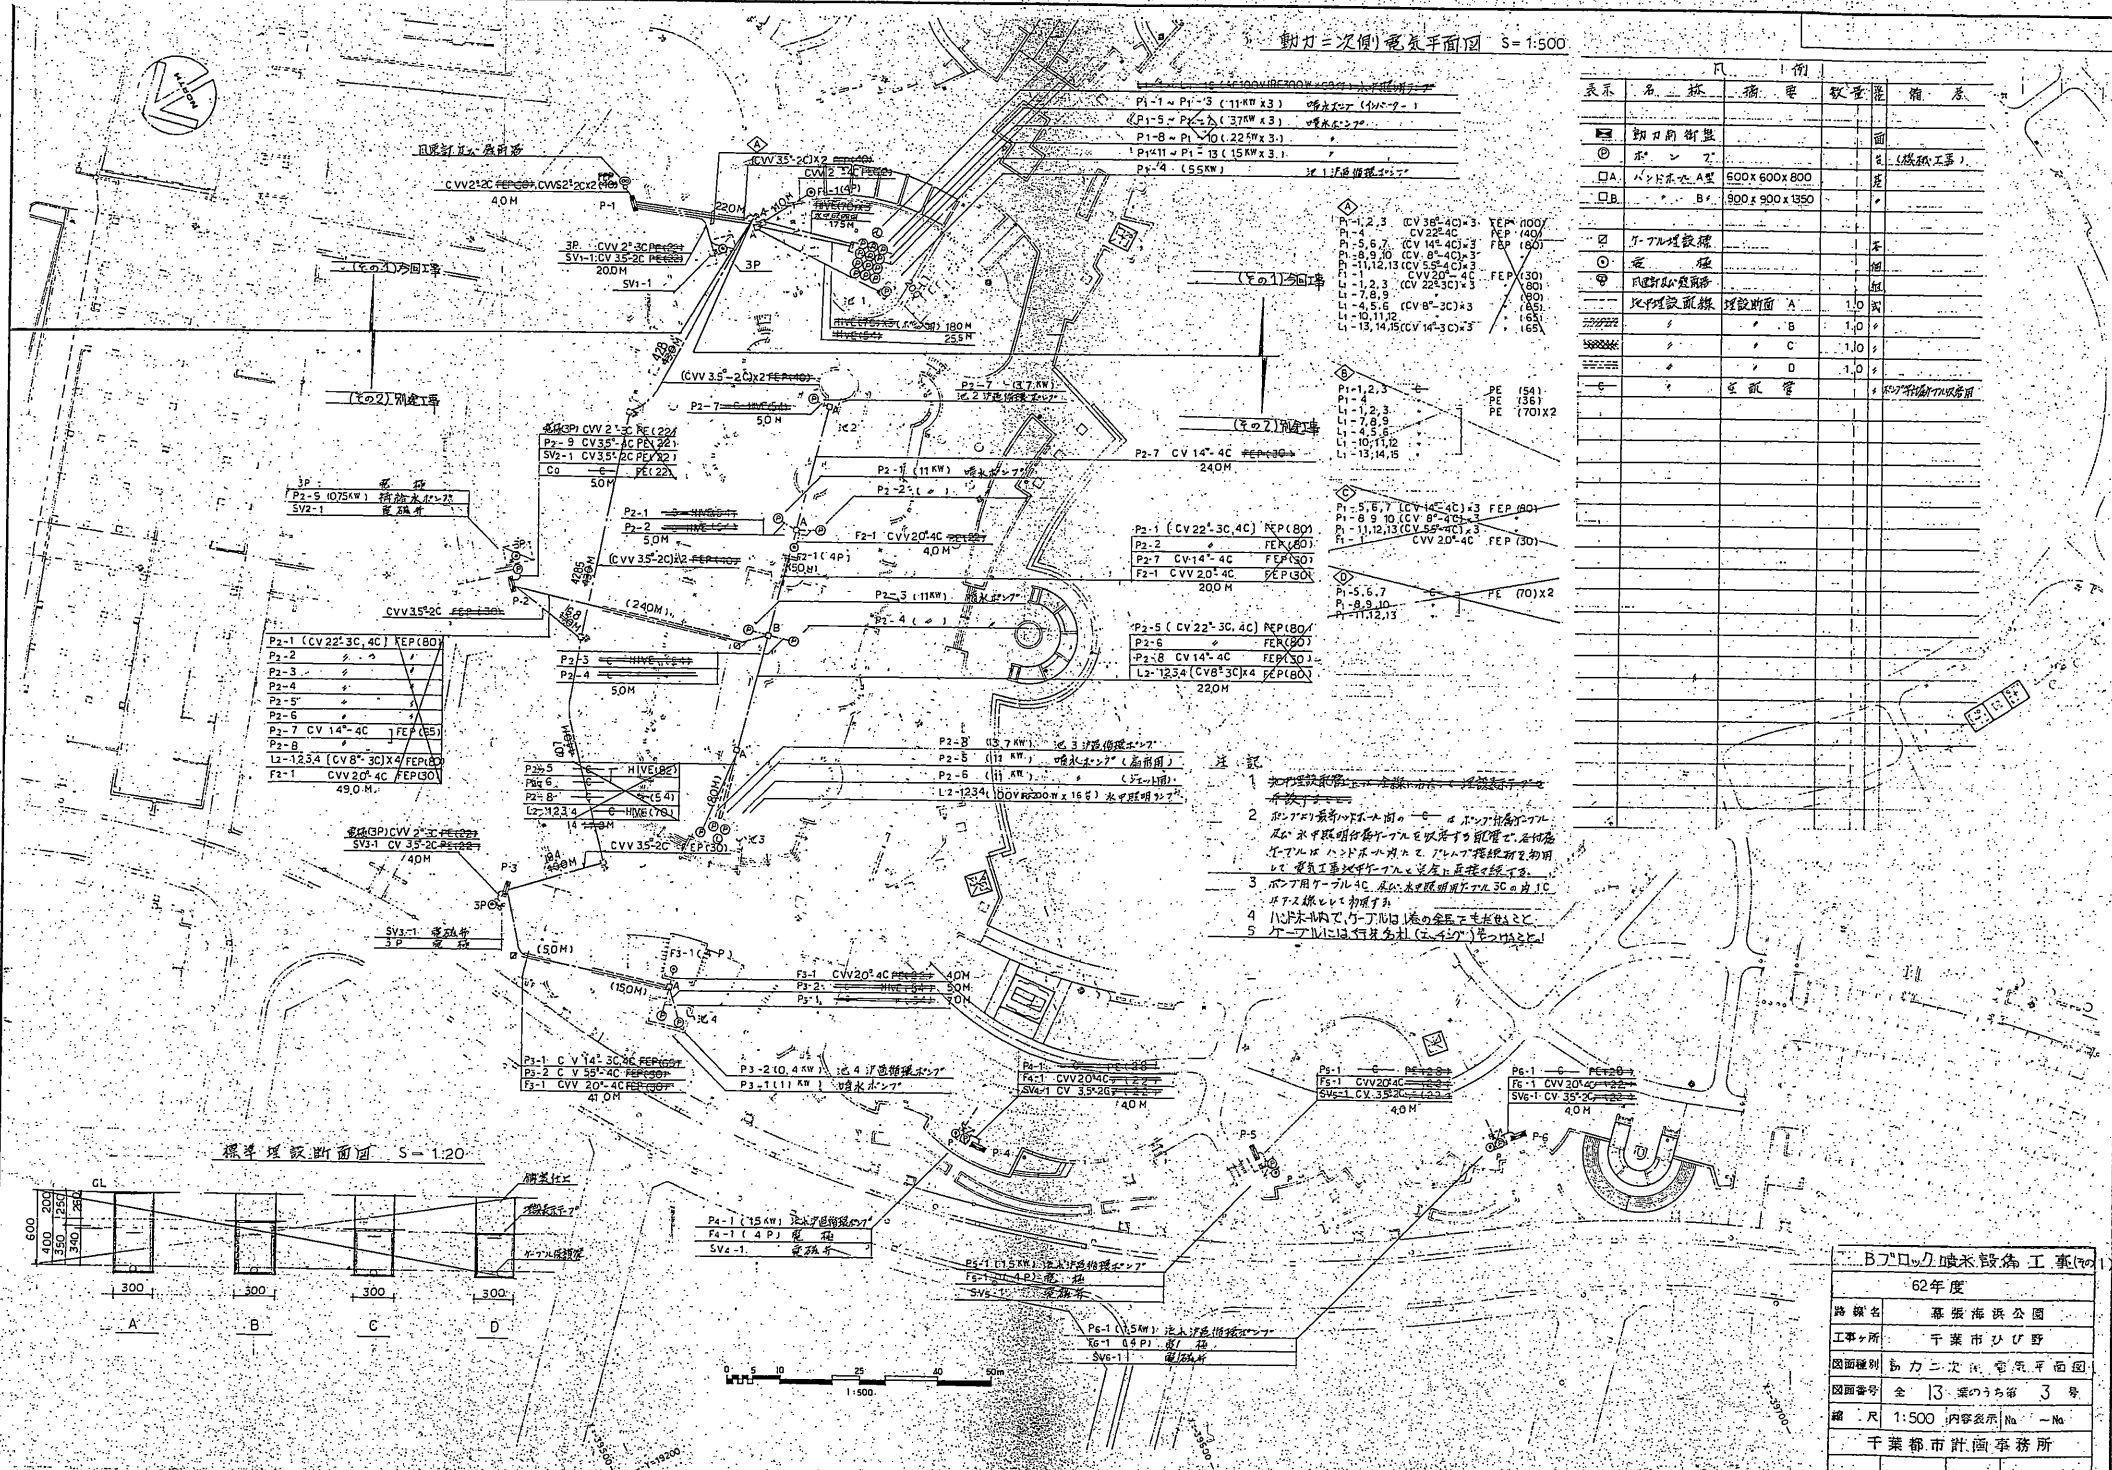

表示	名	称	规格	数量	单位	备注
③	朔刀開衝盤				面	
④	ホシ型				片	(樣板工事)
□A	バツ切床 2A	600 x 600 x 800			床	
□B	バツ切床 B1	900 x 900 x 1350			床	
⑤	5-7L投線機				台	
⑥	投線機				台	
⑦	吊钩式吸塵器				組	
	比例投線機	投線前面 A	1.0	台		
2500222	投線機	B	1.0	台		
5000222	投線機	C	1.0	台		
5000222	投線機	D	1.0	台		
⑧	吊钩式吸塵管				根	(吊钩式吸塵器用)

B7ブロック噴水設備工事(99)	
62年度	
路線名	幕張海浜公園
工事場所	千葉市ひび野
図面種別	動力二次配管電気平面図
図面番号	全 3 葉のうち第 3 号
縮 尺	1:500 内容表示 No. ~No.
千葉都市計画事務所	

[illegible]

The diagram illustrates a power distribution system. At the top, a horizontal main busbar is shown with several vertical feeders connected to it. The main busbar is labeled "150A SUS 304". One of the feeders is labeled "150A SUS 304". Another feeder is labeled "150A SUS 304". A label "150A SUS 304" is also present near the bottom left. On the right side, there are labels "150A SUS 304" and "150A SUS 304". Below the main busbar, there is a section labeled "150A SUS 304". To the right of this section, there is a label "150A SUS 304". Further right, there is a label "150A SUS 304". At the bottom right, there is a label "150A SUS 304".

Technical drawing of a roof structure showing a cross-section (A-A) and a plan view (C-C).

Cross-section (A-A): Shows a roof structure with a height of 510. The roof is supported by a concrete slab (コンクリートスラブ) and a steel beam (鋼梁). The roof is covered with a waterproofing layer (防水層) and a drainage layer (排水層). The drawing is labeled "A-A" and "510".

Plan view (C-C): Shows a roof structure with a width of 5500 x 1600. The roof is supported by a concrete slab (コンクリートスラブ) and a steel beam (鋼梁). The roof is covered with a waterproofing layer (防水層) and a drainage layer (排水層). The drawing is labeled "C-C" and "5500 x 1600".

Labels and Dimensions:

- 5500 x 1600 (Overall dimensions)
- 510 (Height)
- 850 (Height of the roof structure)
- 250 (Height of the roof structure)
- 水タンク (Water tank)
- 水ポンプ (Water pump)
- 防水層 (Waterproofing layer)
- 排水層 (Drainage layer)
- コンクリートスラブ (Concrete slab)
- 鋼梁 (Steel beam)
- 3.7KW, 1.1KW, 1.5KW, 1.5KW, 2.2KW, 2.2KW, 1.1KW, 2.2KW, 3.7KW, 3.7KW, 1.5KW, 1.1KW (Power ratings)
- PI-1, PI-2, PI-3, PI-4, PI-5, PI-6, PI-7, PI-8, PI-9, PI-10, PI-11, PI-12, PI-13 (Labels for the roof structure)
- SUS 鋼材全周 (3ヶ所) 6.0 (SUS steel material, 3 locations, 6.0)
- SUS 鋼材 (SUS steel material)
- 防雨カーブレット (A, B) (Rainproof curb (A, B))
- 排水パイプ (排水) (Drainage pipe (drainage))
- C-C' 断面 (1/20) (C-C' section (1/20))

[illegible]

コントロールシート)ズル(国)ハ、ホゾ。


品名	仕様	数量	単位	単価	備考
中用電圧200V 2P-1φ	200A×327 ^{mm} ×5 ^{mm} 56	1.0	台	10,200	2P2φ 554-4C
中用電圧 2P-1φ	150A×225 ^{mm} ×5 ^{mm} 111	3.0	台	8,200	2P 2φ
中用電圧 2P-1φ	100A×107 ^{mm} ×3 ^{mm} 32	3.0	台	1,350	4C
中用電圧 2P-1φ	80A×70 ^{mm} ×3 ^{mm} 22	3.0	台	350	4C
中用電圧 2P-1φ	65A×50 ^{mm} ×3 ^{mm} 15	3.0	台	270	4C
中用電圧 2P-1φ	TSN-39B 同前33A	514.0	本	BS 304-2φ	2φ
中用電圧 2P-1φ	SUS 304 150A 100A	1.0	本	SUS 304	304
中用電圧 2P-1φ	150A×107 ^{mm} ×L=900	2.0	本	SUS 304	304
中用電圧 2P-1φ	150A 4φ L=500	1.0	本	SUS 304	304
中用電圧 2P-1φ	100A 4φ L=500	3.0	本	SUS 304	304
中用電圧 2P-1φ	80A 4φ L=800	3.0	本	SUS 304	304
中用電圧 2P-1φ	65A 4φ L=800	2.0	本	SUS 304	304
中用電圧 2P-1φ	65A 4φ L=500	1.0	本	SUS 304	304
中用電圧 2P-1φ	150A GV 107 ^{mm} ×3 ^{mm}	3.0	台	10,200	2P2φ 554-4C
中用電圧 2P-1φ	100A 4φ	3.0	本	SUS 304	304
中用電圧 2P-1φ	80A 4φ	6.0	本	SUS 304	304
中用電圧 2P-1φ	65A 4φ	3.0	本	SUS 304	304
中用電圧 2P-1φ	15A 4φ	514.0	本	BS 304-2φ	2φ
中用電圧 2P-1φ	ISP (中用電圧 2P-1φ)	1.0	台	SUS 304	304
中用電圧 2P-1φ	(B) ISP (中用電圧 2P-1φ)	1.0	台	SUS 304	304
中用電圧 2P-1φ	(C) 1P (中用電圧 2P-1φ)	1.0	台	SUS 304	304
中用電圧 2P-1φ	100V RS 270W	69.0	灯	12	12
中用電圧 2P-1φ	150A SUS 210A	6.2	m	100	100
中用電圧 2P-1φ	100A	18.0	m	100	100
中用電圧 2P-1φ	80A	14.9	m	100	100
中用電圧 2P-1φ	65A	8.0	m	100	100
中用電圧 2P-1φ	SUS 304	1.0	台	SUS 304	304
中用電圧 2P-1φ	4φ 200V 2P SUS 304	1.0	台	SUS 304	304

別途工事


二、

B7ロック噴水設備 工事
62年度


施設名	喜望峯公園
工事場所	千葉市ひび野
図面種別	噴水設計図面(No.1, No.2)
図面番号	全 13 葉のうち第 5 号
縮尺	図示 内装表示 No. ~ No.
千葉都市計画事務所	

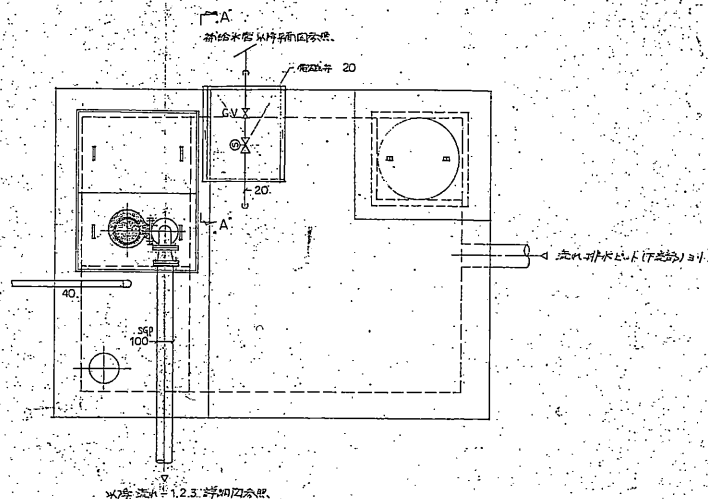


平面図

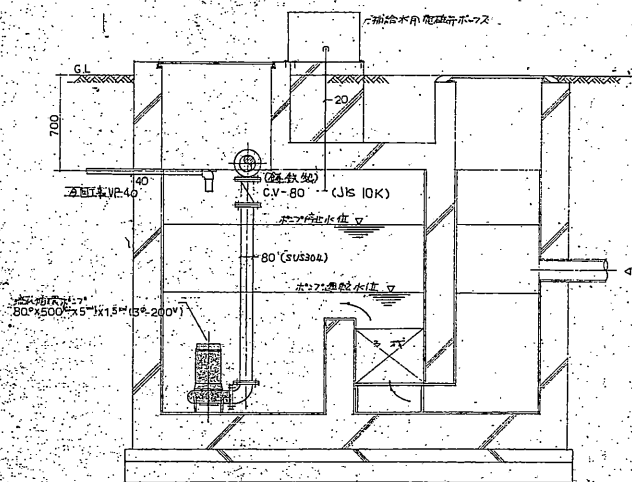

断面図

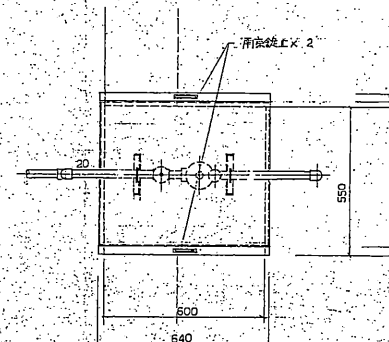


排水ポンプ	6.5
排水口	7.05
排水口	6.5
排水口	5.59
排水口	5.56
排水口	5.55

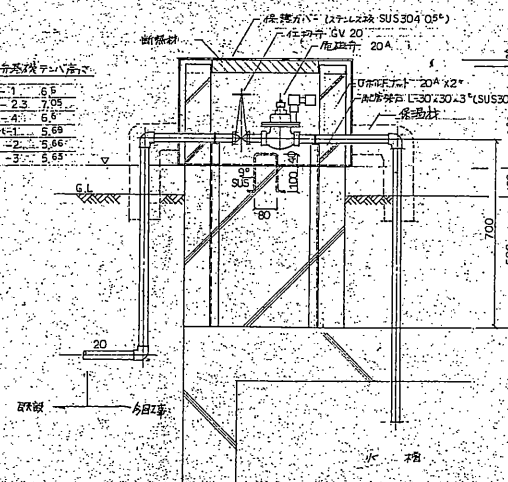


A-A 断面図 S=1/10


排水ポンプ	6.5
排水口	7.05
排水口	6.5
排水口	5.59
排水口	5.56
排水口	5.55

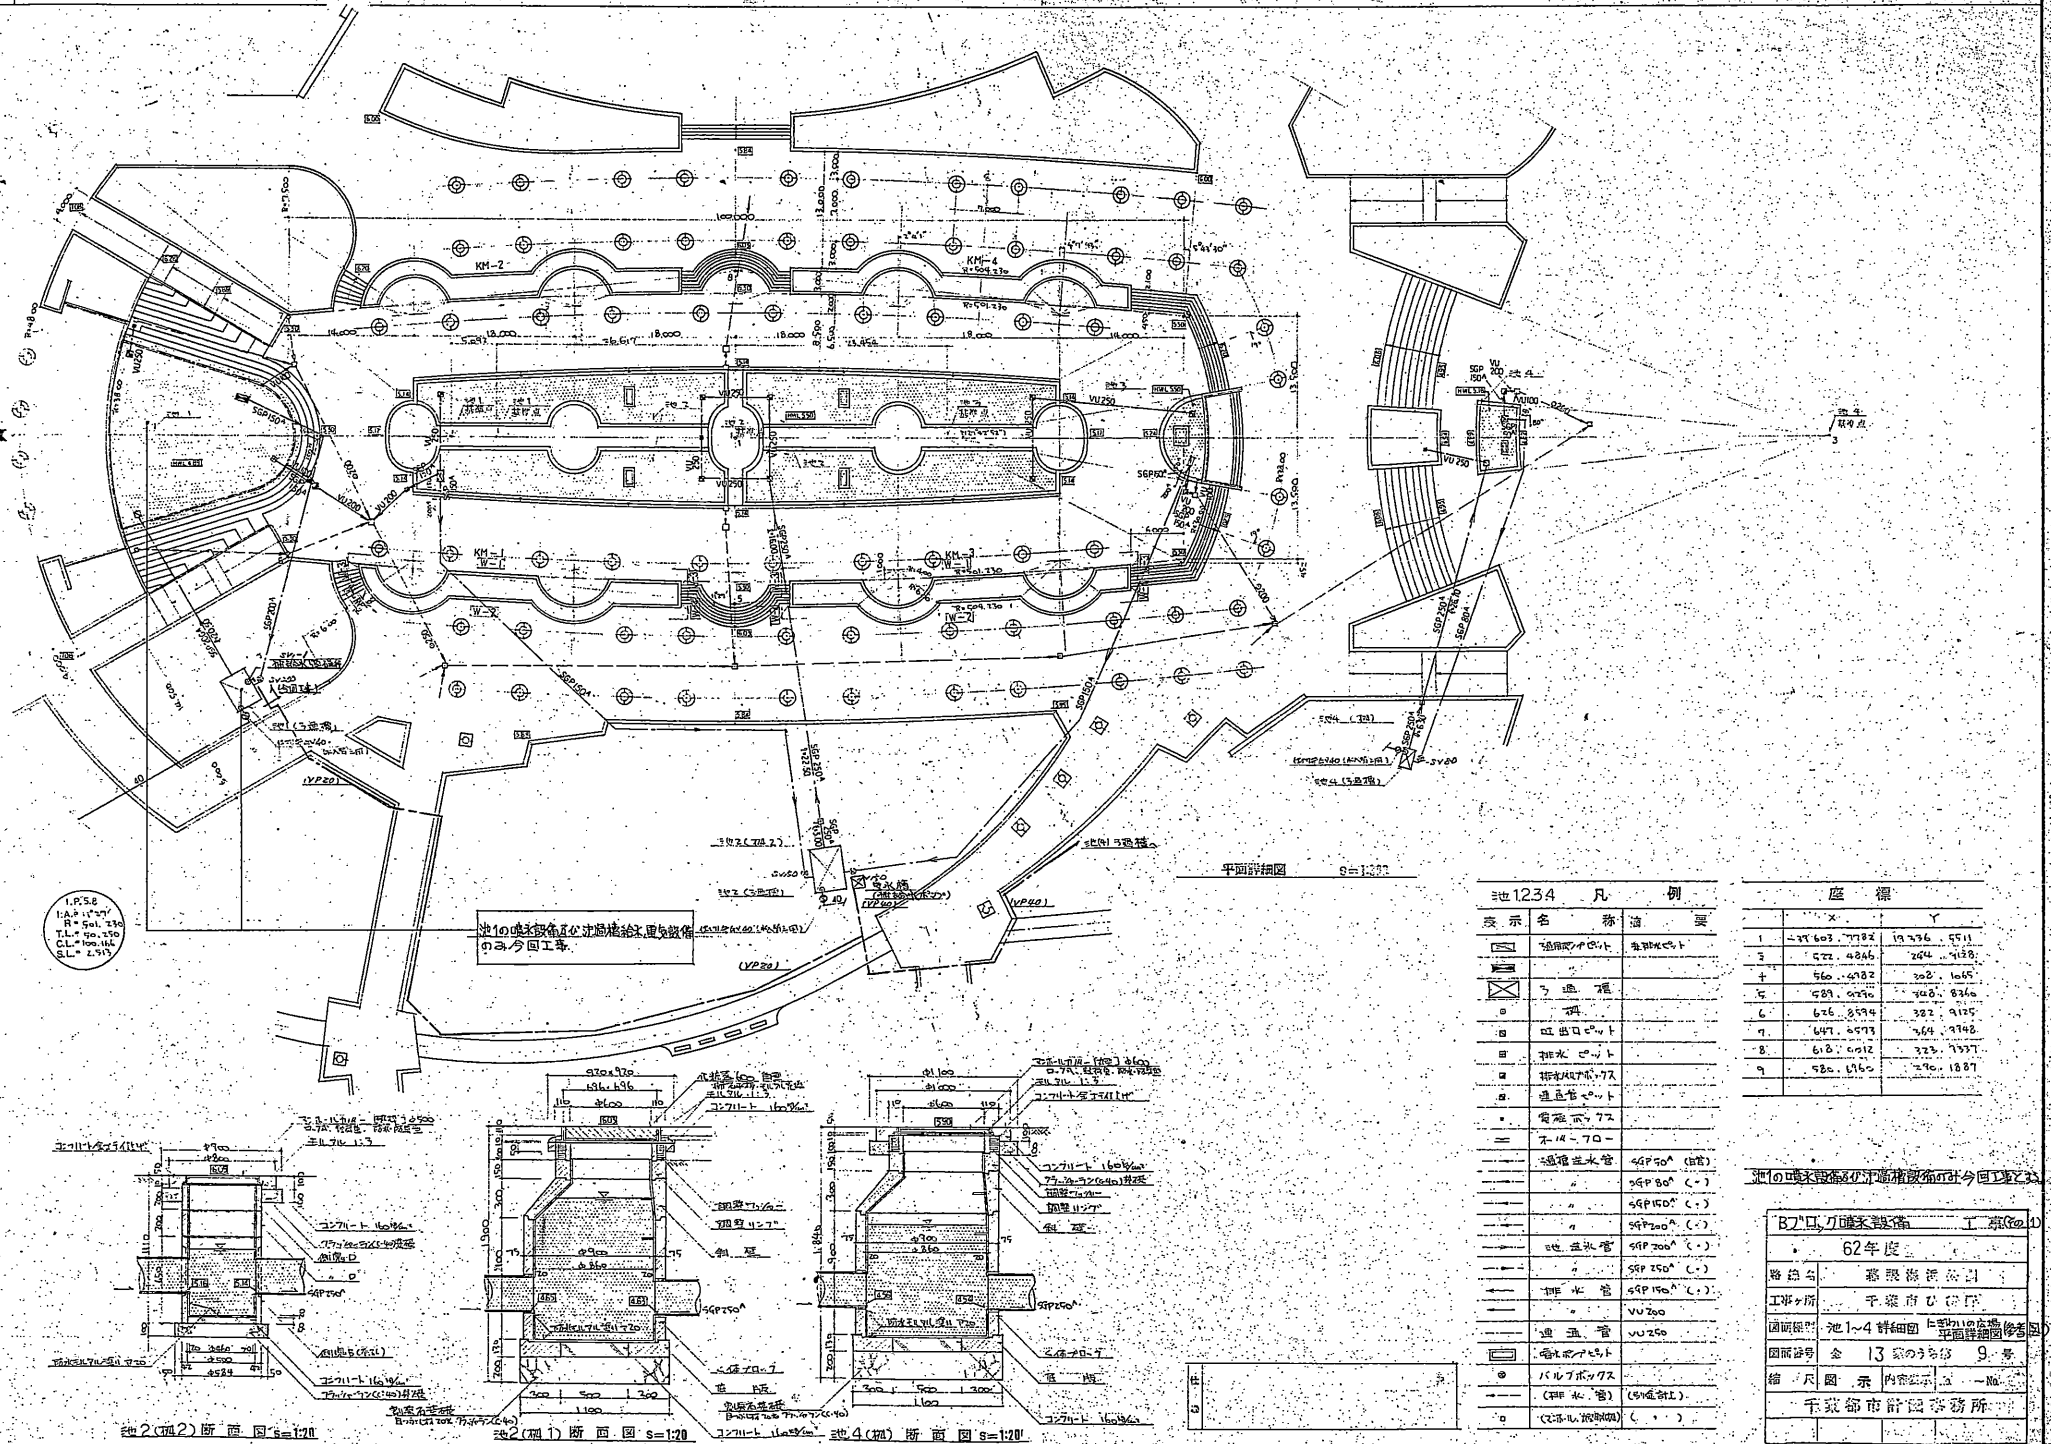




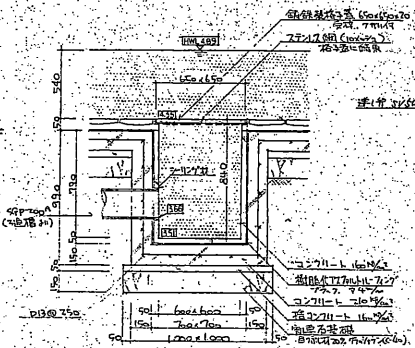


1-1-70 詳細図 S=120

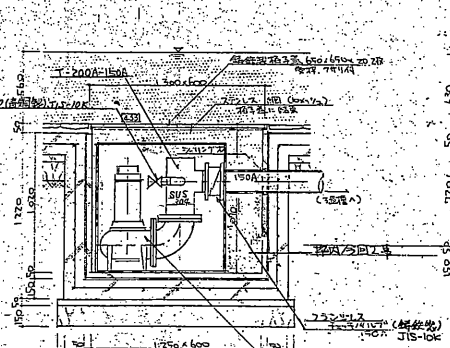

2-2-70 詳細図 S=120

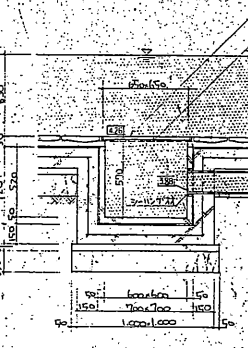


3-3-70 詳細図 S=120

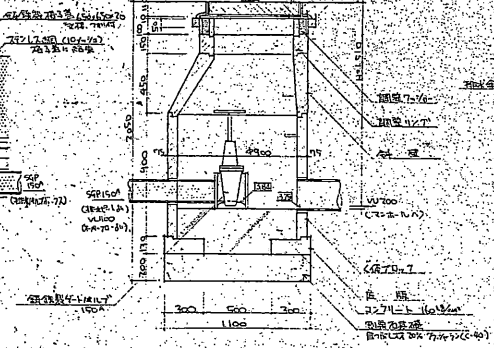


4-4-70 詳細図 S=120




5-5-70 詳細図 S=120

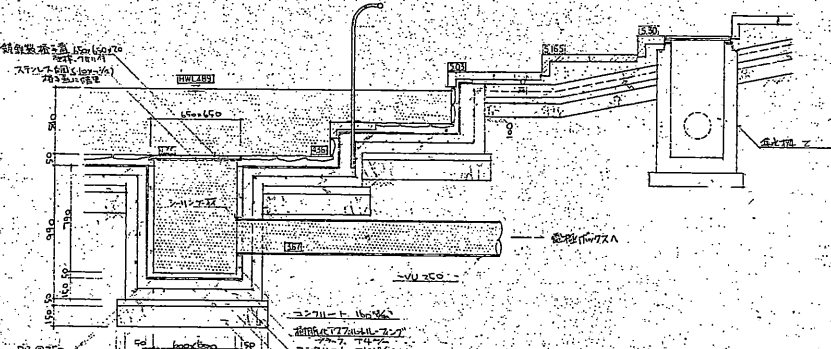


6-6-70 詳細図 S=120

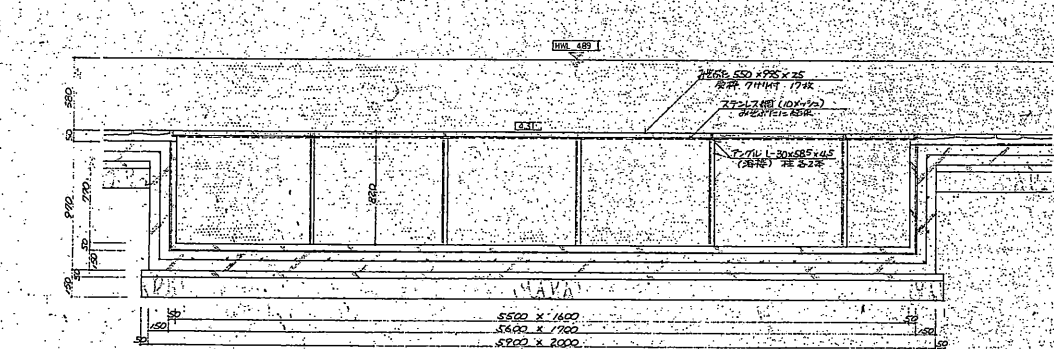

7-7-70 詳細図 S=120

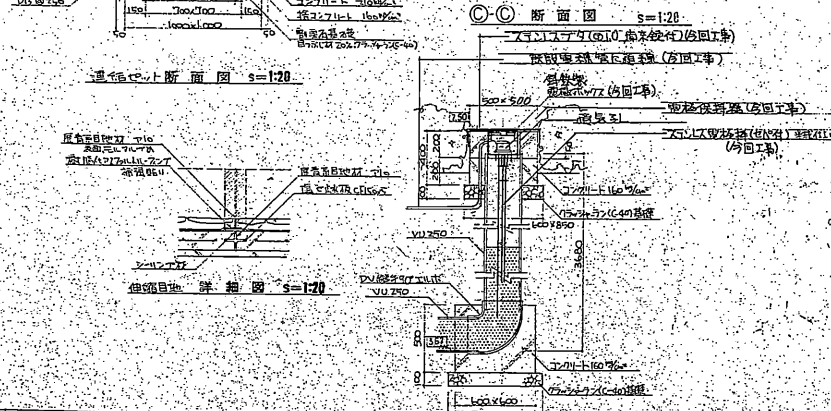


8-8-70 詳細図 S=120

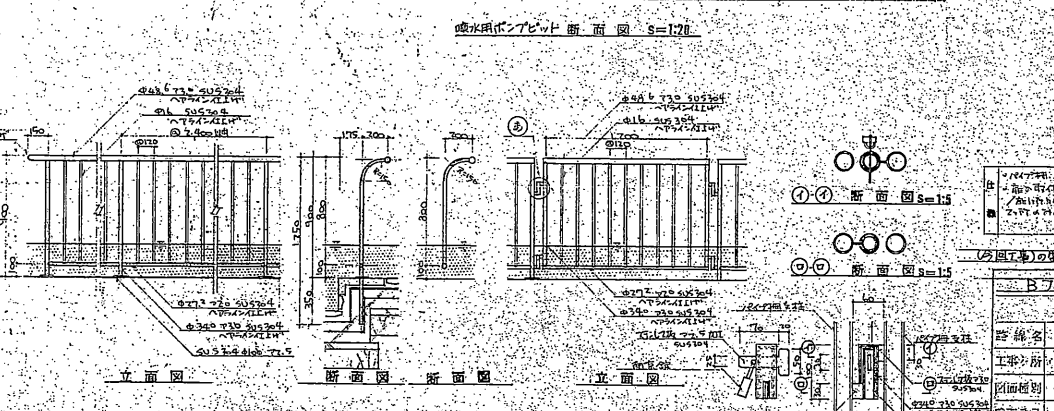

9-9-70 詳細図 S=120

B-7-70 詳細図 S=120	
62 年 度	
設計者	設計事務所
工事名	工事名
図面番号	図面番号
縮尺	縮尺
工務部	工務部


1. 鉄筋の配置は、図面に示す通りとする。
2. 鉄筋の径は、図面に示す通りとする。
3. 鉄筋の長さ、位置は、図面に示す通りとする。
4. 鉄筋の接続は、図面に示す通りとする。
5. 鉄筋の保護層は、図面に示す通りとする。

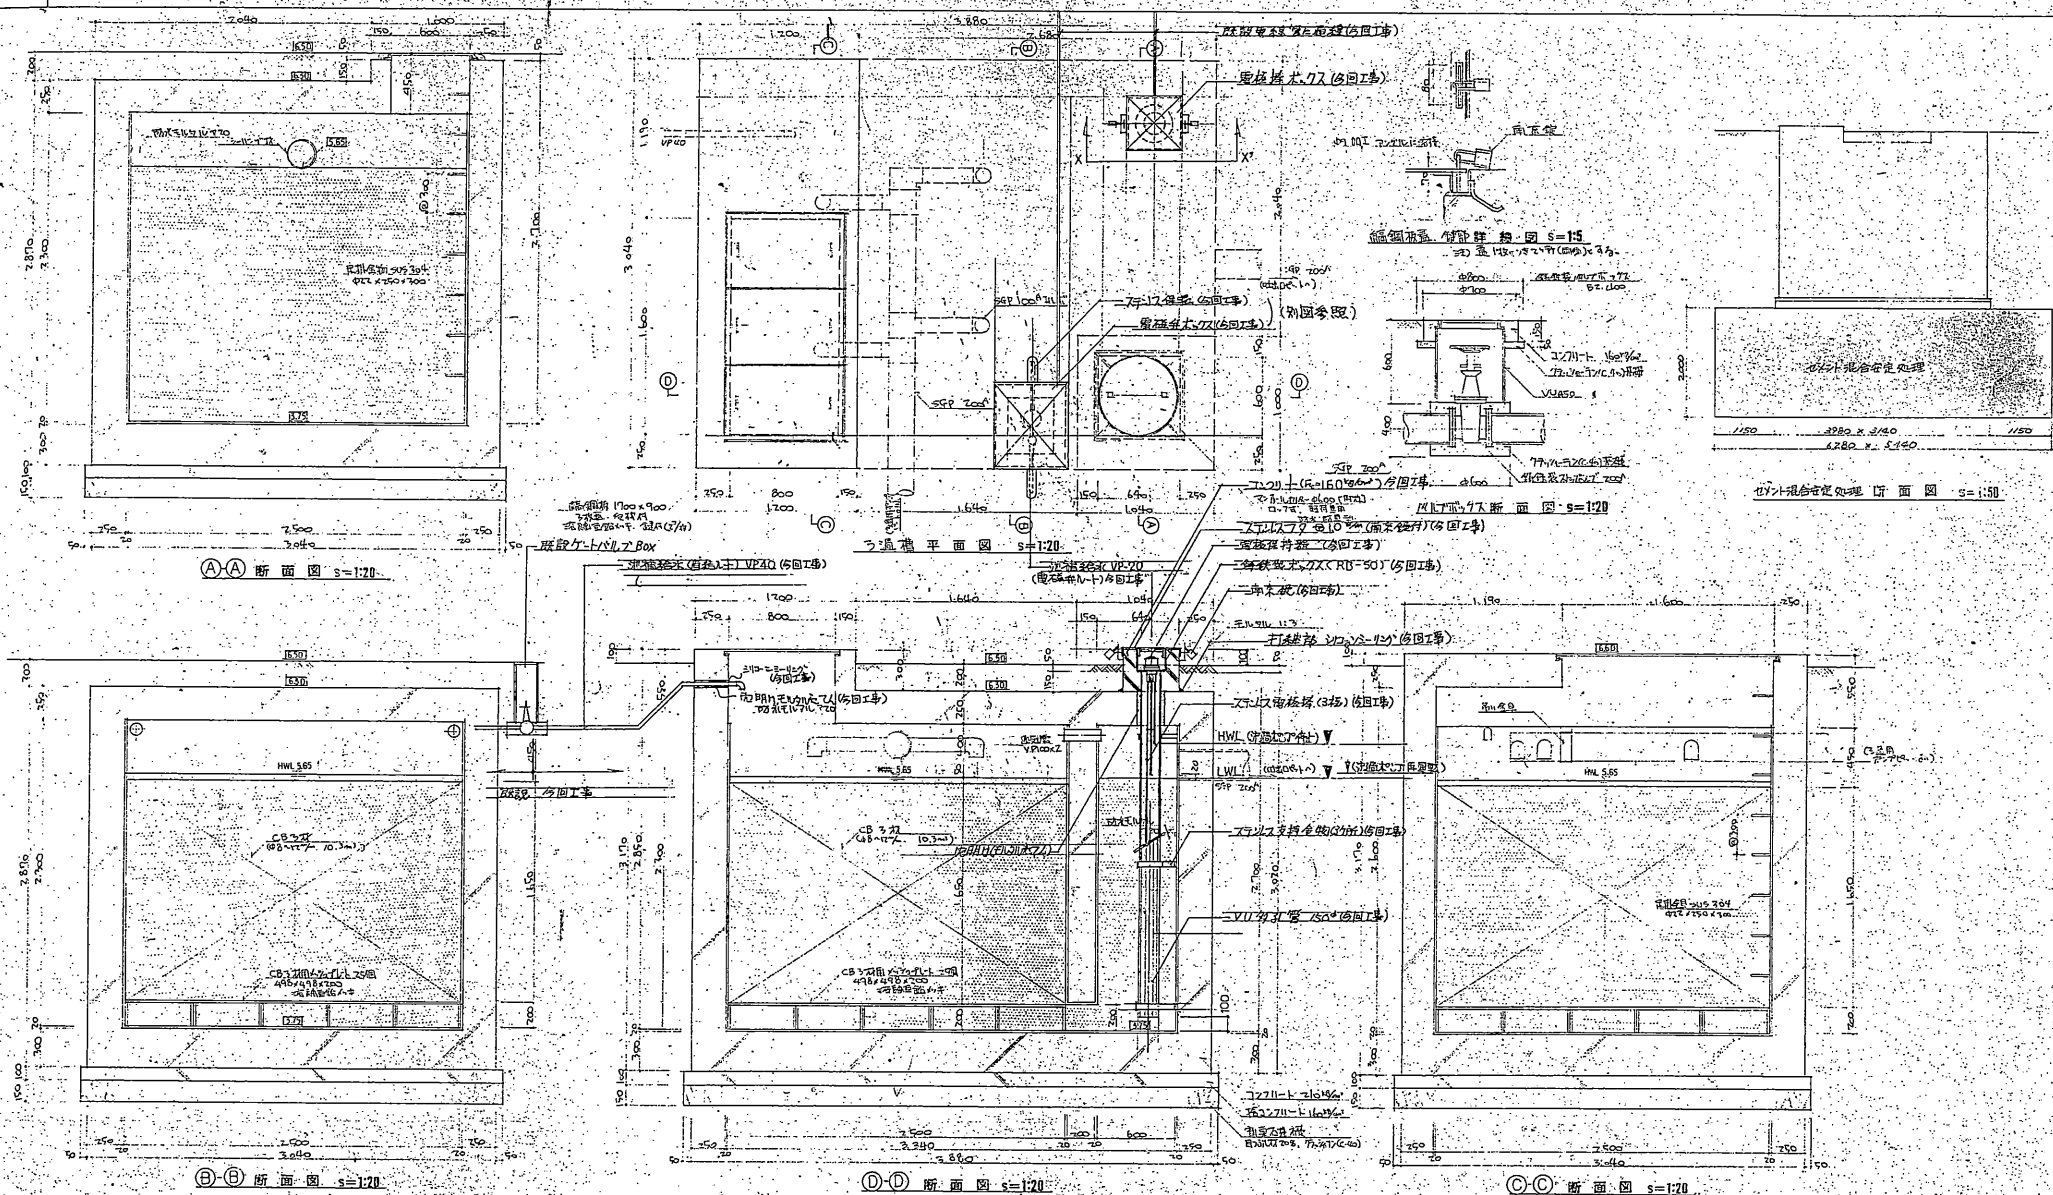

(分)工事を特記以外は概略とす


工種	下水道施設工事
年度	62年度
路線名	葛西臨海公園
工事場所	千葉市ひび野
図面種類	竣工 設備図
図面番号	全 13 葉のうち第 12 号
積尺	図示内容表示 1/100
作成	千葉都市計画事務所

1. 汚水ポンプの設置位置

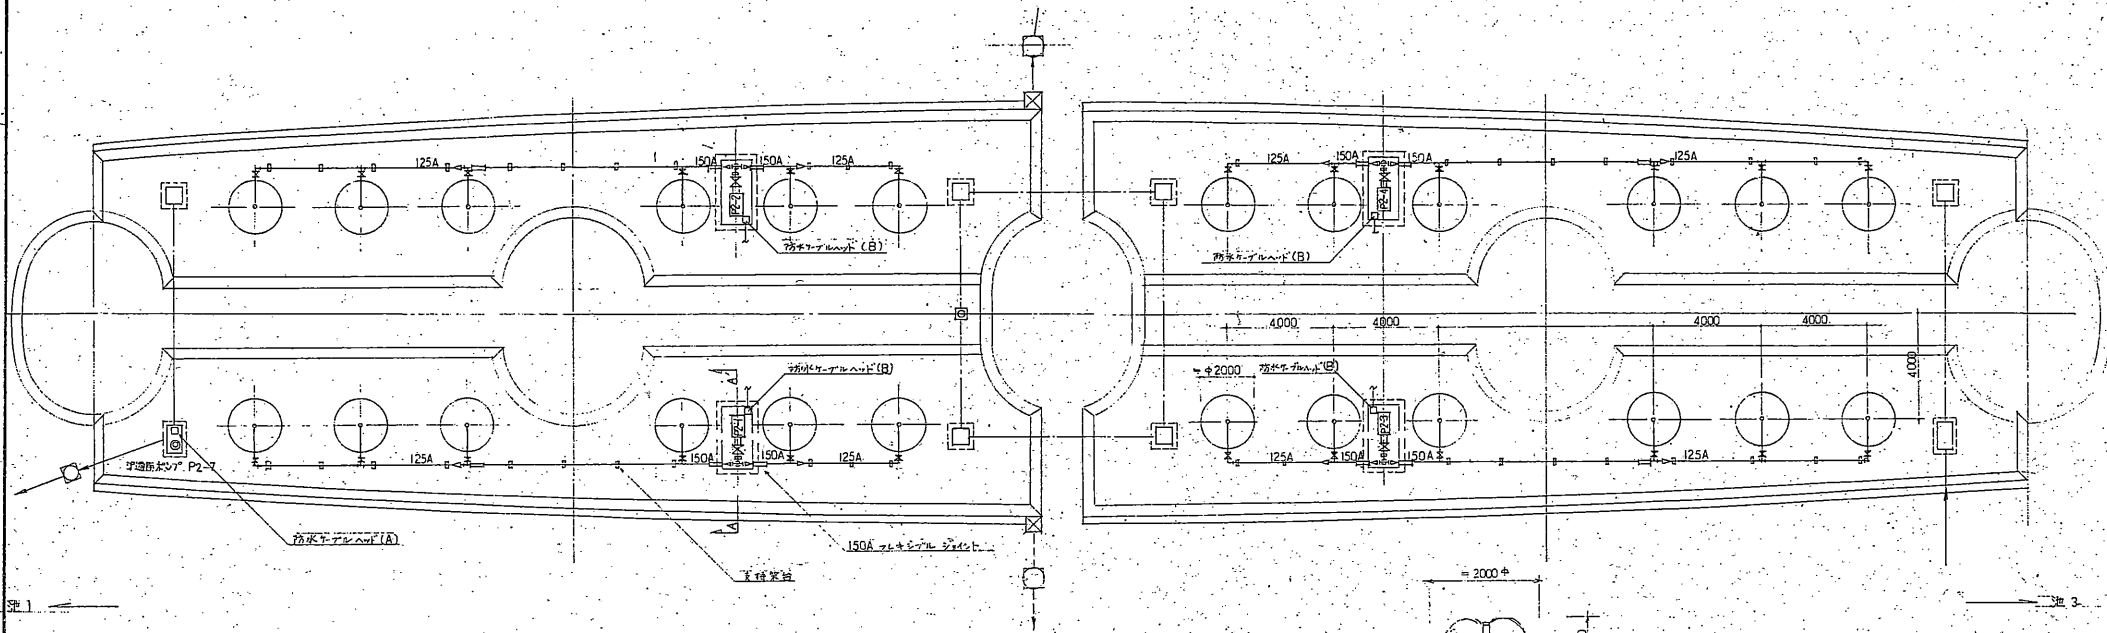

池 1


池 3

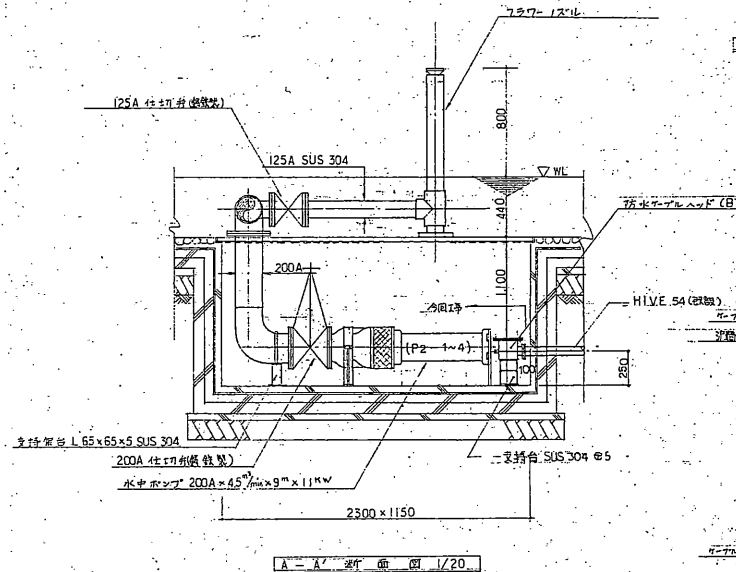

A-A' 断面図 1/20

池-2 平面図 S=1/100








噴水設備 S=1/50

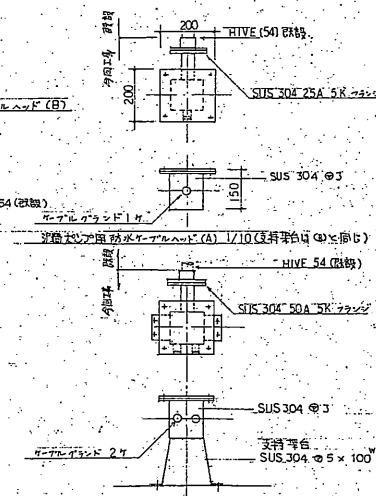


噴水設備 (B) 断面図 1/100

名 称	材 質	数 量	単 位	備 考
噴水用ポンプ(P2-7)	100A×17mm×5mm×37kW	1	台	3-200-50 耐圧712NCT 2=4c
噴水用ポンプ(P2-14)	200A×45mm×9mm×11kW	4	台	(85-4)
フラワーノズル	TSN-F125 同書以上	24	個	SUS 304, 耐圧712NCT
フレキシブルジョイント	150A×10mm×6mm	12	個	SUS 304, L=500
仁 仕 弁	200A×10mm×6mm	4	個	耐圧712NCT
〃	125A×10mm×6mm	24	個	()
〇 〇 弁	200A SUS 304	4	個	
〃	150A	44	個	
〃	125A	652	個	
〇 〇 弁		1	個	
噴水用ポンプ(P2-7)	1P (100A×17mm×5mm×37kW)	1	台	SUS 304
〃 (B)	2P (200A×45mm×9mm×11kW)	4	台	




Bフロッグ噴水設備工事(池2)	
62年度	
路線名	藤原線
工事場所	千葉市ひび野
図面種別	池2噴水設備平面図・断面図
図面番号	全 19 葉のうち第 4 号
縮 尺	120:50:100 内等縮尺
千葉都市計画事務所	

  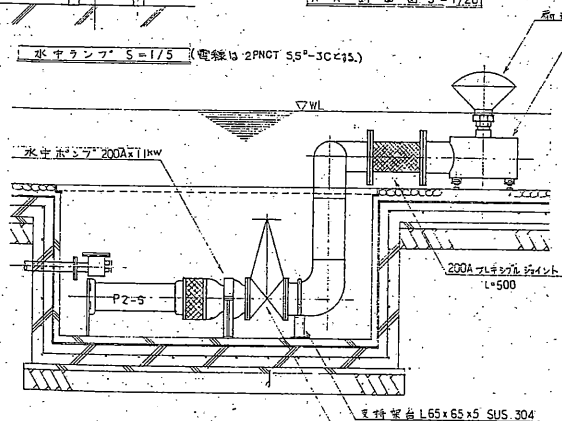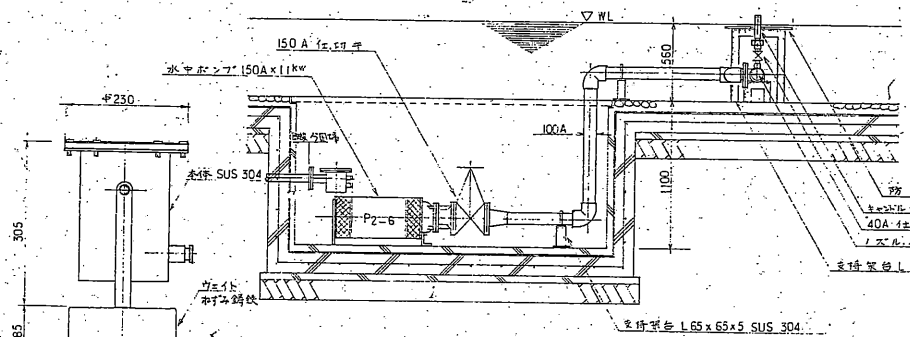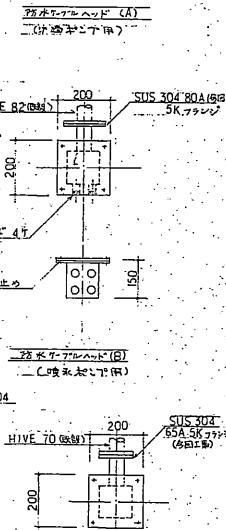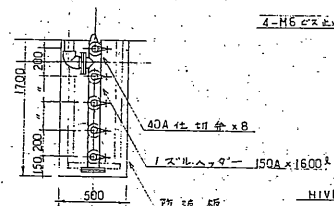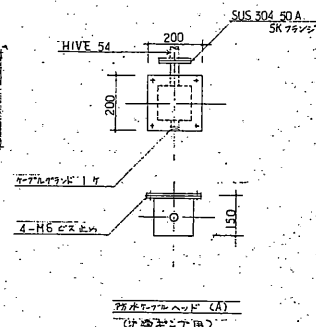

品 名	規 格	材 質	標準単位	備 考	
防振用中仕材 (P2-B)	100A×17 ^{mm} _厚 ×5.37 ^{mm} _厚	1	台	20NGZ24.46	
遮断材 CP2-S	100A×45 ^{mm} _厚 ×9 ^{mm} _厚	1	台	55°455530	
	(P2-G)	150A×25 ^{mm} _厚 ×15 ^{mm} _厚	1	台	85°45 85°30
扉材ノズル	TSN-500×10両品以上	1	組	SUS 304	
キーンダリシヤット	TSN-702	8	台	BS 944504	
防 洗 板	1700×500×T10	1	枚	遮断70型用	
ノズルヘッダー	150A×1600 ^{mm}	1	台	SUS 304	
	φ500×300 ^{mm}	1	台		
フタシヤット	200A-10 ^{mm} L=500	1	台	SUS 304	
仕 切 弁	200A-10 ^{mm} L=500	1	個	鋼製	
ク	150A-10 ^{mm} L=500	1	台		
ク	100A-10 ^{mm} L=500	8	台	チタン製	
水中ランプ	100V 1RF 200W	16	灯	SUS 304	
配 管 材	200A SUS 304	0.3	m		
ク	100A SUS 304	3.3	m		
組 装 要 領		1	冊		
防水ケーブル (A)	L.P. (防水ケーブル)	1	組	SUS 304	
(B)	4P (防水ケーブル)	1	台		
(C)	4P (防水ケーブル)	1	台		

 

(A1)~(C)の片-フタ人下には空白を
つけること。(池2参照)

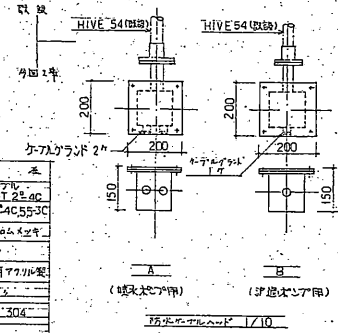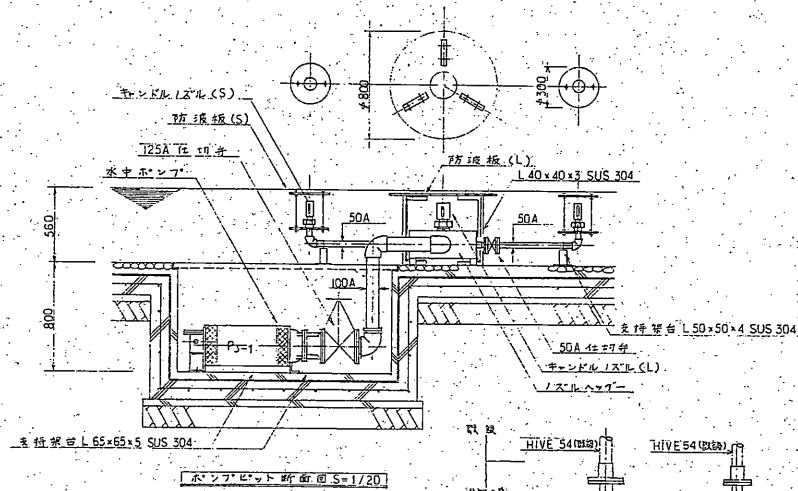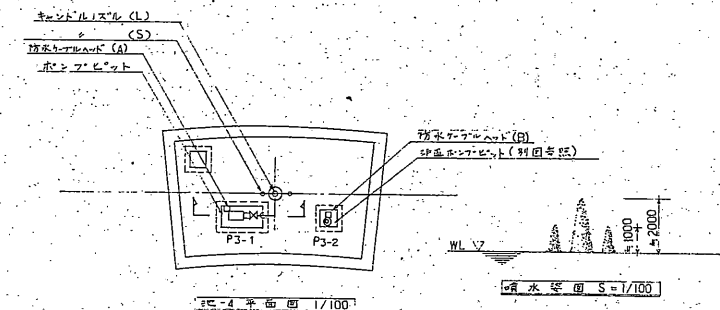


品名	単位	数量	価格
透明水垢防止剤(P3-2)	50A×16mm、幅45×50A	1	台
噴霧用洗剤(P3-1)	125A(17%塩素20%)	1	台
コンドミナル(L)	TSM120/50 両面以上	-1	組
タイル(S)	TSN-80/20	2	枚
防汚塗料(L)	PR800×T10	1	缶
(S)	+300	2	缶
ノズルヘッド	+500×200タイプ	1	個
	SUS-304		
仕上り粉	125A-10mm ² /cm ²	1	個
タイル	50A	2	枚
自己管材	IGGA SUS 304	1	M
タイル	50A	1.2	N
遮断手鏡	2P×200mm×100mm	1	式
排水口カバー(B)	1P 排水口	1	組


Bプロ、ク噴水設備工事(2)	
62年度	
路線名	葦原海浜公園
工事内容	千葉市ひび野
図面説明	33-44と220-4千田 計 28
図面番号	全 19 葉のうち第 5 号
縮尺	1:52,100 内容表示 No. ~Na
千葉都市計画事務所	

流れ 1, 2, 3 の通槽 電気設備詳細図

S = 1:20

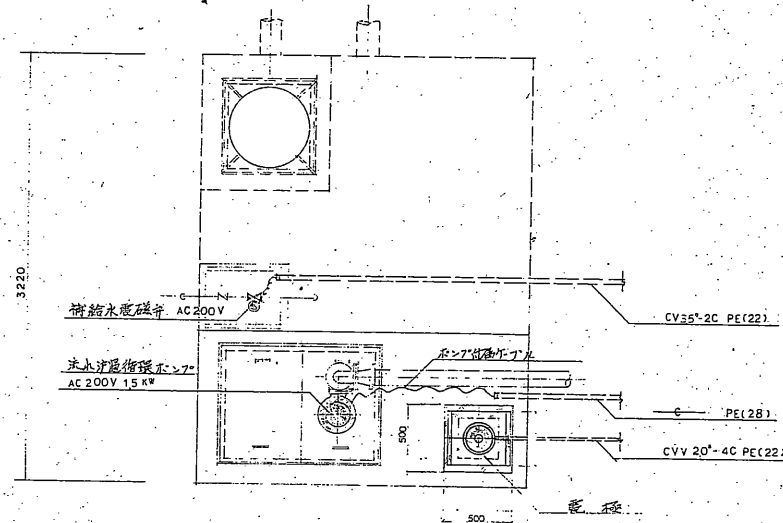

平面図

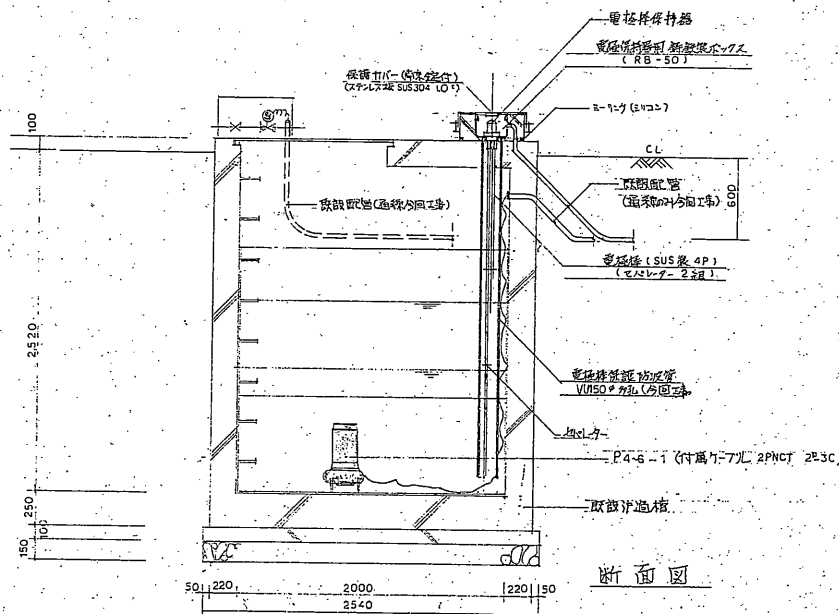


断面図

電極取付詳細図


S = 1:20

本図は池2の取付図を示す。池1, 4の電極取付は本図と異なる。

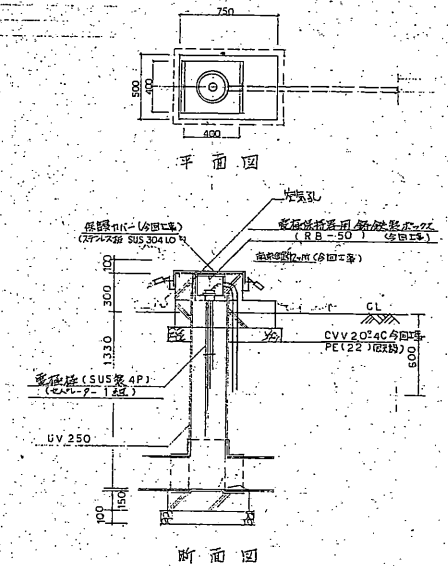


断面図



環境設備工事	
62年度	
路線名	幕張海浜公園
工事場所	千葉市ひび野
図面種別	池1, 2, 3 通槽 電気設備詳細図
図面番号	全 19 葉のうち第 10 号
縮尺	1:20 内容表示
千葉都市計画事務所	

 

平面图

 

断面图

 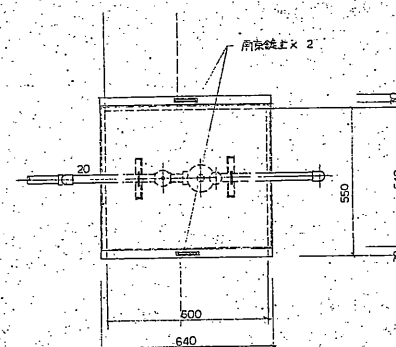













変数	値
x_1	6.6
x_2	7.05
x_3	6.5
x_4	5.69
x_5	5.66
x_6	5.63

A ~ A 平断面图 $S = 1/10$

1. 噴水 1.4 m 沙面ビートへ神給水を上回に準ず。2.
 屋外庭土部 1.0 m 下土へ給水に準ず。3.
 (1) 水 1.0 m 庭土部 2.0 m (2) 庭土部 (3) 庭土部
 (4) 水 1.0 m (5) 庭土部
 4. 庭土部 1.0 m 庭土部 2.0 m 庭土部 2.0 m
 5. 庭土部 1.0 m 庭土部 2.0 m 庭土部 2.0 m


江戸の石版図		江戸の2
62年後		
姓 名	葛張海次公圓	
工事場所	千葉市ひび野	
図面種類	渠れに3 透びトポンナリ団	
図面番号	全 19 巻のうち第11 号	
縮 尺	1:20 内巻紙の1 幅	
千葉都市計画事務所		

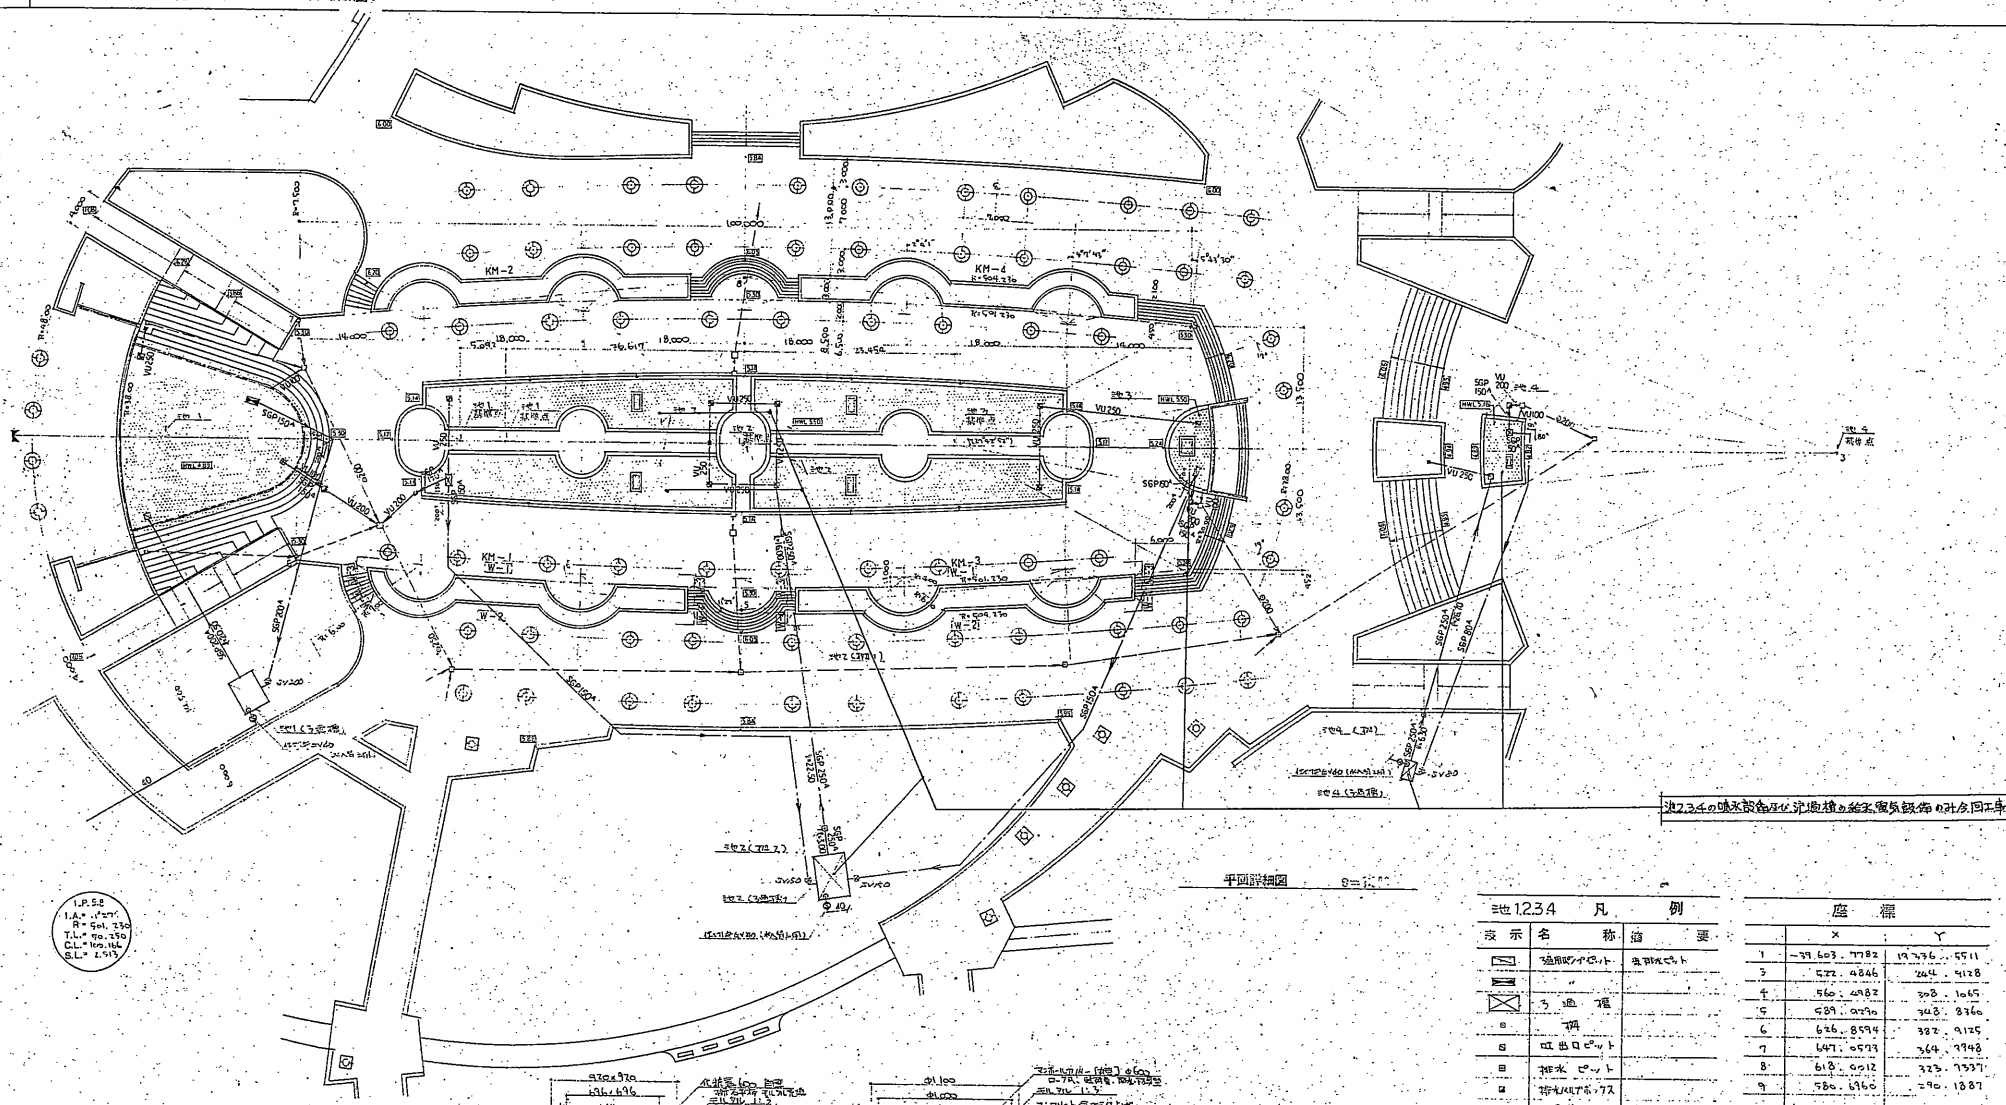

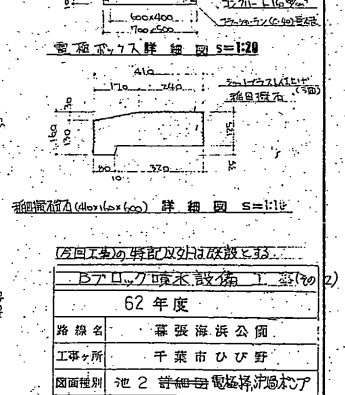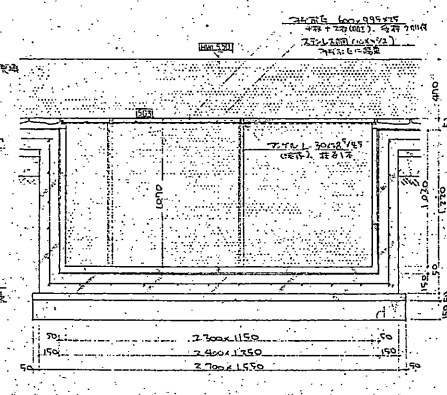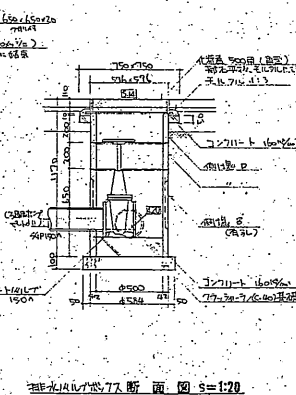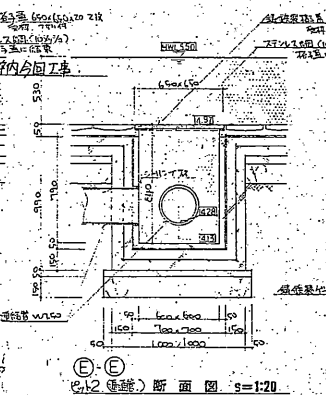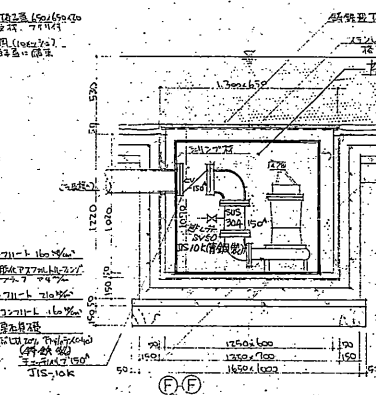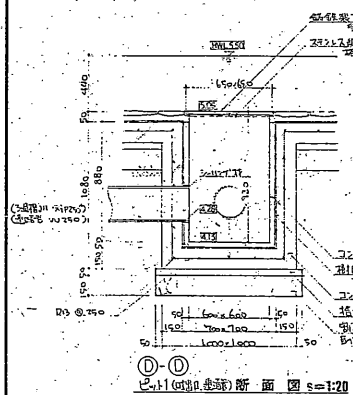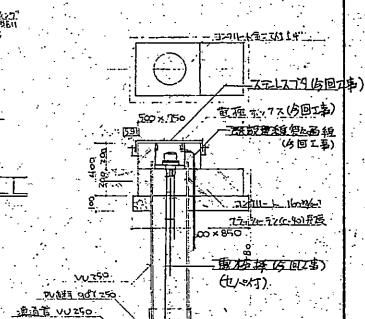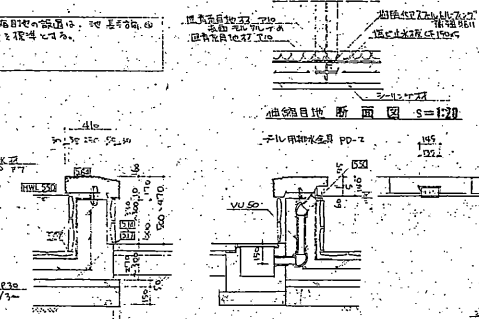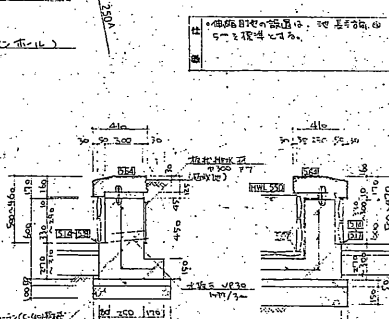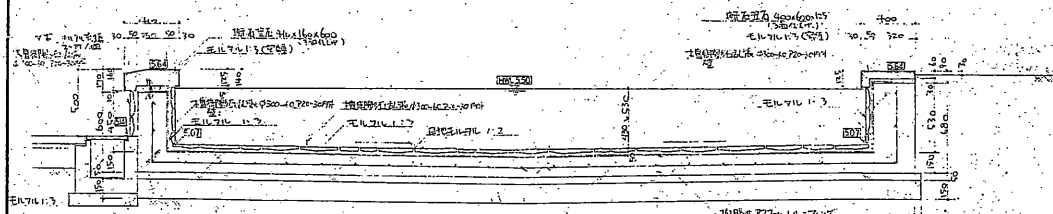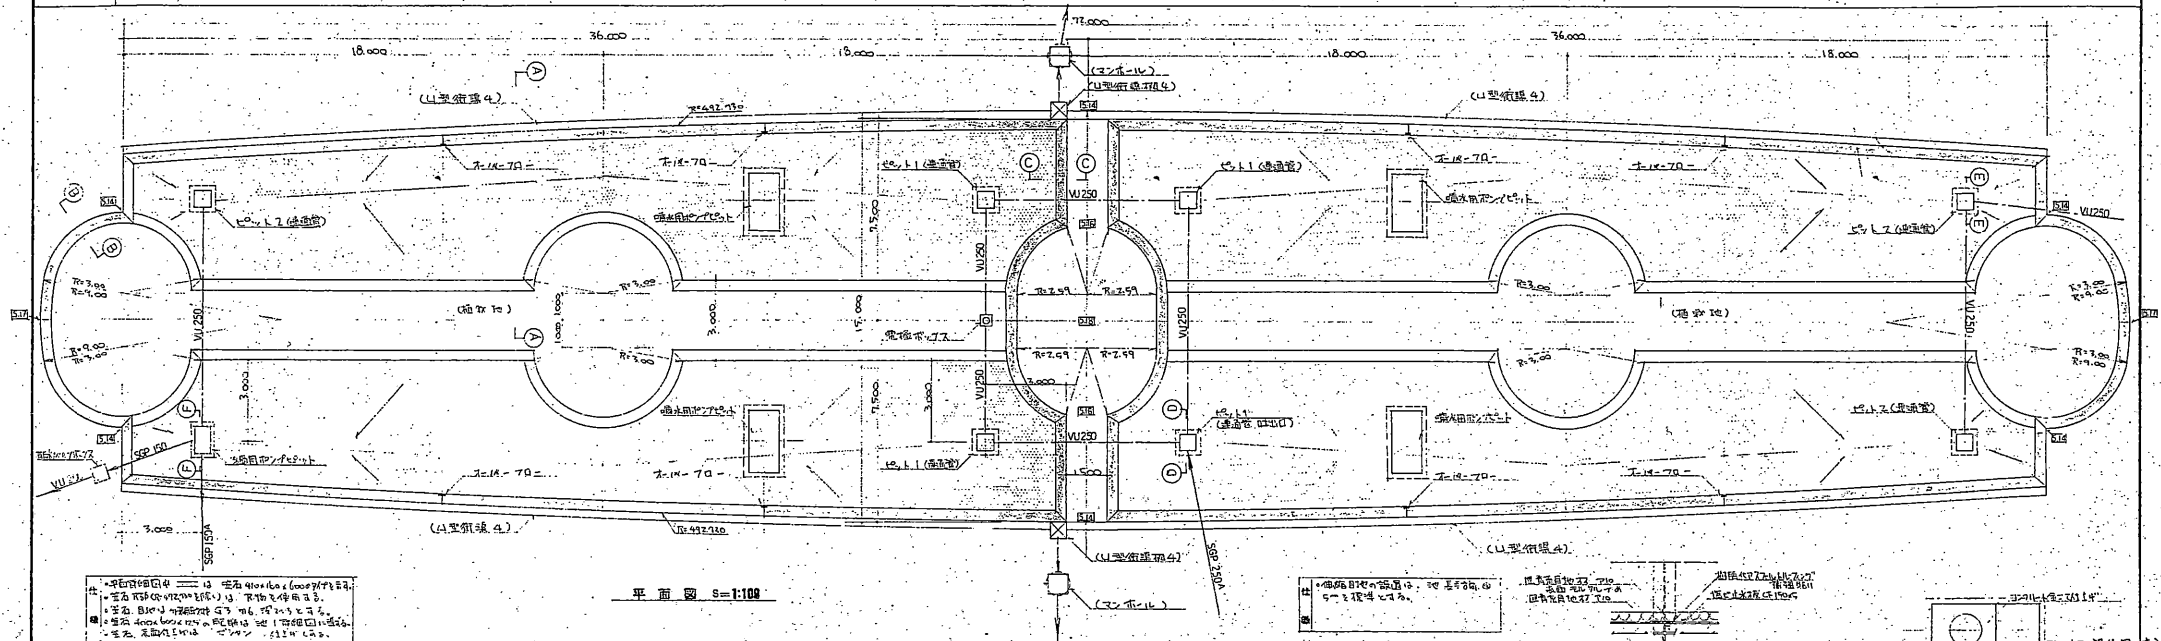

1. 池底のコンクリートは、厚さ150mmとし、鉄筋を配筋する。
2. 池壁のコンクリートは、厚さ200mmとし、鉄筋を配筋する。
3. 池底の排水口は、直径100mmとし、排水能力を確保する。

万が一の事故に備えて	
バリアフリー設備	
62年度	
路線名	千葉市ひび野
工事場所	千葉市ひび野
図面種類	池 2 詳細図
図面番号	全 19 葉のうち第 13 号
縮尺	図示 内容表示 1/100 ~ 1/100
千葉都市計画事務所	

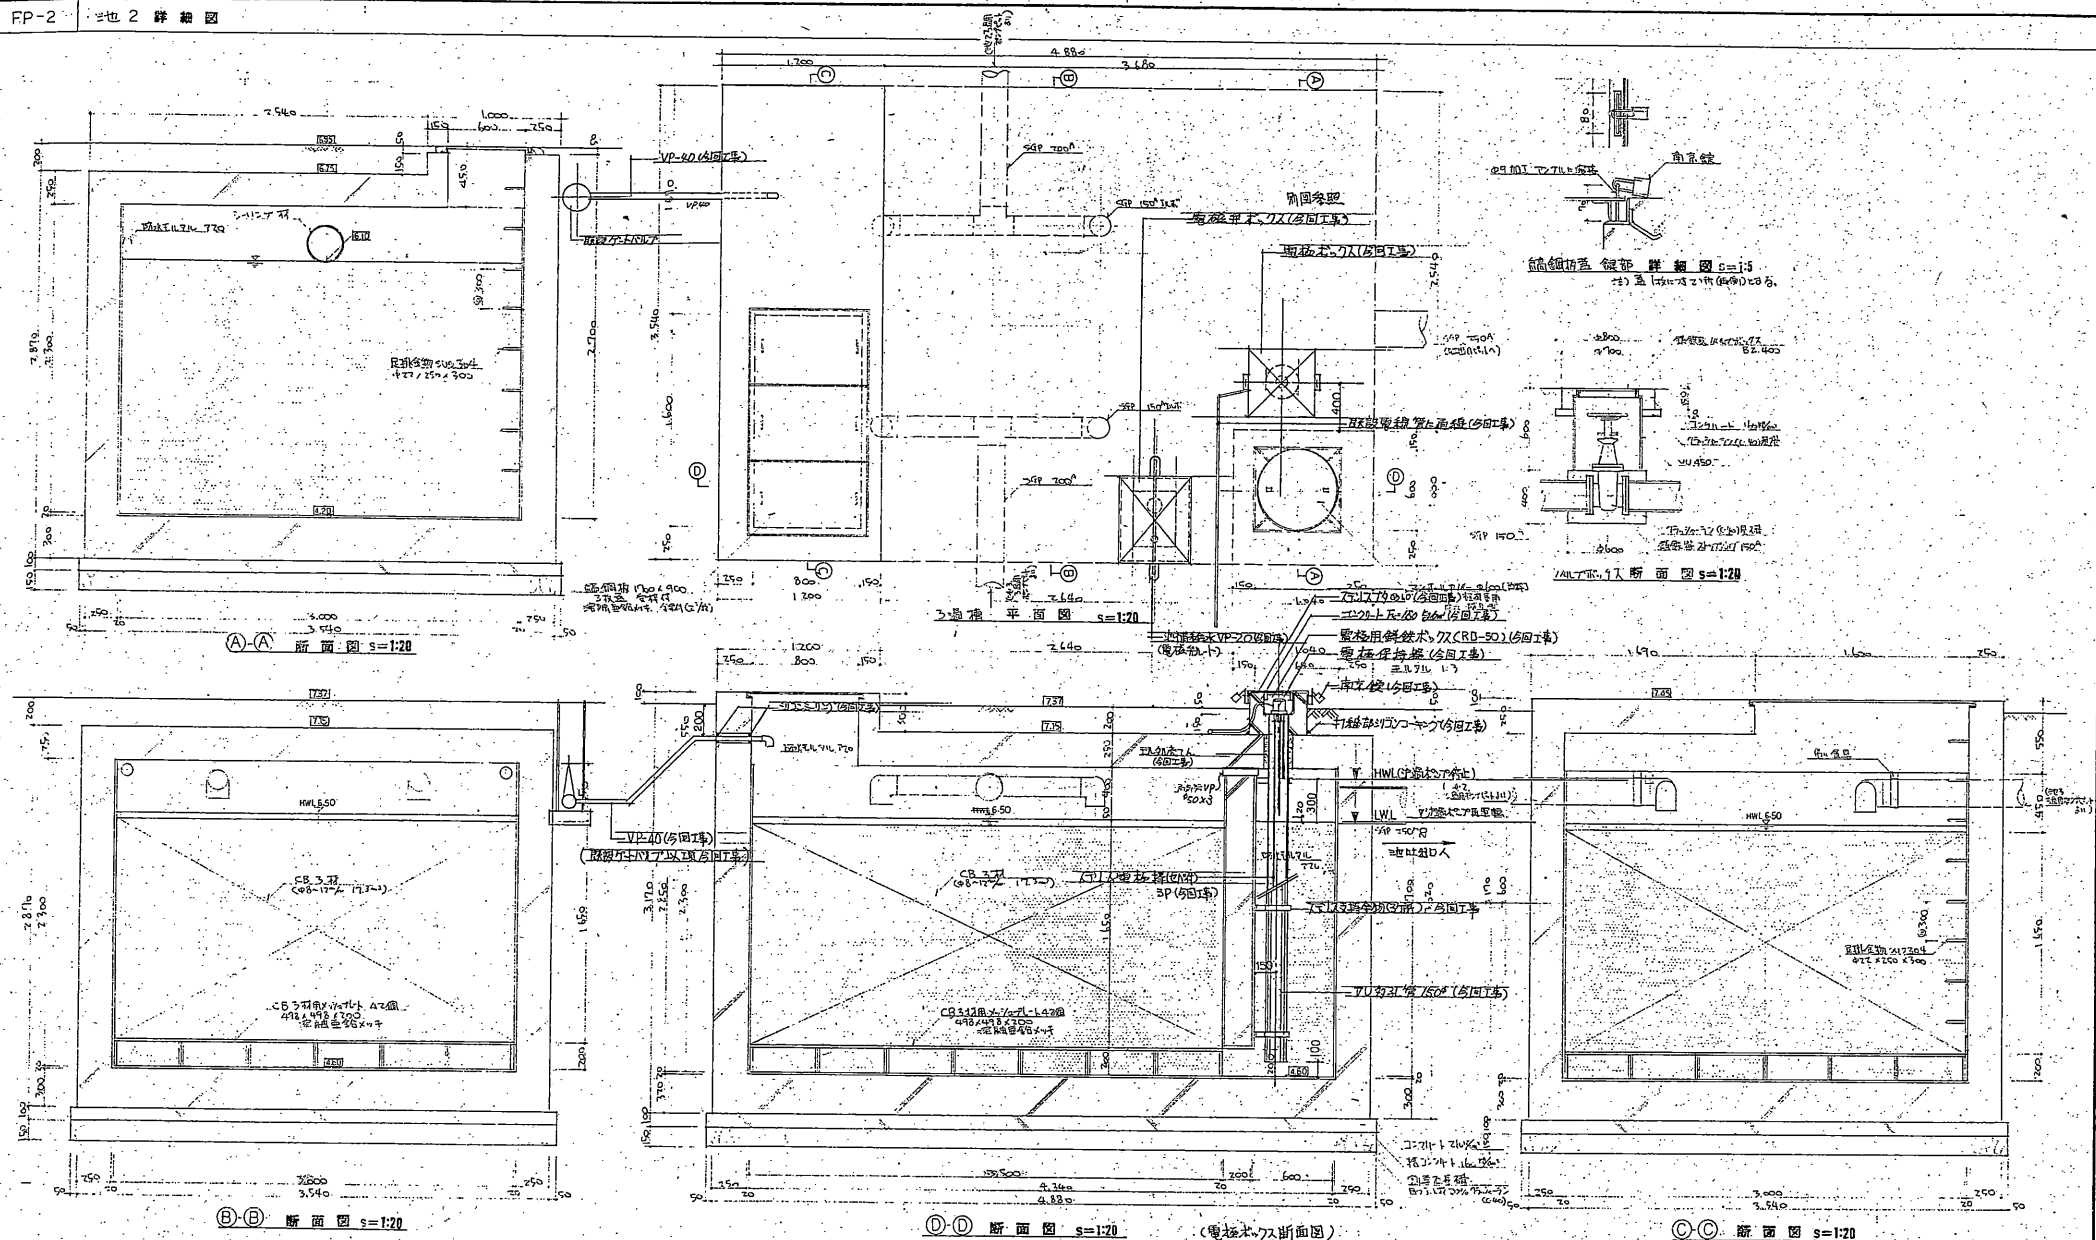

⑧-⑧ 断面图 $s=1:20$

①-① 断面图 s=1:20

・(電極ボウス断面図)


①-① 断面图 $s=1:20$

#	・ 50P 150 ^a は、フアンジ将令に於て。
---	-------------------------------------


セメント混合安定処理

セメント混合

B-17 環境施設 工事 (第2)	
62年度	
路線名	葦原沼浜公園
工事ヶ所	千葉市ひび野
図面種類	池2 詳細図 (300程度)
図面番号	全 19 第 14 号
縮 尺	図 示 内容表示 1:1000
千葉都市計画事務所	

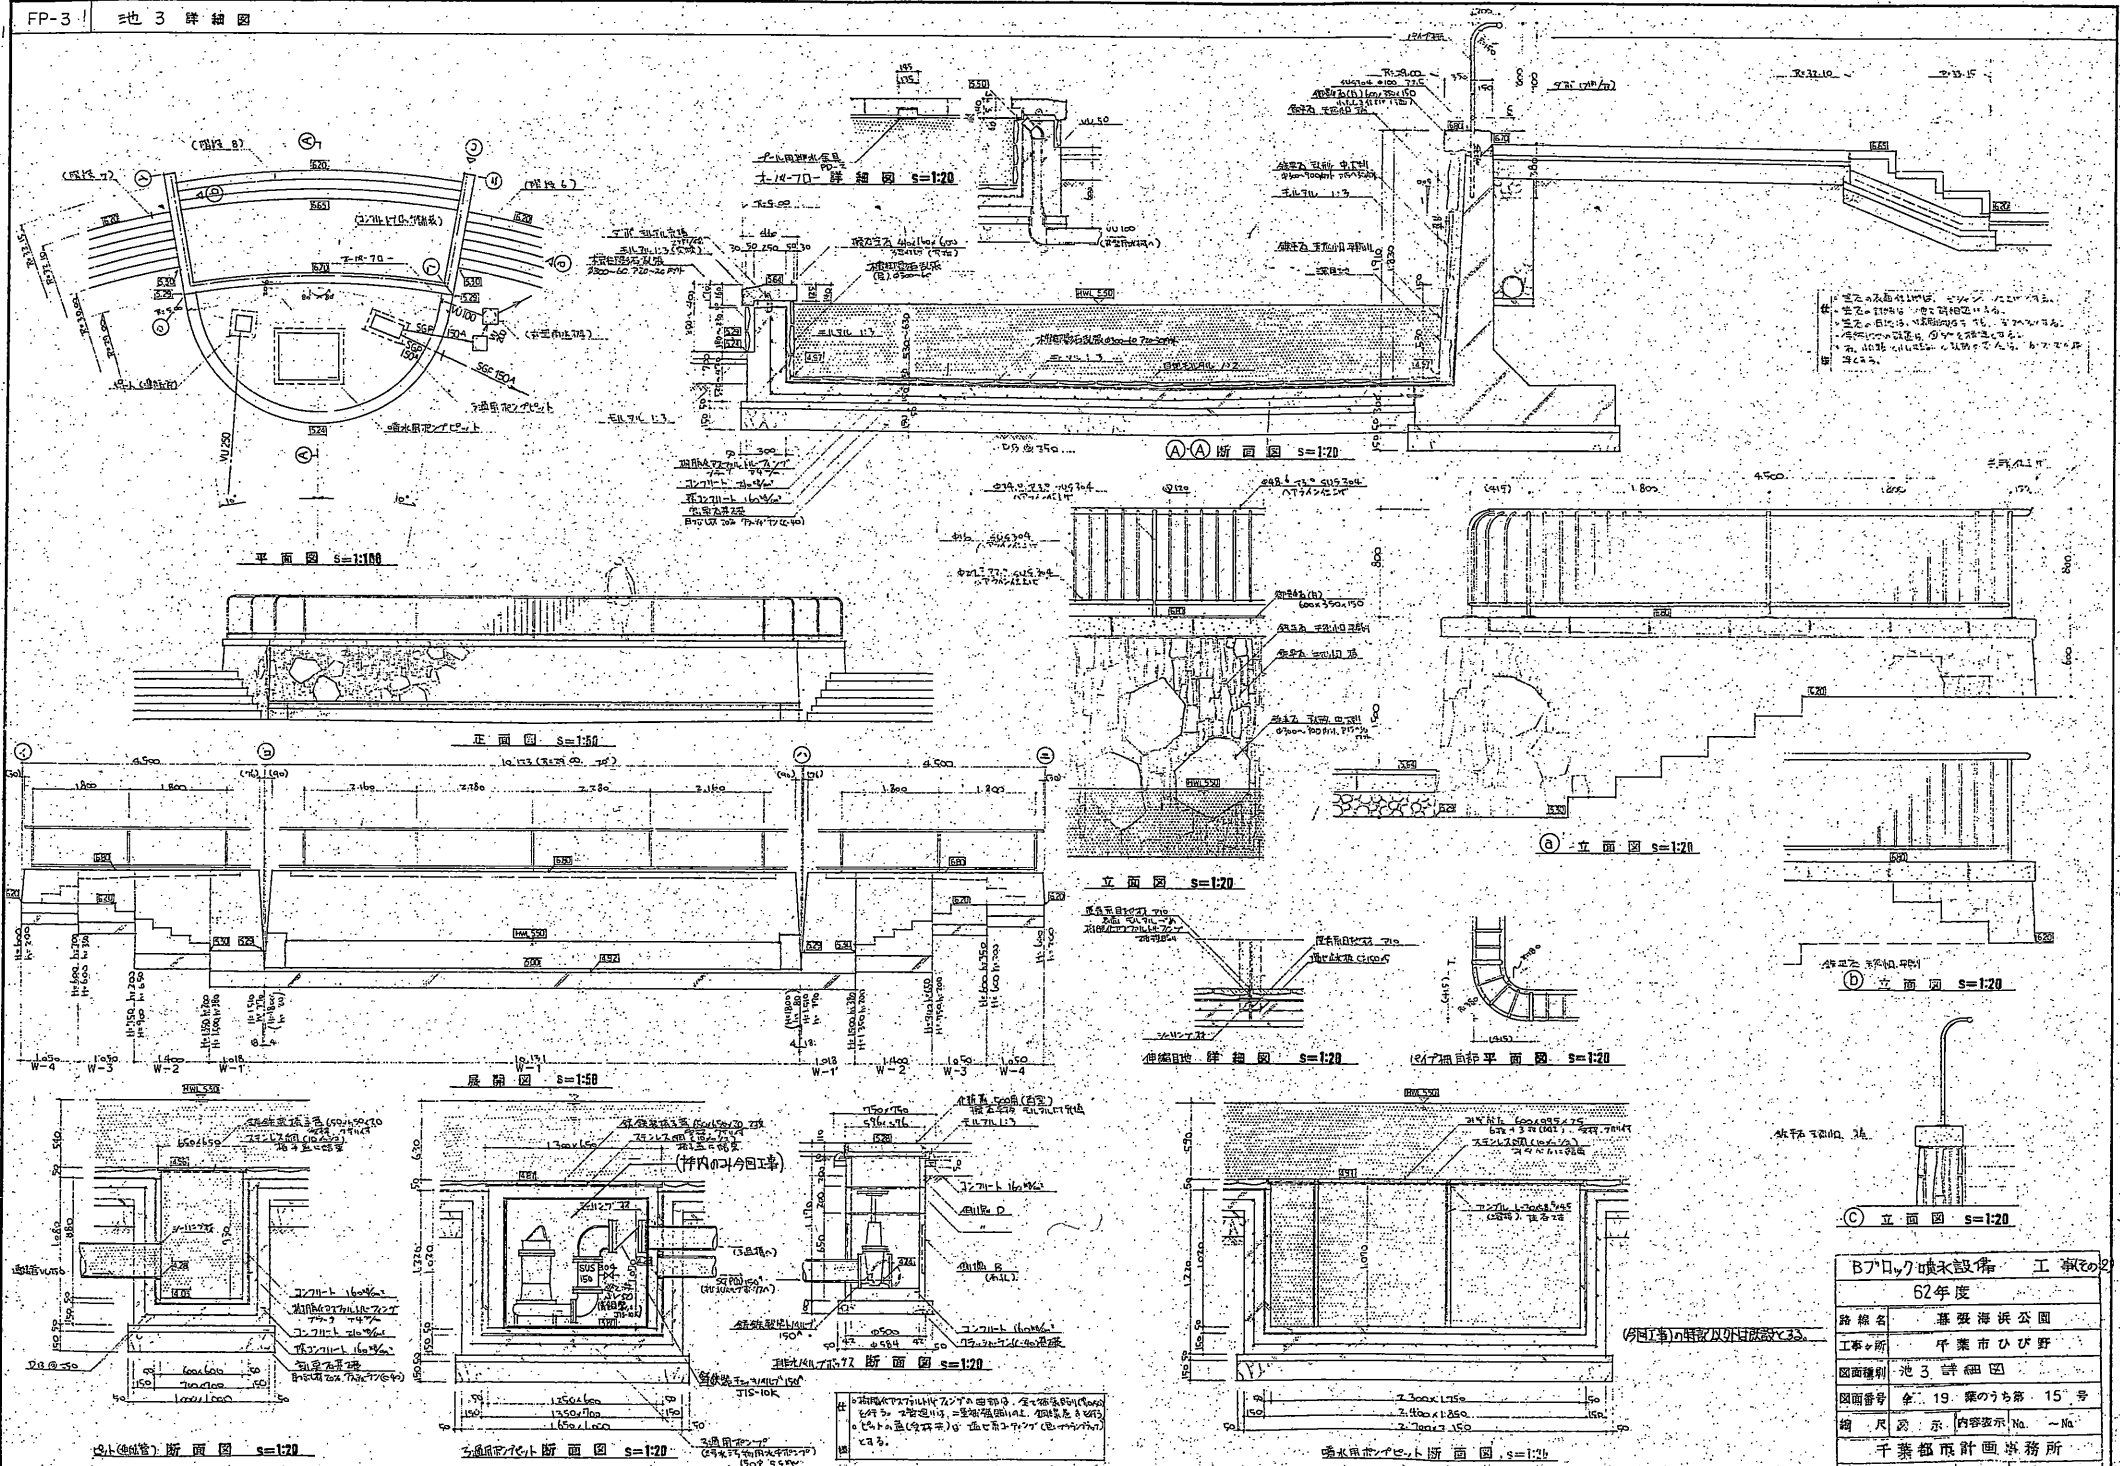

B7「ロ」の環境設備工事の2	
62年度	
路線名	千葉県海浜公園
工事の所	千葉市ひび野
図面種別	池3詳細図
図面番号	企-19 第のち第 15 号
縮尺	表示 内容表示 No. ~No.
千葉県都市計画事務所	

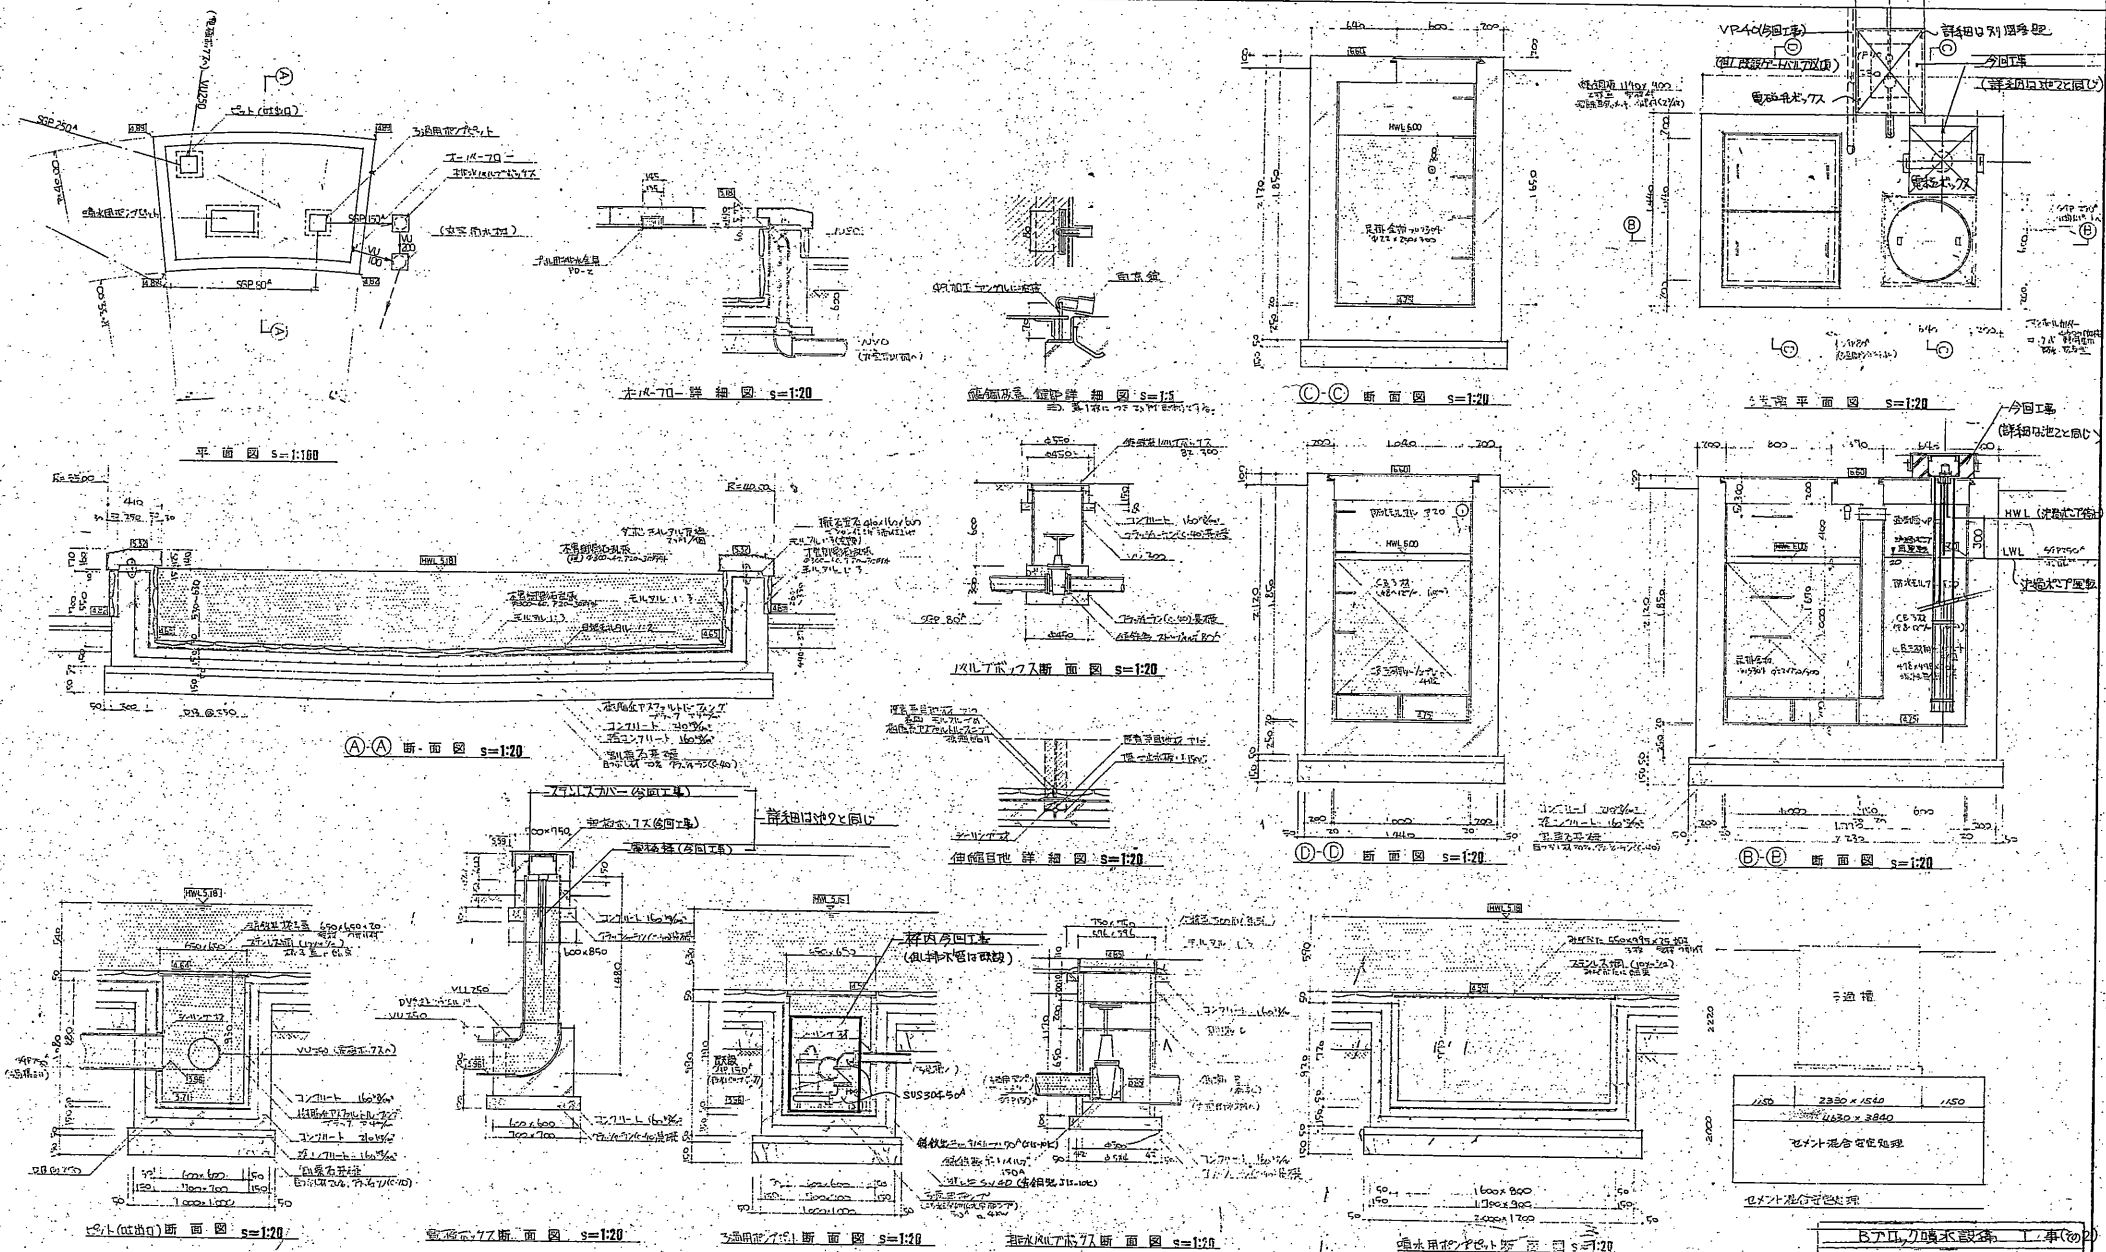

1. 御開帳の用紙は、左の通り、全て御開帳の用紙に
 2. 用紙は、左の通り、全て御開帳の用紙に
 3. 用紙は、左の通り、全て御開帳の用紙に
 4. 用紙は、左の通り、全て御開帳の用紙に

(今回工事)の特許以外は既設とする

B7A7C7鳴木設計室		工事(2)
62年度		
路線名	葦張海浜公園	
工事ヶ所	千葉市ひび野	
図面種類	池4詳細図	
図面番号	全 19 葉のうち第 16 号	
縮尺	図示	内容表示 No. 一 Na
千葉都市計画事務所		